

PŮDORYS 3.NP  
měřítko 1:50

LEGENDA MÍSTNOSTÍ


Č.m.	Název místnosti	Plocha (m2)	Poznamka
3.01	Chodba	4,26	Světla výška místnosti 2300 mm
3.02	Předsíň	1,90	Světla výška místnosti 2300 mm
3.03	WC	0,88	Světla výška místnosti 2300 mm
3.04	Předsíň	1,75	Světla výška místnosti 2300 mm
3.05	WC	1,22	Světla výška místnosti 2300 mm
3.06	Předsíň	2,81	Světla výška místnosti 2300 mm
3.07	Hygienická buňka	3,22	Světla výška místnosti 2300 mm
3.08	Zástupce přináše	17,01	Světla výška místnosti 2600 mm
3.09	Předsíň	2,81	Světla výška místnosti 2300 mm
3.10	Hygienická buňka	3,22	Světla výška místnosti 2300 mm
3.11	Vrchní sestra	17,01	Světla výška místnosti 2600 mm

LEGENDA:

- Společná trasa vedení  
Zásuvkový rozvod (CYKY-J 3x2.5)  
Světelný rozvod (CYKY-J 3x1.5)  
Jednopolový spínač pod omítku, řaz.1, 10A/250V, IP20  
Střídavý přepínač pod omítku, řaz.6, 10A/250V, IP20  
Jednoduchá zásuvka pod omítku, 16A/250V, IP20  
Jednoduché zásuvky ve společném rámečku  
Diagonální ventilátor do potrubí, 21W/230V (dodávka VZT)  
Multifunkční relé v krabici (doběh, zpožděný rozeběh)  
Rozvody uloženy ve vkladací liště na povrchu  
Rozvody uloženy v podparapetním kanálu  
Protipožární ucpávka  
Ochranné pospojování CVA4žž

POZNÁMKA:

Napěťová soustava:  
3+NPE stř. 50Hz, 230/400V, TN-C-S (RMS4)  
3+NPE stř. 50Hz, 230/400V, TN-S (RP4)  
  
Ochrana před nebezpečným dotykem neživých částí dle ČSN 33 20000-4-41 ed. 3:  
při poruše - automatickým odpojením  
doplňková ochrana - doplňujícím ochranným pospojováním  
- proudovými chrániči

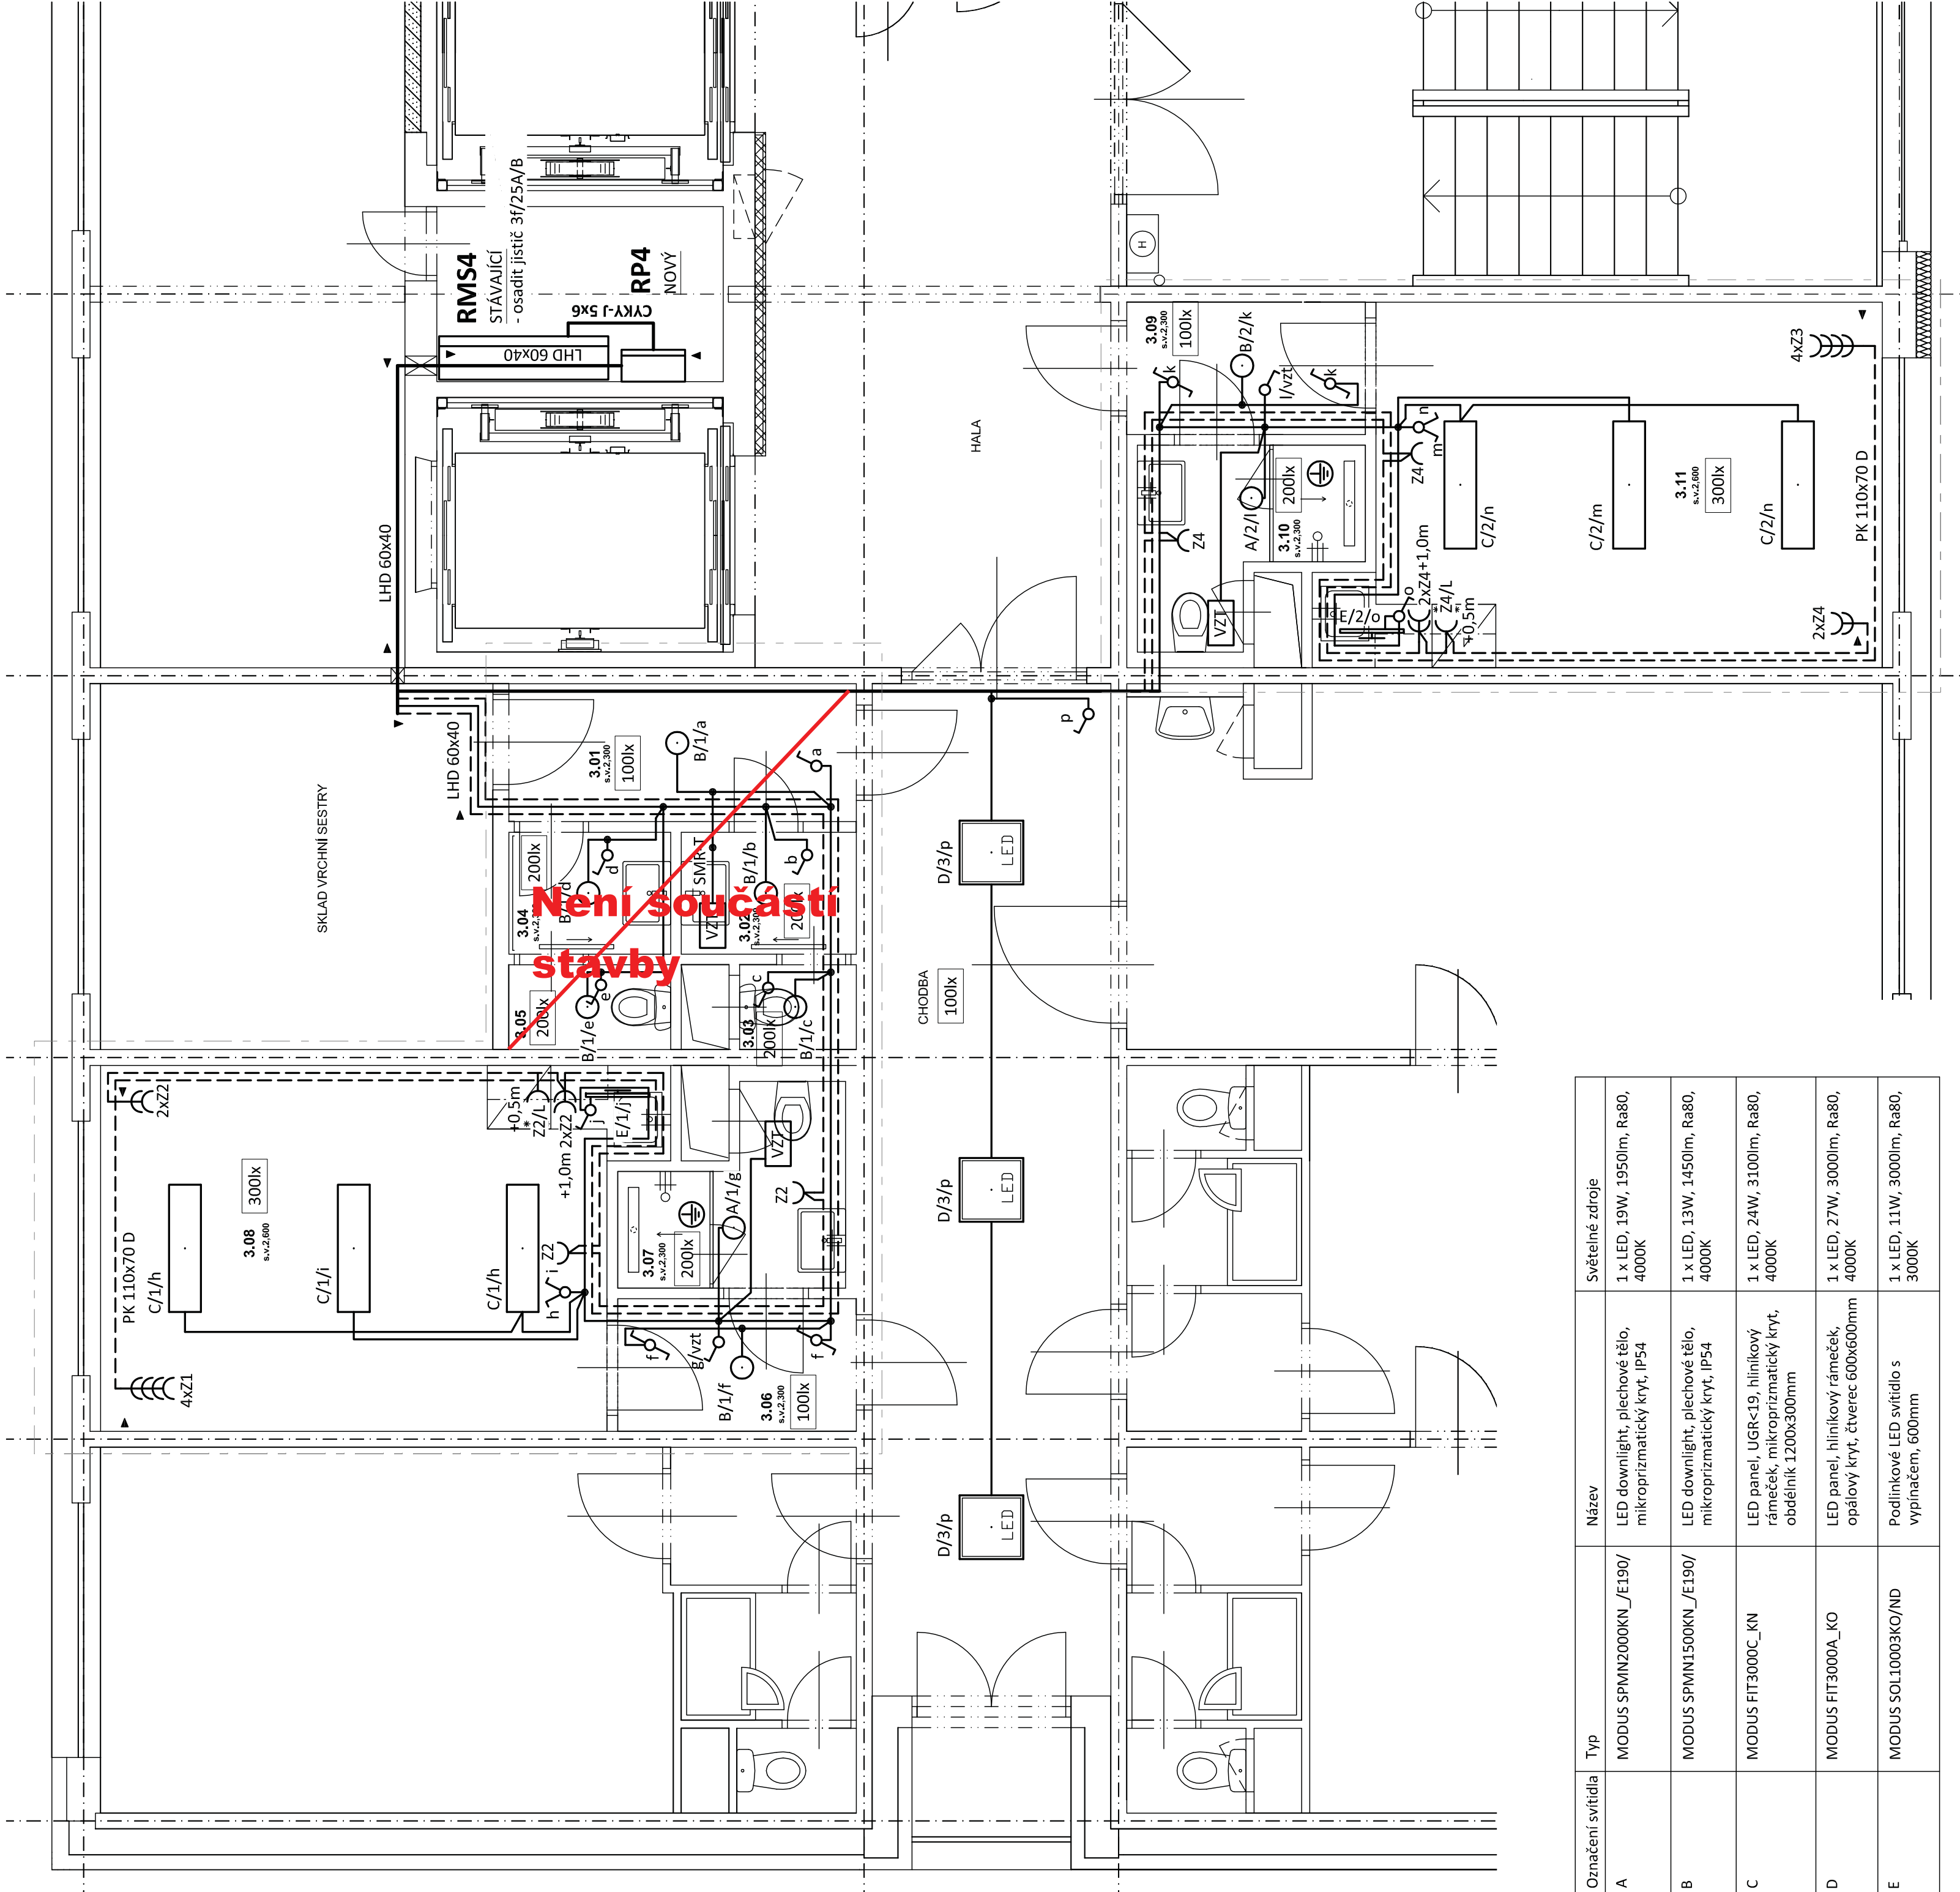

Označení svítidla	Typ	Název	Světelné zdroje
A	MODUS SPMN2000KN_/E190/	LED downlight, plechové tělo, mikroprizmatický kryt, IP54	1 x LED, 19W, 1950lm, Ra80, 4000K
B	MODUS SPMN1500KN_/E190/	LED downlight, plechové tělo, mikroprizmatický kryt, IP54	1 x LED, 13W, 1450lm, Ra80, 4000K
C	MODUS FIT3000C_KN	LED panel, UGR<19, hliníkový rámeček, mikroprizmatický kryt, obdélník 1200x300mm	1 x LED, 24W, 3100lm, Ra80, 4000K
D	MODUS FIT3000A_KO	LED panel, hliníkový rámeček, opalový kryt, čtverec 600x600mm	1 x LED, 27W, 3000lm, Ra80, 4000K
E	MODUS SOL10003KO/ND	Podílnkové LED svítidlo s vypínačem, 600mm	1 x LED, 11W, 3000lm, Ra80, 3000K

Zodpovědný projektant:	HIP	PROJEKTANT AKCE:
Klimešová Miroslava	Ing. J. Handšühová Smutná	M. Klimešová - 3D PROJEKT
Kraj: Karlovarský	SÚ: Karlovy Vary	Uvalská 604/2, 360 09 K, Vary
Investor: KKN a.s., nem. Karlovy Vary, Bezučova 19, 360 66 Karlovy Vary		ICO: 722 70 179, Tel. 731 489 028
Akce: Nemocnice Karlovy Vary - Objekt "C" - stavební úpravy WC v 1.np, 3.np a 5.np a inspekčních pokojů ve 3.np objektu		Formát: 6A4 Stupeň: TP Č. zak.: E-2244 Datum: 07/2022 Měřítko: 1:50
Objekt: D1.4c - Zařízení silnoproudé elektrotechniky		Číslo paré:
Název: PŮDORYS 3.NP		Číslo výkresu: D1.4c / 05