


SITUACE 1 : 500
SO 301 - DEŠŤOVÁ KANALIZACE

SOUŘADNICOVÝ SYSTÉM S-JTSK
VÝŠKOVÝ SYSTÉM B.p.v.

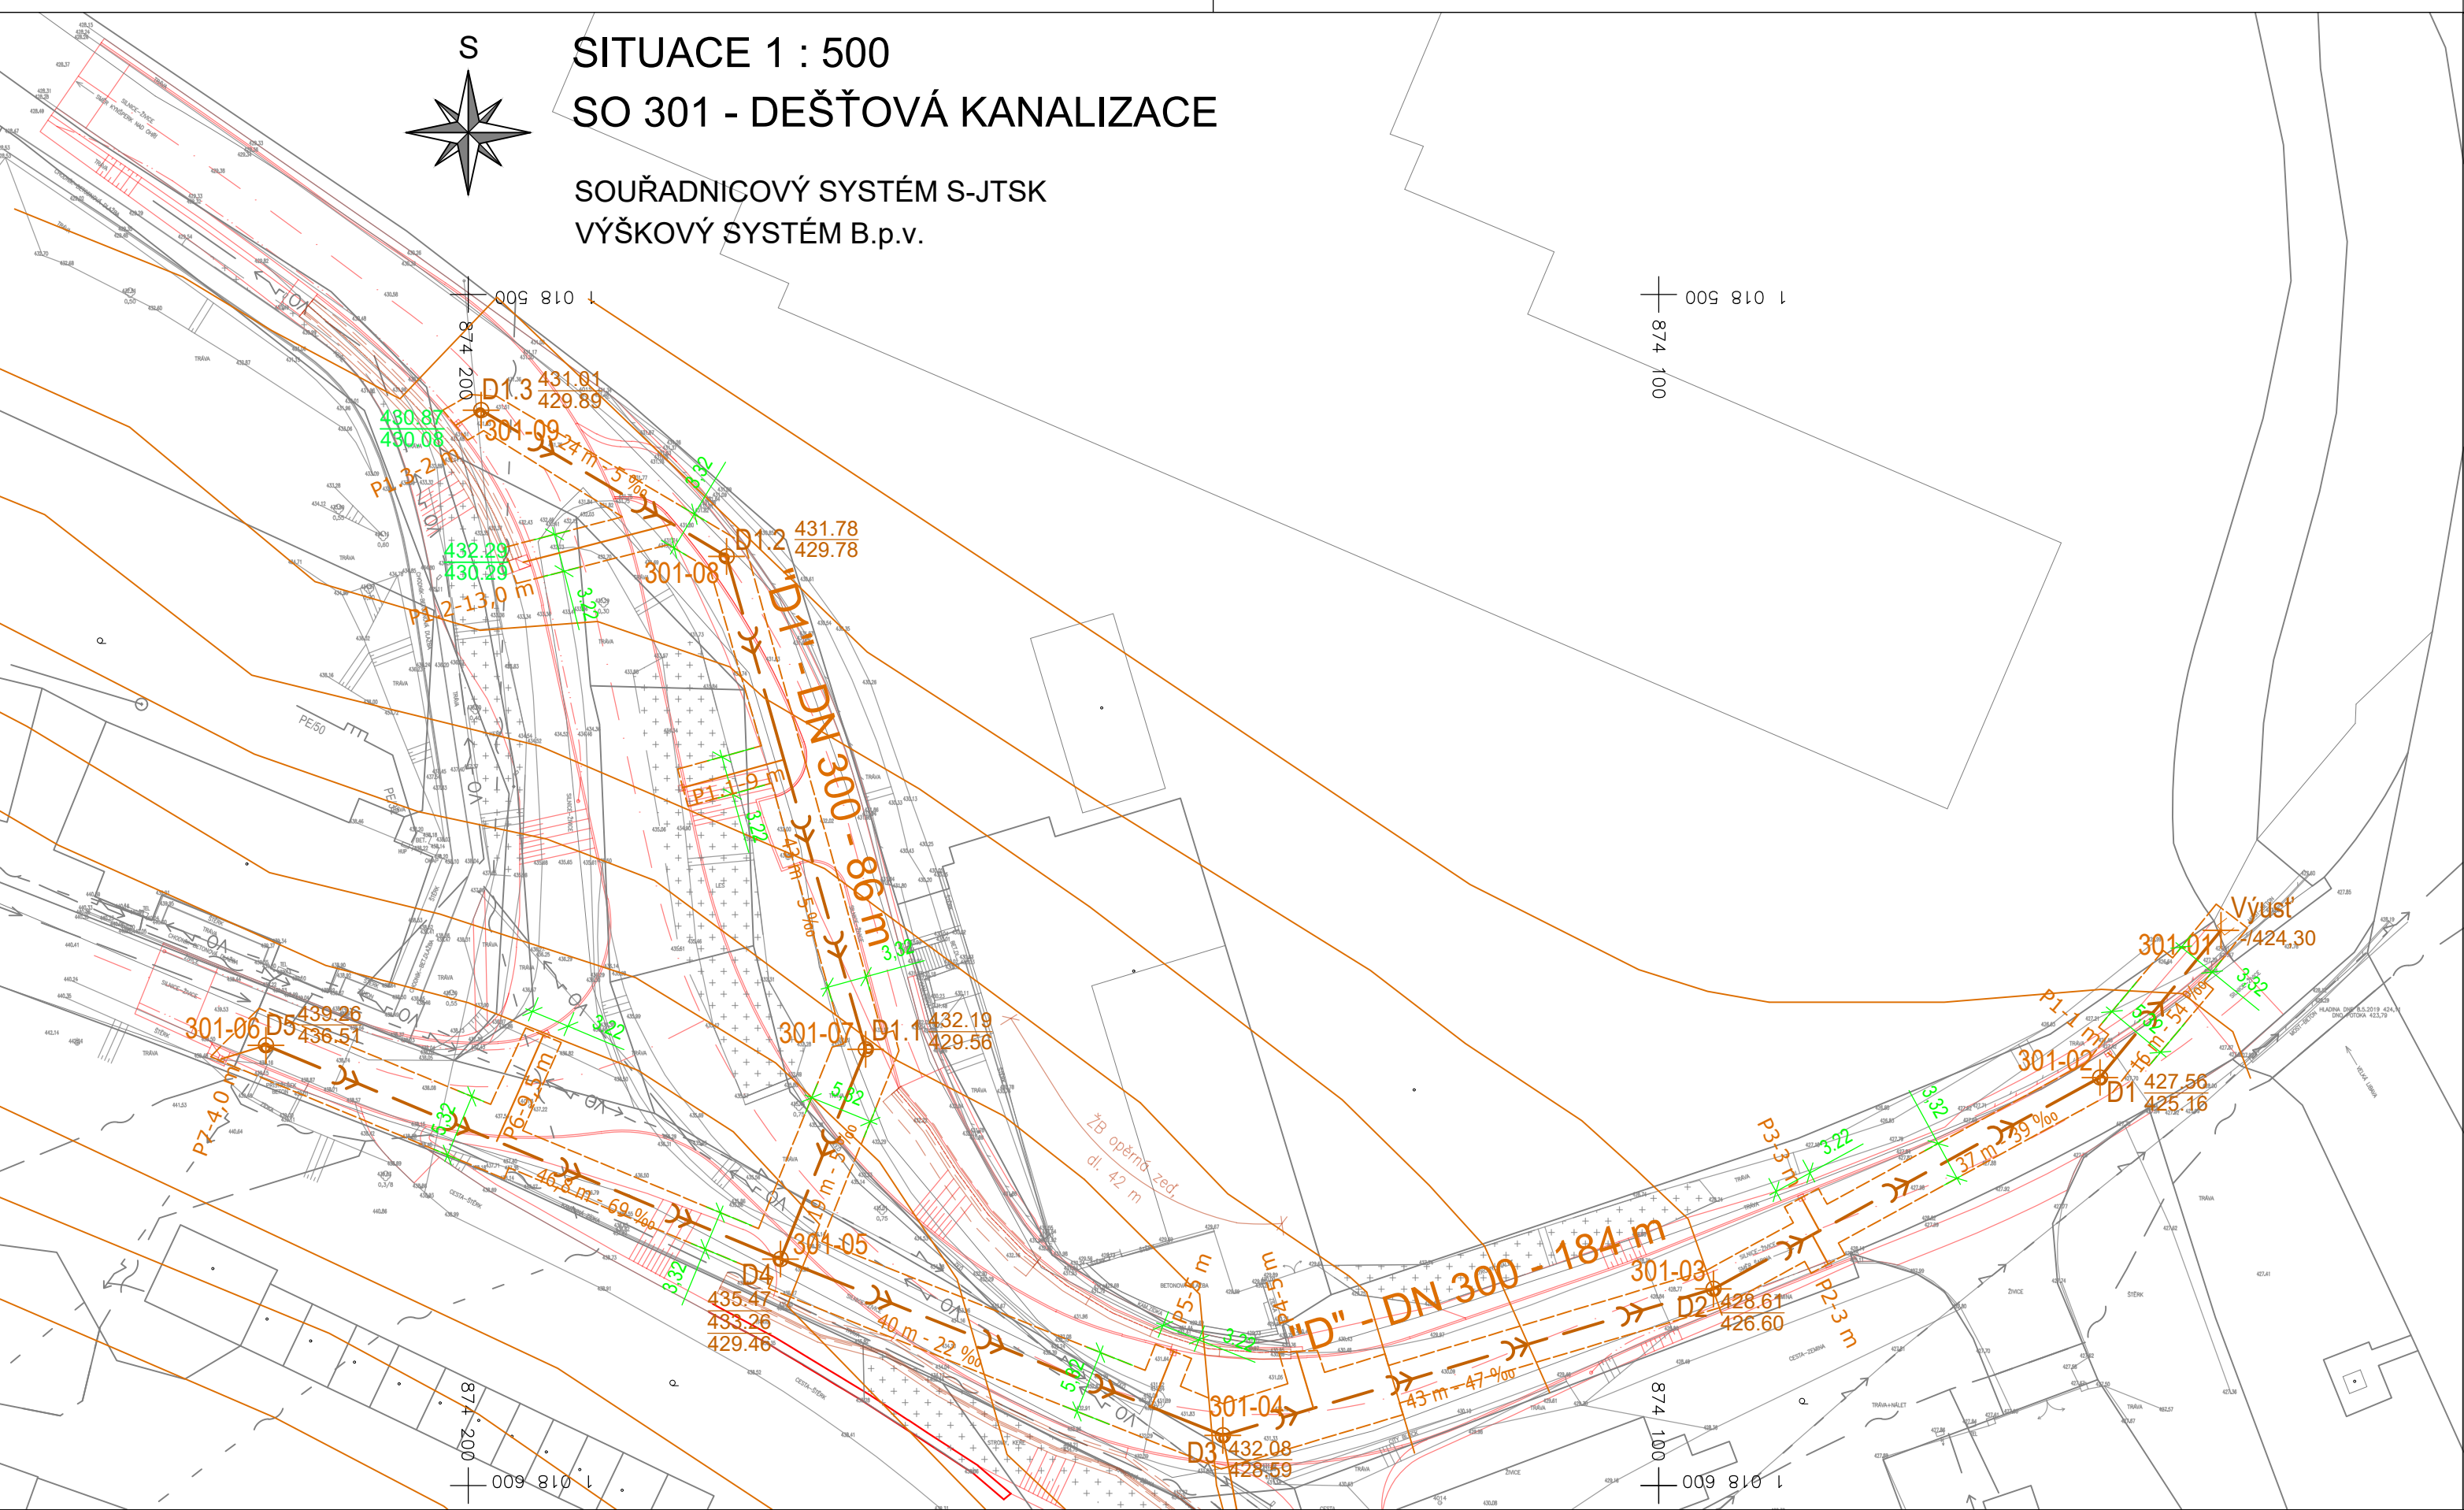


LEGENDA		SO 101 MODERNIZACE KŘÍŽOVATKY		SO 201 OPĚRNÉ ZDI		STÁVAJÍCÍ OBJEKTY A SÍŤ	
SO 301 ODVODNĚNÍ KOMUNIKACE		OSA VOZOVKY		PŮDORYS OPĚRNÉ ZDI		NN NADZEMNÍ	
DEŠŤOVÁ KANALIZACE		HRANA VOZOVKY				SDĚLOVACÍ NADZ.	
KANALIZAČNÍ VÝUST		ULIČNÍ VPUST				VODOVOD	
VSTUPNÍ ŠACHTA						KANALIZACE	
PŘÍPOJKA ULIČNÍ VPUSTI							
OCHRANNÉ PÁSMO							

Č.	Datum	Popis	Vypracoval	Schválil
REVIZE				

Souřadnicový systém S-JTSK, Výškový systém Bpv

Objednatel:



**Krajská správa a údržba silnic Karlovarského kraje,
příspěvková organizace**
Sokolov, Chebská 282, 356 01

Navrhl/vypracoval: Ing. Josef Doležal	Zodpovědný projektant: Ing. Josef Doležal	Zhotovitel:  PRAGOPROJEKT, a.s. K Ryšánce 1668/16, 147 54 Praha 4	Podzhotovitel:  4roads s.r.o. Jugoslávských partyzánů 1426/7 160 00 Praha 6 +420 778 712 814
Technická kontrola: Ing. Nikola Rechciglová	Hlavní inženýr projektu: Ing. Štěpán Hlaváč		

Kraj: Karlovarský	Čís.sm.obj.: 21/ODO/2019
Katastrální území: Libavské Údolí	Čís.akce: 19015
Akce: III/212 4 a III/212 15 Modernizace křižovatky Libavské Údolí	Datum: 04/2020
	Formát: 3xA4
	Měřítko: 1:500
Část: SO 301 - Odvodnění komunikace	Stupeň: DUSP/PDPS
Příloha: Situace	Číslo přílohy: D.1.3.1.2