



VZOROVÁ KANALIZAČNÍ ŠACHTA


SCHEMA - příklad vysoké sestavy

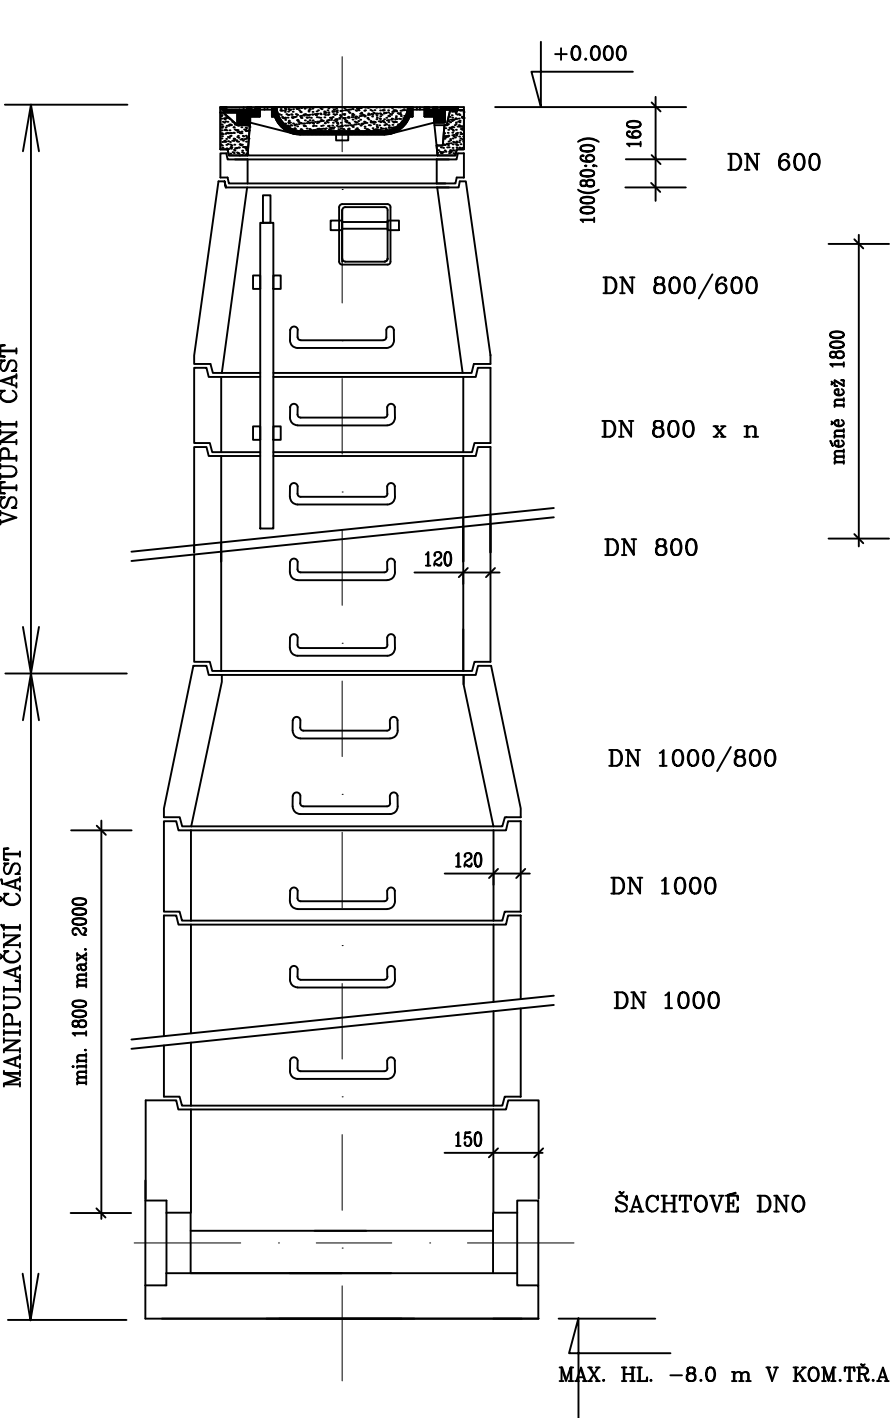


PŮDORYSY SPODNÍ ČÁSTI ŠACHTY

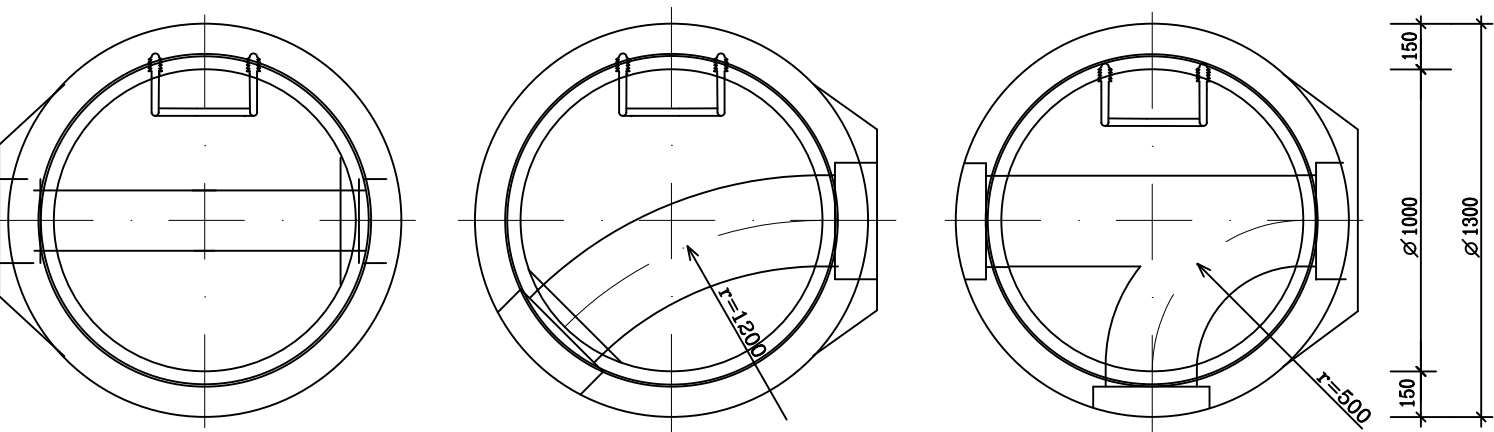

SCHEMA - Příklad nízké sestavy

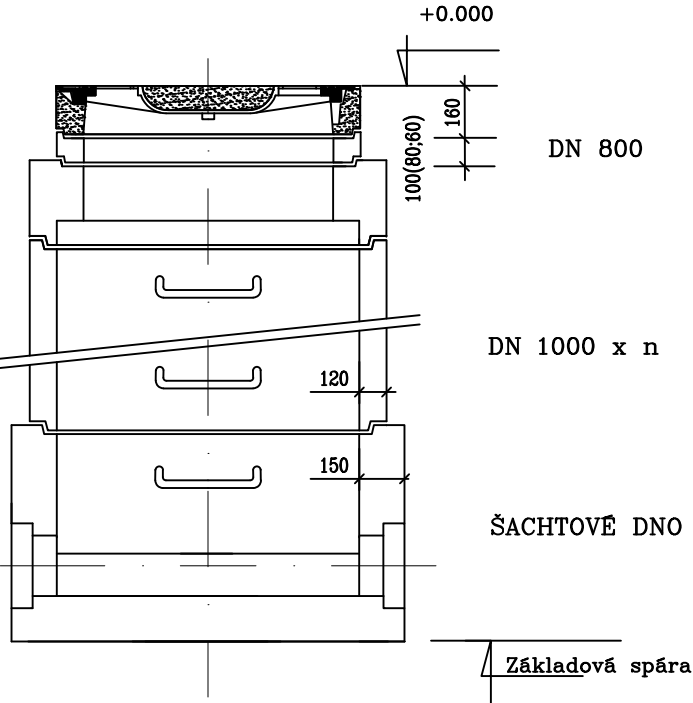

ČÍSLO REVIZE:	POPIS ZMĚNY / ODŮVODNĚNÍ:	DATUM:

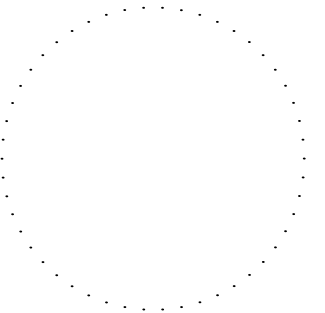

AUTORIZACE

OBJEDNATEL:	Město Mariánské Lázně Ruská 155 353 01 Mariánské Lázně IČ: 00254061
	

ZHOTOVITEL:	NAVRHL / VYPRACOVAL: Ing. Petr KOBLENC
	ZODPOVĚDNÝ PROJEKTANT: Ing. Petr KOBLENC
ADVISIA, s.r.o. Pernerova 659/31a Praha 8 - Karlín, 186 00 www.advisia.cz, +420 730 190 190	TECHNICKÁ KONTROLA: Ing. Petr KOBLENC
	HLAVNÍ INŽENÝR PROJEKTU: Ing. Tereza Škorpilová

AKCE:	Okružní křižovatka Plzeňská - Polní - Ke Kasárnům, Mariánské Lázně - PD	ČÍSLO ZAKÁZKY:	19_014-CV
ČÍSLO OBJEKTU:	NÁZEV OBJEKTU:	DATUM:	11/2023
SO 303	Přeložka kanalizace	REVIZE:	00
ČÍSLO PŘÍLOHY:	NÁZEV PŘÍLOHY:	STUPEŇ PD:	PARÉ:
04	Vzorová skladba šachty	PDPS	
	FORMÁT: 2xA4		
	MĚŘÍTKO: 1:25		