


PŮDORYS 1.PP
měřítko 1:100

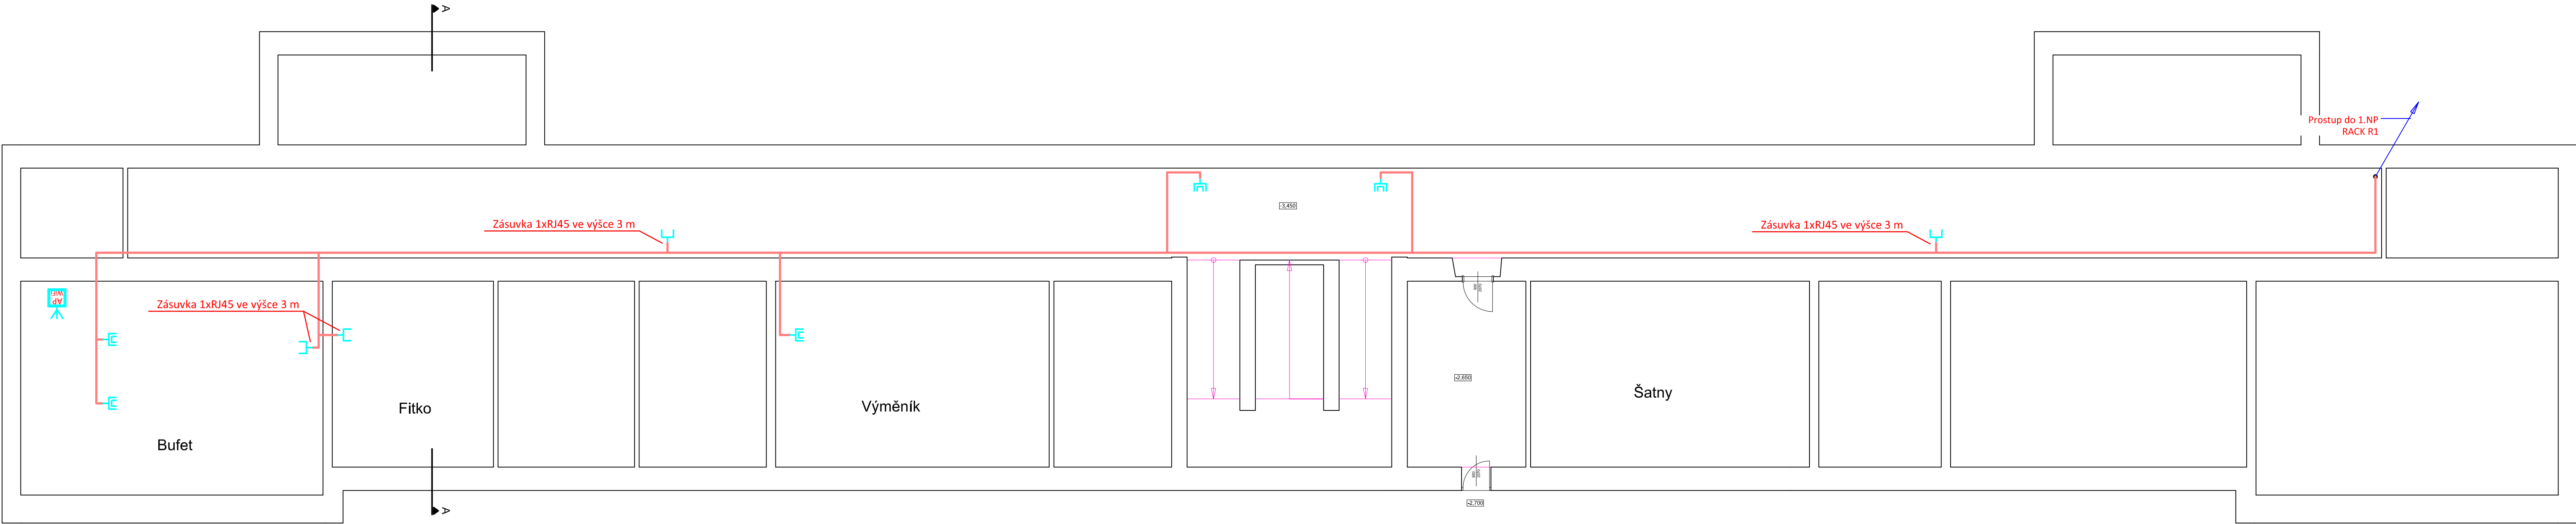

Projektant:	Klimešová Miroslava		Vedoucí zakázky:	Ing. Jan Dušek	
DPT projekty	Objednatel:	Obchodní akademie Karlovy Vary Karlovy Vary		Zakázka č.:	2024/12
	Zakázka:	Slaboproudé rozvody datového kabelážního systému LAN		Stupeň:	DSP
	Dokumentace/část:	D1.4.4 Slaboproudá elektrotechnika		Datum:	30.4.2024
				Měřítko:	1:100
PŮDORYS 1.PP				Formát:	10A4
2					