


PŮDORYS 1. NP (-1,850)

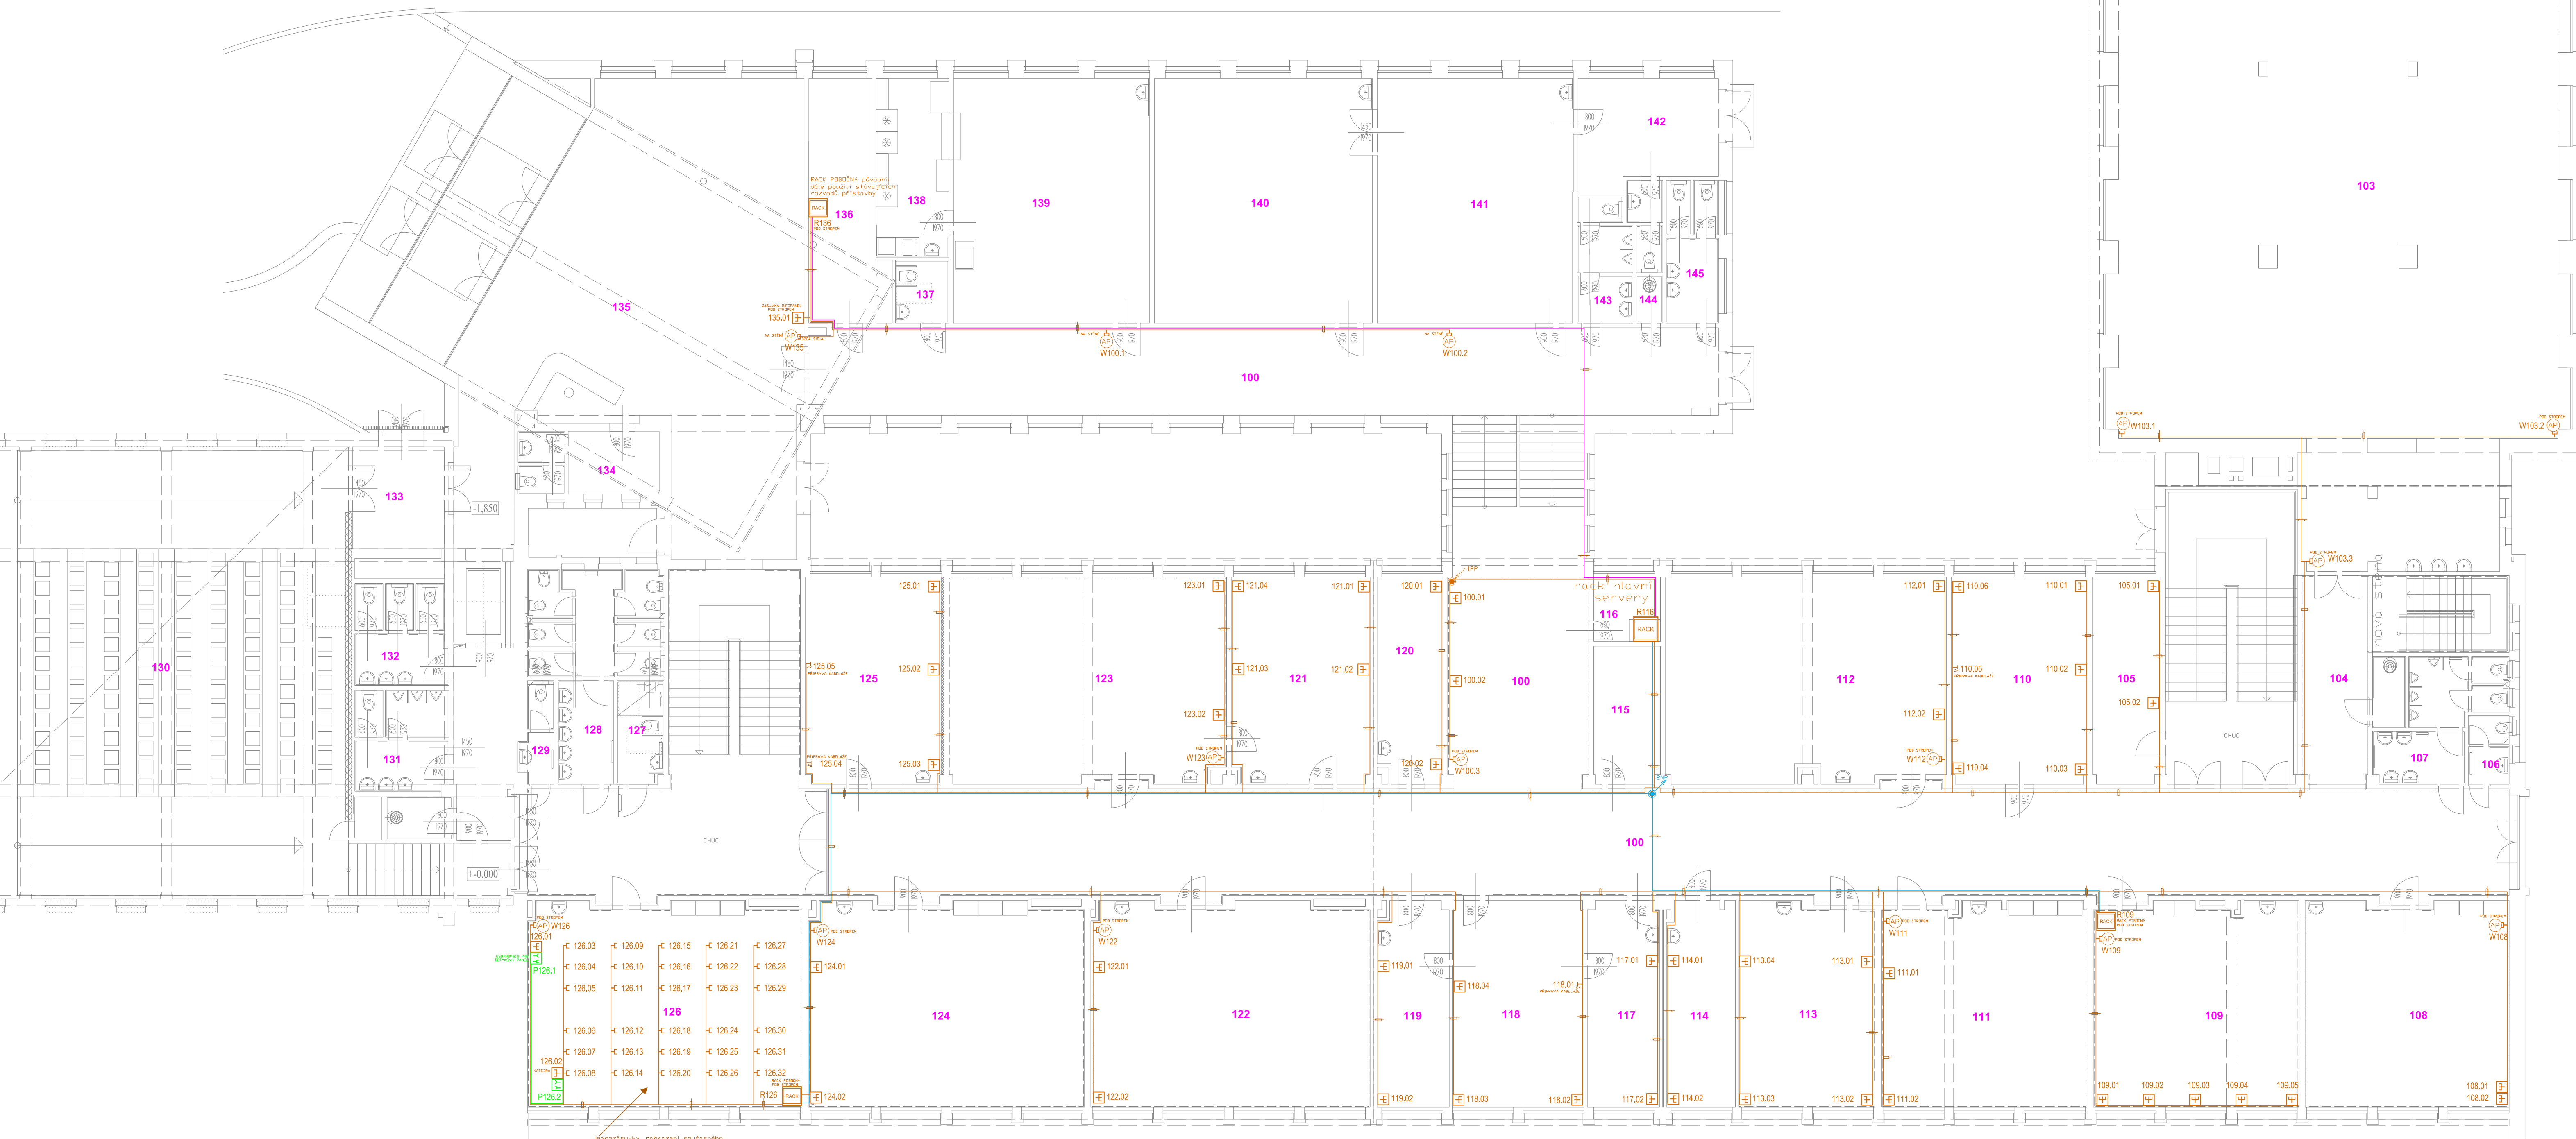

PŮDORYS 1. NP (+0,000)

LEGENDA

- Kabel CAT 6 metalický
— Kabel optický 8 vláken
— Kabel optický 12 vláken

- ☐ CAT6 dvojzásuvka 2xRJ45
☐ CAT6 jednozásuvka 1xRJ45
☐ WIFI AP

- ☐ Rack

- Kabelová lišta
— 2x vývod kabel CAT6

Akce: Standardizace konektivity Prvního českého gymnázia v Karlových Varech, p.o.				HIP:	
Zpracovatel PD:		Investor: První české gymnázium v Karlových Varech, p.o. Národní 445/25, Karlovy Vary, 360 01		Autorizační razítko:	
Místo stavby: Národní 445/25, 360 01 Karlovy Vary 1-Drahovice		Část: D.1.4.5 SLABOPROUDÁ ELEKTROINSTALACE			
Název výkresu: PŮDORYS 1.NP			Stupeň: DPS		
Zodp. projektant: Ing. Roman Gajdoš	Projektant: Ing. Roman Gajdoš	Navrhl: Ing. Roman Gajdoš	Formát: 8xA4	Příloha: D.1.4.5.03	Kopie:
Podpis:	Podpis:	Podpis:	Měřítko: 1:100	Datum: 05/2024	