


La Hospoda - PŮDORYS
měřítko 1:50

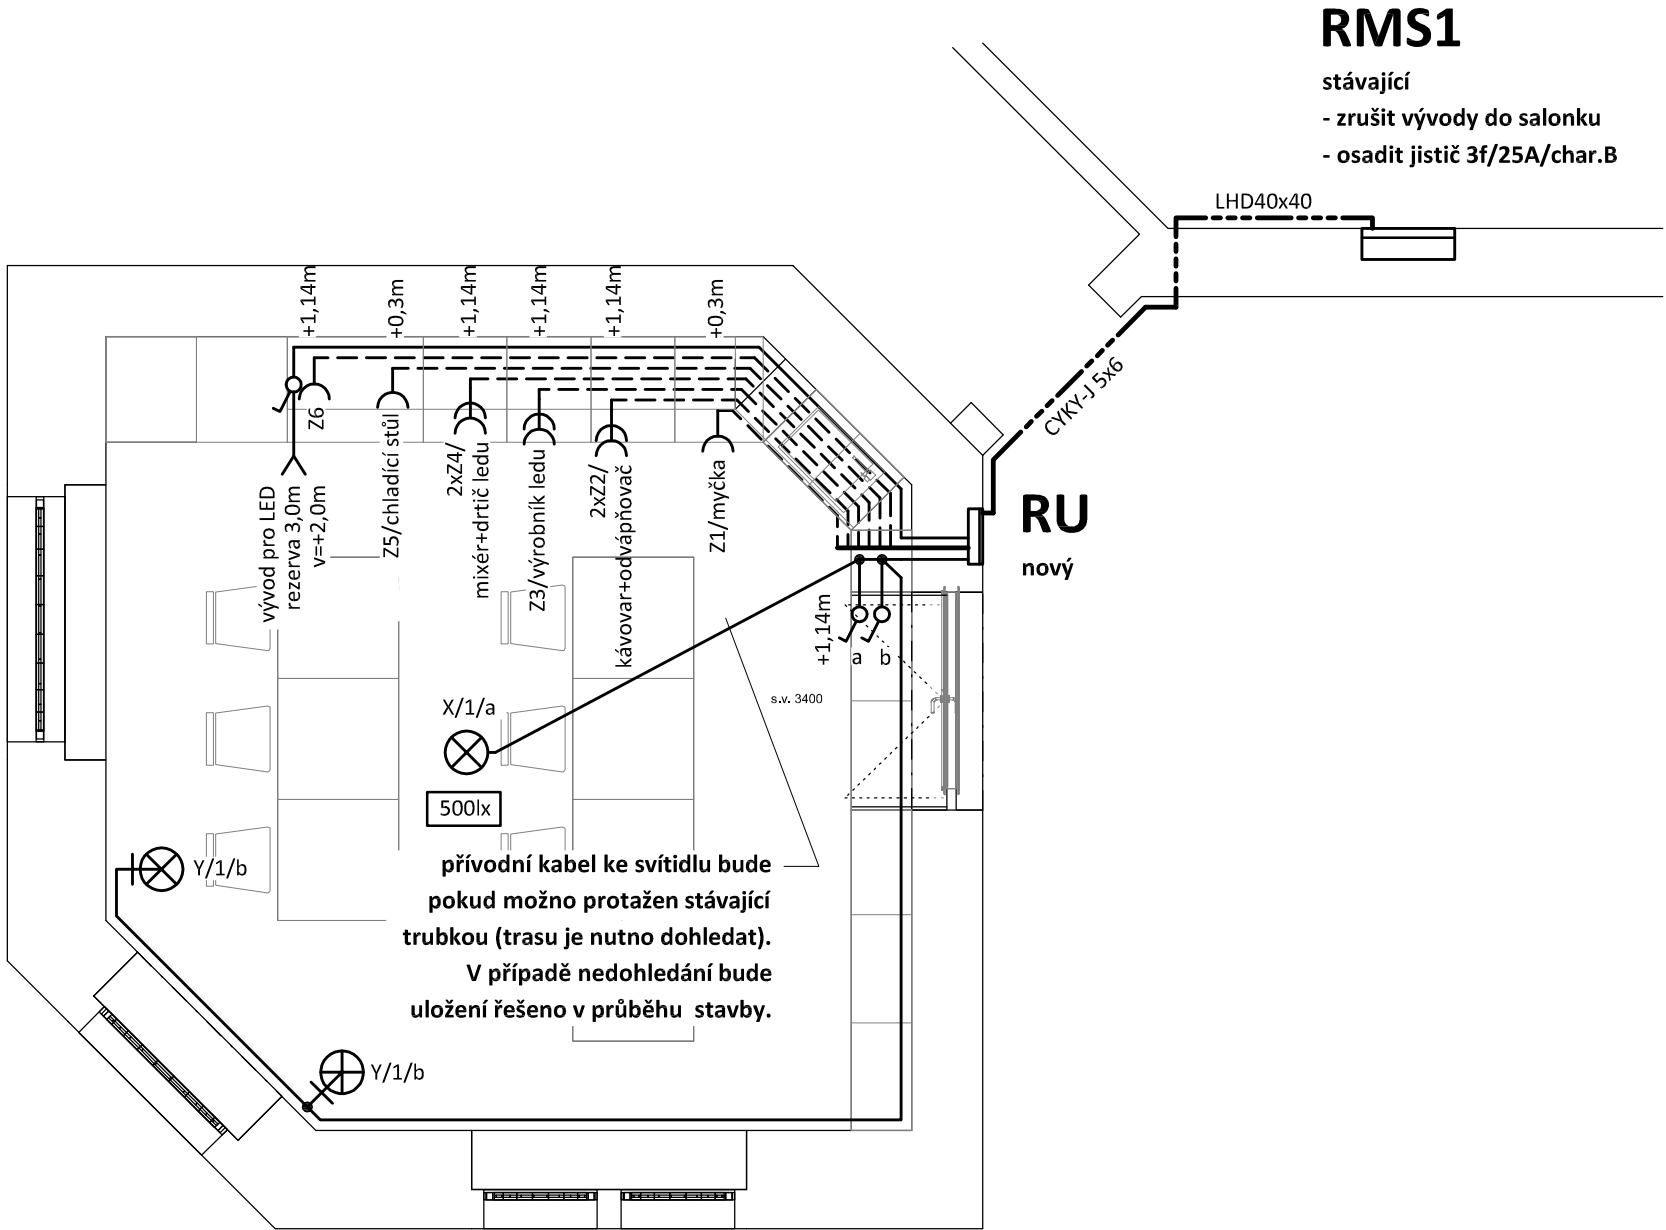

LEGENDA:

- Třífázový rozvod - přívodní vedení
- Zásuvkový rozvod (CYKY-J 3x2.5)
- Světelný rozvod (CYKY-J 3x1.5)
- Stropní závěsné svítidlo dle výběru architekta
- Nástěnné svítidlo dle výběru architekta
- Jednopolový spínač pod omítku, řaz.1, 10A/250V, IP20
- Jednoduchá zásuvka pod omítku, 16A/250V, IP20
- Jednoduché zásuvky ve společném rámečku
- Z1/myčka - 3,5kW/230V
- Z2/kávovar s odvápnovačem
- Z3/výrobník ledu - 0,245kW/230V
- Z4/mixér - 1,68kW/230V a drtič ledu - 0,2kW/230V
- Z5/chladicí stůl - 0,25kW/230V

POZNÁMKA:

Napěťová soustava:
3+NPE stř. 50Hz, 230/400V, TN-S

Ochrana před nebezpečným dotykem neživých částí
dle ČSN 33 20000-4-41 ed. 3:

- při poruše - automatickým odpojením
- doplňková ochrana - doplňujícím ochranným pospojováním
- proudovými chrániči

Projektant:	Klimešová Miroslava		Vedoucí zakázky:		Ing. Jan Dušek	
DPT	Objednatel:	Střední škola stravování a služeb Karlovy Vary			Zakázka č.:	2023/55
	Zakázka:	SPRAVEDLIVÁ TRANSFORMACE – projekt Odborné učebny GASTRO			Stupeň:	RDS
					Datum:	15.12.2023
					Měřítko:	-
projekty	Dokumentace/část:	D1.4.4 - Silnoproudá elektrotechnika			Formát:	2A4
	La Hospoda - PŮDORYS					11