



ROZVOD PLYNU-PŮDORYS 2.np

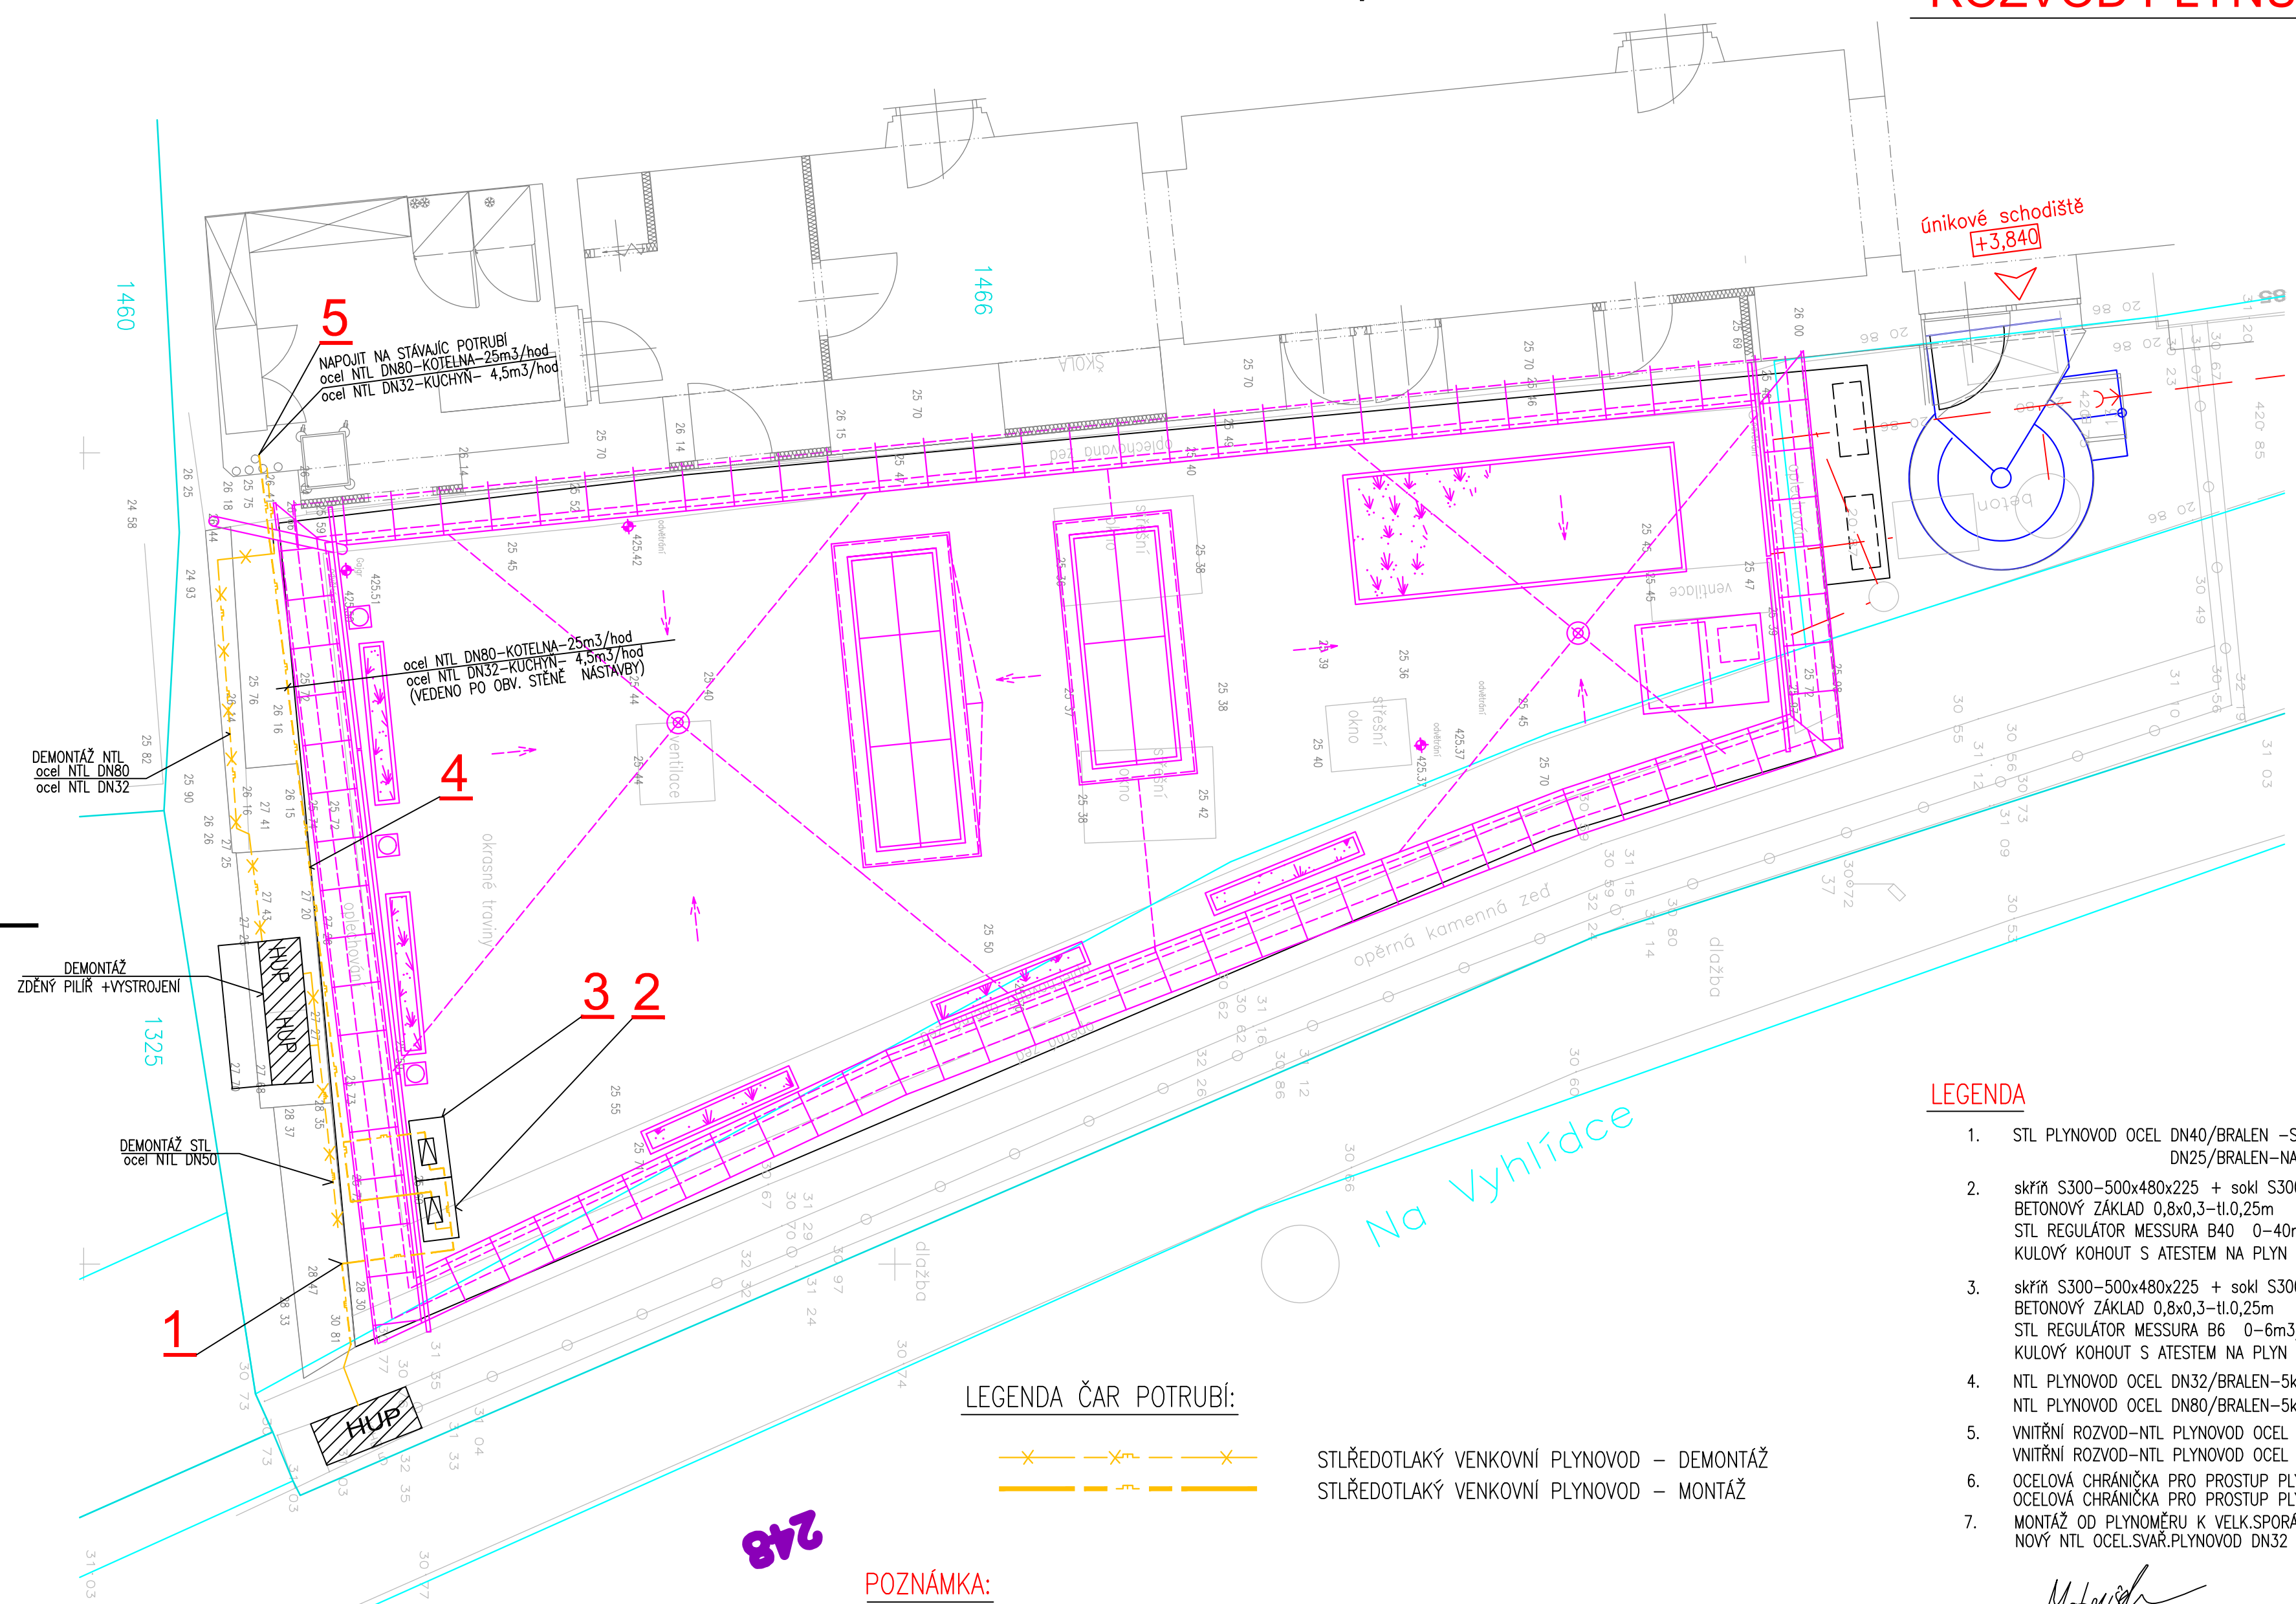

LEGENDA ČAR POTRUBÍ:

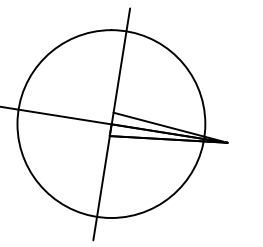

STŘEDOTLAKÝ VENKOVNÍ PLYNOVOD – DEMONTÁŽ
STŘEDOTLAKÝ VENKOVNÍ PLYNOVOD – MONTÁŽ

POZNÁMKA:

- POTRUBÍ ROZVODU PLYNU NTL 5kPa – OCEL CELOSVAROVANÁ DLE ČSN-EN 1775
A TPG 704 01 resp.dle ČSN-EN 15001(2) a TPG 703 01 iz.tovární BRALEN-VENKOVNÍ ROZVOD
- POTRUBÍ ROZVODU PLYNU NTL 5kPa-OCEL CELOSVAROVANÁ DLE ČSN-EN 1775
A TPG 704 01,resp.resp.dle ČSN-EN 15001(2) a TPG 703 01 NÁTĚR 1xZ,2xSYNT.KRYCÍ
ODST. ŽLTÁ- VNITŘNÍ ROZVOD UCHYCENÍ TRUBKOVÉ OBJÍMKY S GUM.TĚSNĚNÍM
- PROSTUPY POTRUBÍ POŽÁRNĚ DĚLÍCI MI KONSTRUKCEMI OPATŘIT POŽÁRNÍ UCPÁVKOU
S MIN.ODOLNOSTÍ PROCHÁZENÉ KONSTRUKCE V SOULADU S PBŘ-POŽÁRNĚ BEZPEČ.ŘEŠENÍ

LEGENDA

- STL PLYNOVOD OCEL DN40/BRALEN –STL90kPa VEDENÝ PO ATICE OPĚRNÉ ZDI
DN25/BRALEN-NAPOJENÍ REG.ŘÁD 6,0m
4,0m
- skříň S300-500x480x225 + sokl S300-600x510x220 HUTIRA Brno 1 ks
BETONOVÝ ZÁKLAD 0,8x0,3-tl.0,25m 1 ks
STL REGULÁTOR MESSURA B40 0-40m3/hod 2xG3/4" KOTELNA 1 ks
KULOVÝ KOHOUT S ATESTEM NA PLYN DN25 2 ks
- skříň S300-500x480x225 + sokl S300-600x510x220 HUTIRA Brno 1 ks
BETONOVÝ ZÁKLAD 0,8x0,3-tl.0,25m 1 ks
STL REGULÁTOR MESSURA B6 0-6m3/hod 2xG3/4"-KUCHYŇ 1 ks
KULOVÝ KOHOUT S ATESTEM NA PLYN DN25 2 ks
- NTL PLYNOVOD OCEL DN32/BRALEN-5kPa VEDENÝ PO OBV.STĚNĚ POD ATIKOU 13,0m
NTL PLYNOVOD OCEL DN80/BRALEN-5kPa VEDENÝ PO OBV.STĚNĚ POD ATIKOU 13,0m
- VNITŘNÍ ROZVOD-NTL PLYNOVOD OCEL DN32 NAPOJIT NA STÁV.ROZVOD 8,0m
VNITŘNÍ ROZVOD-NTL PLYNOVOD OCEL DN80 NAPOJIT NA STÁV.ROZVOD 8,0m
- OCELOVÁ CHRÁNIČKA PRO PROSTUP PLYNOVODU DN100 1,5m
OCELOVÁ CHRÁNIČKA PRO PROSTUP PLYNOVODU DN40 1,5m
- MONTÁŽ OD PLYNOMĚRU K VELK.SPORÁKU
NOVÝ NTL OCEL.SVAR.PLYNOVOD DN32 VEDENÝ NA POVRCHU + KUL.KOHOUT DN32 15 m

Projektant:	Ing. Matoušek Jan	Vedoucí zakázky:	Ing. Jan Dušek
DPT projekty	Objednatel:	Střední škola stravování a služeb Karlovy Vary	Zakázka č.: 2023/55
	Zakázka:	SPRAVEDLIVÁ TRANSFORMACE – projekt Odborné učebny GASTRO	Stupeň: RDS
	Dokumentace/část:	Realizační projektová dokumentace	Datum: 15.12.2023
Rozvody plynu-půdorys 2.NP			Měřítko: 1:60
			Formát: A2
			7