


SCHEMA NAPOJENÍ ZAŘÍZENÍ NA KANALIZACI A VODU

PŮDORYS 1NP

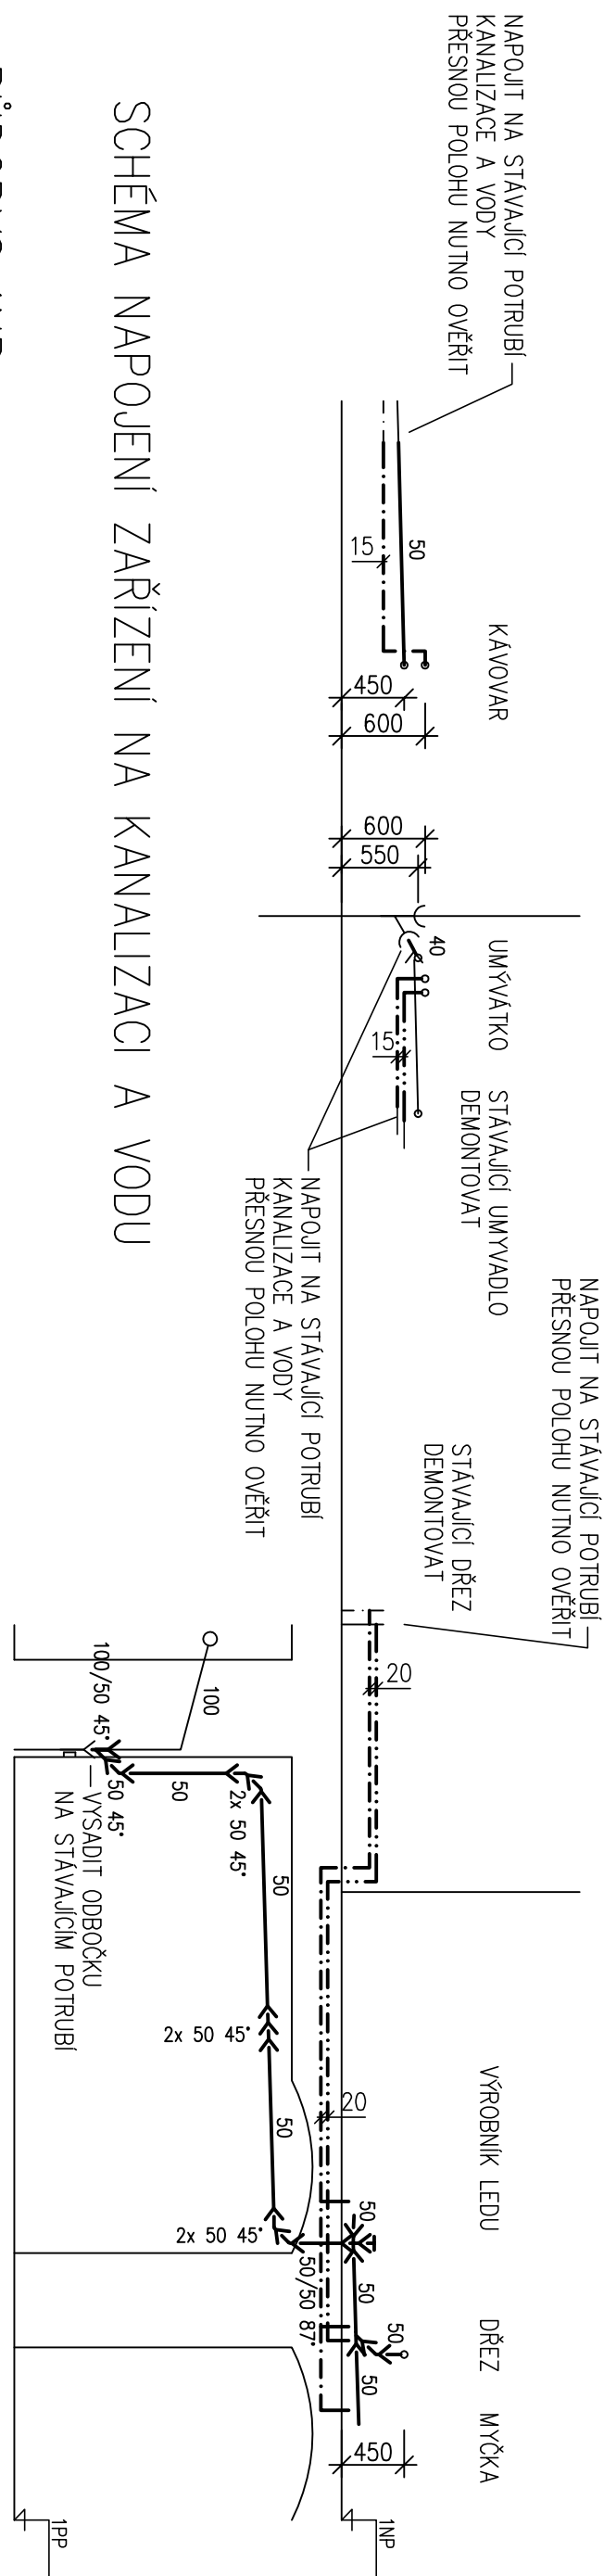

- KAVOVAR – ODPAD DN50, VÝŠKA 450 mm  
UMYVÁTKO – ODPAD DN40, VÝŠKA 550 mm  
DŘEZ – ODPAD DN50 Z PODLAHY, VÝŠKA 600 mm  
VÝŠKA – ODPAD DN50, NAPLŮIT NA ODPAD OD DŘEZU NAD PODLAHU  
VÝROBNÍK LEDU – ODPAD DN50, NAPLŮIT NA ODPAD OD DŘEZU NAD PODLAHU  
VÝROBNÍK LEDU – ODPAD DN50, NAPLŮIT NA ODPAD OD DŘEZU NAD PODLAHU

LEGENDA

- NOVÉ ROZVODY  
KANALIZACE SPRAŠKOVÁ – PŘÍPOJOVACÍ POTRUBÍ  
STUPNĚNÁ VODA  
TEPLÁ VODA

Geometrie místnosti

Označení	Funkce	Půdovsná plocha [m <sup>2</sup> ]	Obvod [m]
1	V5	53.90	29.2

POZNÁMKA

INSTALACE ZTI PRO NÁPOJENÍ ZAŘÍZENÍ GASTRO PROVEDENY DLE POŽADAVŮ PROJEKTU INTERIERU

Projektant:	hg Zdeňka Dvořáková		Vedoucí/zakázky:		hg, Jan Dušek
DPT	Ověřitel:	Střední škola stavební a služeb Katlový Váry			Zakázka č.: 2023/55
	Zakázka:	SPRAVĚLIVÁ TRANSFORMACE - projekt Odborné učební Gastro			Stupeň: RDS
	Dokumentace/část:	Realizaci projektová dokumentace			Datum: 15.12.2023
projekty				Měřítko: 1:50	
				Formát: A2 1/6	
Účebna V5B - kanalizace, vodovod					7