



**měřítko 1:50**

ulice Ondřejská

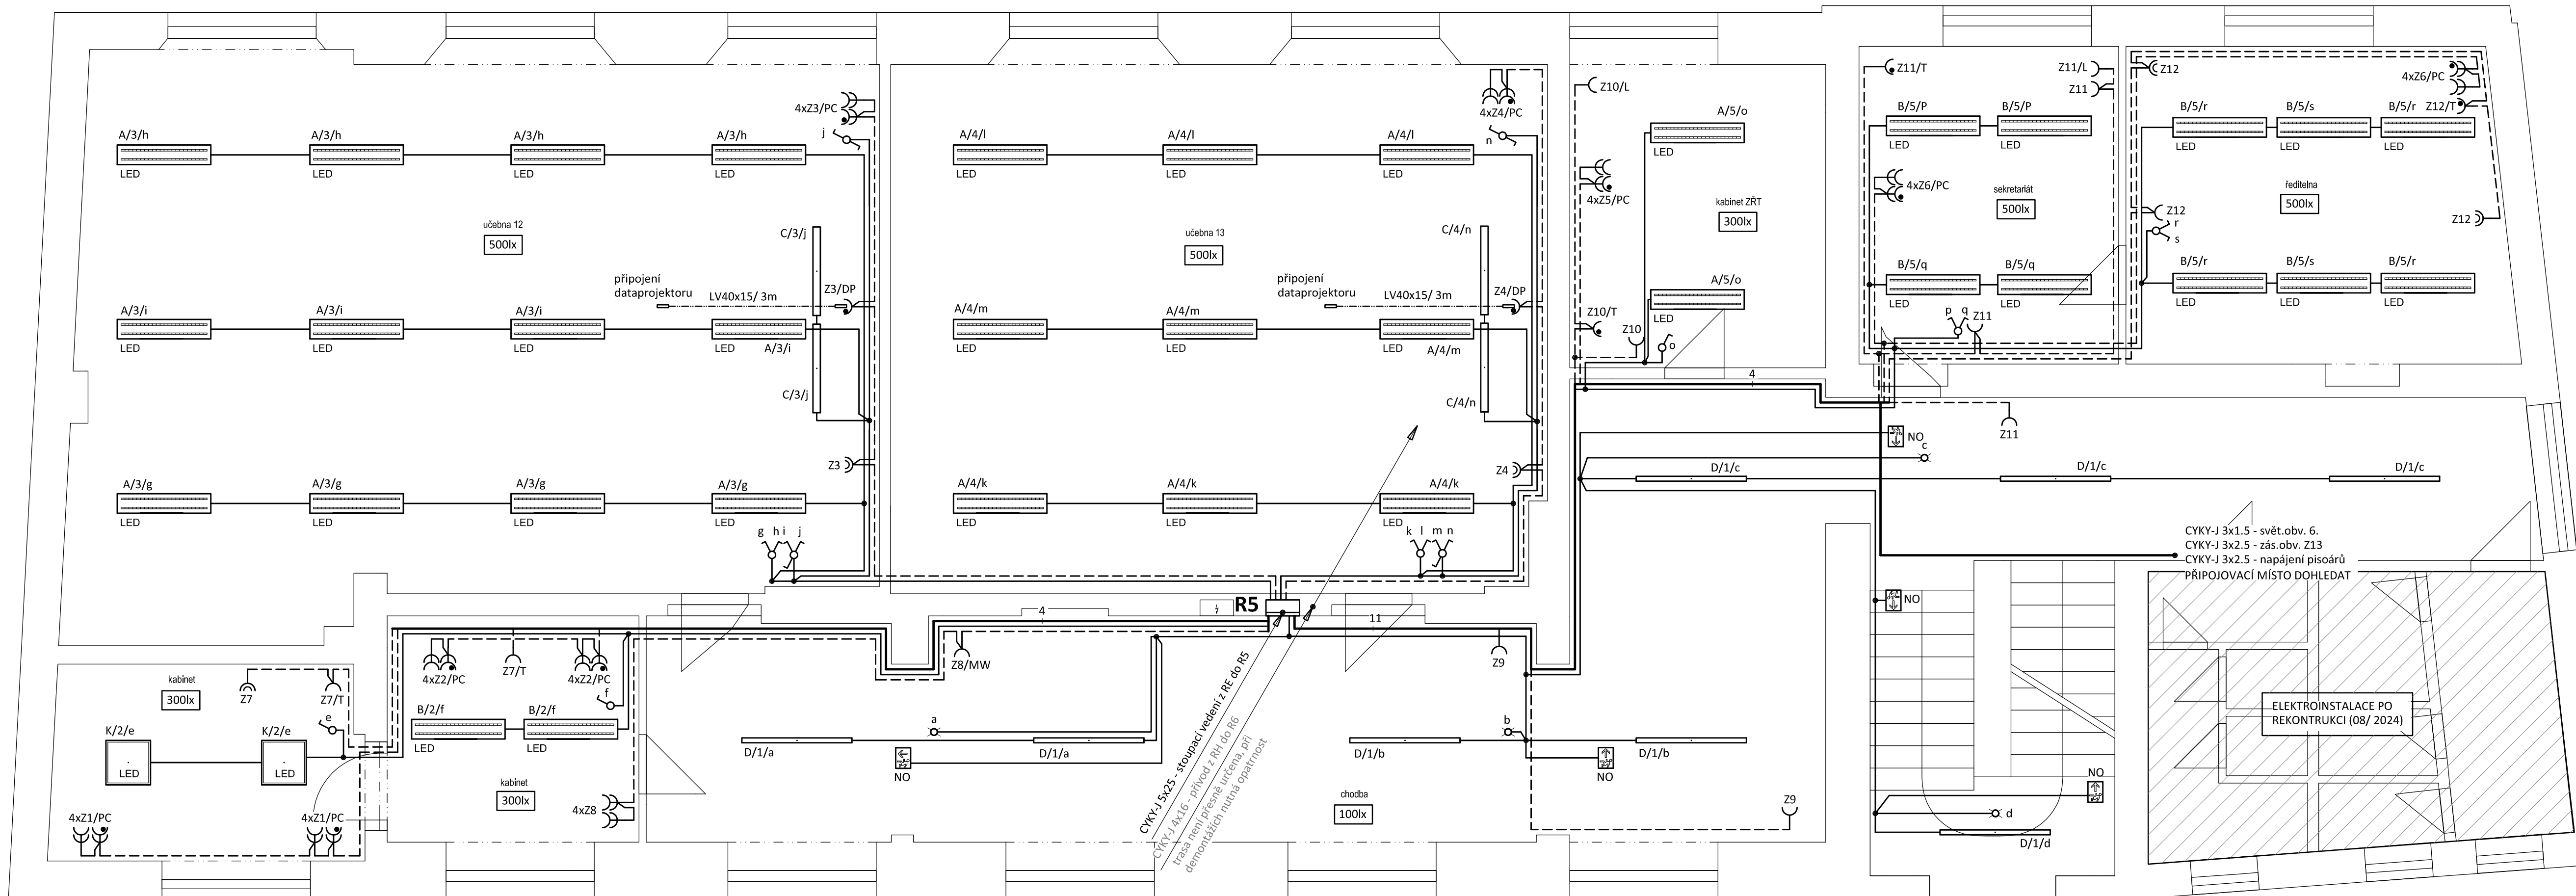

**LEGENDA:**

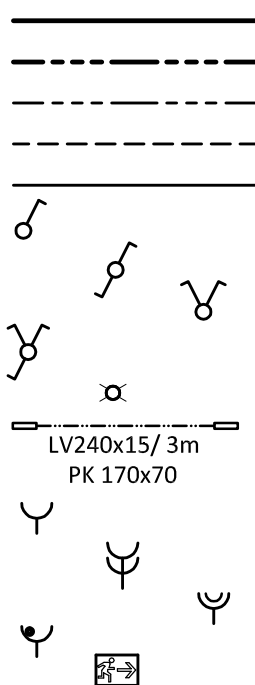

Společná trasa vedení

Třířázový rozvod - přívodní vedení

Třířázový rozvod

Zásuvkový rozvod (CZYK-J 3x2.5)

Světelný rozvod (CZYK-J 3/5x1.5)

Jednopolový spínač pod omítkou, řaz.1, 10A/250V, IP20

Střídavý přepínač pod omítkou, řaz.6, 10A/250V, IP20

Sériový přepínač pod omítkou, řaz.5, 10A/250V, IP20

Dvojitý střídavý přepínač pod omítkou, řaz.6+6, 10A/250V, IP20

Infraprasivní pohybový spínač, kabel, IP20

Vkládací lišta pro připojovací kabelety k dataprojektoru

Parapetní kanál 170x70 pro uložení sílových a sdělovacích obvodů

Jednoduchá zásuvka pod omítkou, 16A/250V, IP20

Jednoduché zásuvky ve společném rámečku, 16A/250V, IP20


Dvojnásobná zásuvka pod omítkou, 16A/250V, IP20

Jednoduchá zásuvka s přepěťovou ochranou - akustickou

NO - nouzové LED sv. s piktogramem, 1W/170lm, IP65, tř. II.  
dob. chodu 1h0d - při výpadku, autotest


**POZNÁMKA:**

Napěťová soustava:  
3+NPE stř. 50Hz, 230/400V, TN-C-S (RH)  
3+NPE stř. 50Hz, 230/400V, TN-S  
Ochrana před nebezpečným dotykem neživých částí  
dle ČSN 33 20000-4-41 ed. 3:  
při poruše - automatickým odpojením  
doplňková ochrana - doplňujícím ochranným pospojováním  
- proudovými chrániči

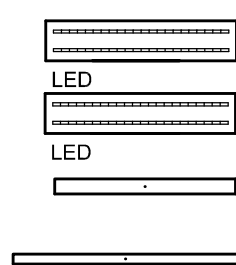

Označení svítidla	Název	Světelné zdroje
A	Závěsné, LED svítidlo, matná AL mřížka direkt/indirekt, UGR<19	1 x LED, 54W, 5800lm, Ra80, 4000K
B	Závěsné, LED svítidlo, matná AL mřížka direkt/indirekt, UGR<19	1 x LED, 40W, 4500lm, Ra80, 4000K
C	Závěsné/přisazené, LED asymetrické svítidlo	1 x LED, 25W, 3200lm, Ra80, 4000K
D	Přisazené LED svítidlo z hliníkového profilu, opalový kryt, 1500mm	1 x LED, 23W, 3300lm, Ra80, 4000K

 VCHOD  
ulice Na Vyhlídce

Zodpovědný projektant:		Vypracoval:		PROJEKTANT AKCE:
<b>Klimešová Miroslava</b> Kraj: <b>Karlovarský</b>		<b>Klimešová Miroslava</b> SU: <b>Karlovy Vary</b>		
Investor:	<b>Střední škola stravování a služeb Karvy Vary p. o.</b> <b>ONDŘEJSKÁ 1122/56, Karlovy Vary 360 01</b>		M. Klimešová - 3D PROJEKT Úvalska 604/2, 360 09 K. Vary IČO: 722 70 179, Tel. 731 409 028	
Akce:	<b>VÝMĚNA ELEKTROINSTALACE V OBJEKTU</b> <b>ONDŘEJSKÁ 56 V KARLOVÝCH VARECH</b>		Formát: <b>A4</b> Stupeň: <b>DPS</b> Č. zk.: <b>E-2492</b> Datum: <b>10/2024</b>	Číslo paré:
Objekt:	<b>D.1.4 Elektroinstalace - silnoproudá zařízení</b>		Měřítko: <b>1:50</b>	
Název:	<b>PŮDORYS 5.NP</b>		Číslo výkresu: <b>D.1.4 / 10</b>	