



SYSTÉMOVÝ SWITCH SWI 9



POKOJOVÝ KOMUNIKAČNÍ TERMINÁL KMT



SYSTÉMOVÁ ZÁSUVKA - SM



PACIENTSKÝ TERMINÁL PAT-L



POKOJOVÉ SVĚTLO -LM



NOUZOVÉ TLAČÍTKO RT-IO



 
NOUZOVÉ A POTVRZOVACÍ TLAČÍTKO RAT-IO



NOUZOVÉ TÁHLO ZT-IO




POTVRZOVACÍ TLAČÍTKO AT-IO



SLUŽEBNÍ SESTERSKÝ TERMINÁL DZT-IP



ZDROJ 24V

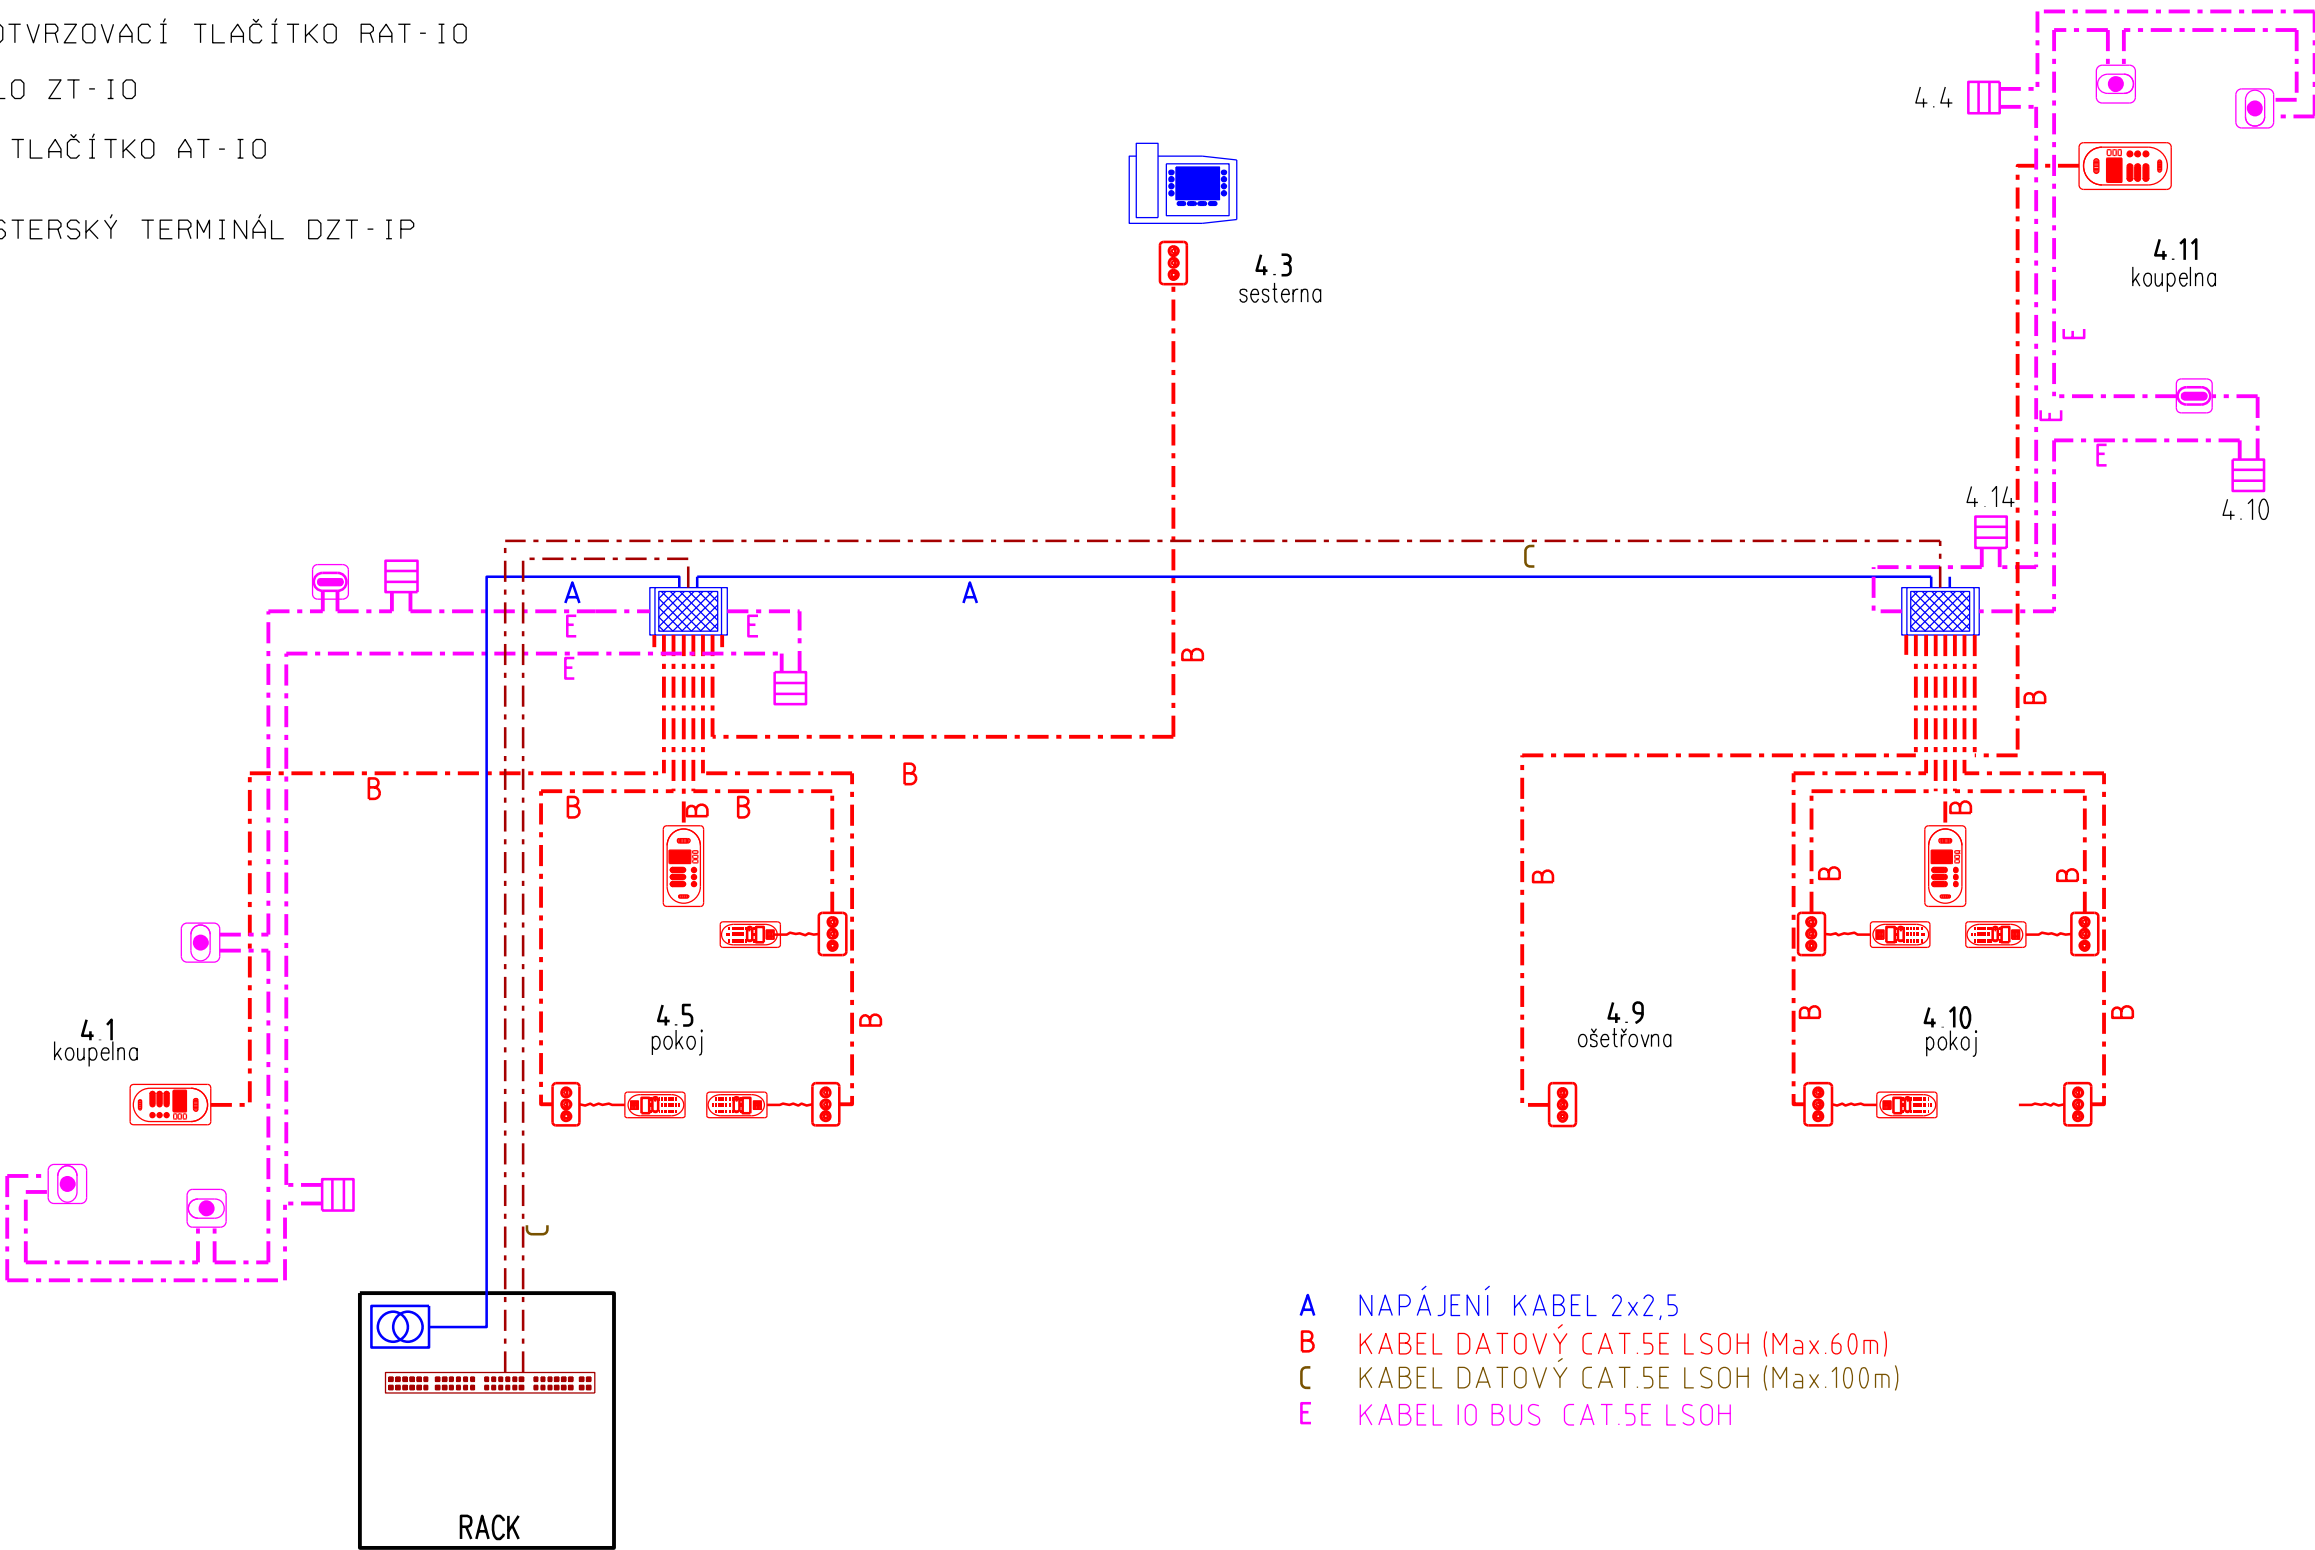

A NAPÁJENÍ KABEL 2x2,5
B KABEL DATOVÝ CAT.5E LSOH (Max.60m)
C KABEL DATOVÝ CAT.5E LSOH (Max.100m)
E KABEL IO BUS CAT.5E LSOH

Ing. Karel VONEŠ
PROJEKČNÍ KANCELÁŘ

Květková 418/12 IČO 43057501
130 00 PRAHA 3 DIČ CZ5508122059
ATELIER PK@VONES.CZ
DUBINSKA 2028 TEL. 602311773
19016 PRAHA 9 - ÚJEZD NAD LESY

TABULKA REVIZÍ			
REVIZE	POPIS REVIZE	DATUM	VYPRACOVAL

NÁZEV STAVBY VÝMĚNA ELEKTROINSTALACE A UPS VE 4.NP OBJEKTU DĚTSKÉHO CENTRA KARLOVY VARY p.o. ŽÍTKOVA 1267/4, 360 01 KARLOVY VARY Projektová dokumentace pro provedení stavby		Projektování elektrických zařízení Elektroinstalace ve zdravotnictví EP-PROJECT SKÚRA Nad Nádražím 200, 363 01 Ostrov Tel. : +420 605 178 561 e-mail: skura@seznam.cz	
HLAVNÍ PROJEKTANT Ivan Křesina	ARCHTEKT	PROJEKTANT Ing. Karel VONEŠ	VYPRACOVAL Ing. Karel VONEŠ
OBJEDNATEL / INVESTOR Dětské centrum Karlovy Vary, Žitkova 1267/4, 360 01 Karlovy Vary		STUPEŇ DPS	DATUM 03/ 2025
ČÁST D1.4.4. – SLABOPROUDÁ ELEKTROINSTALACE		MĚŘÍTKO 1:50	FORMÁT A4 3 A4
NÁZEV VÝKRESU SCHÉMA DOROZUMÍVACÍ ZAŘÍZENÍ SESTRA PACIENT		ZAKÁZKA ČÍSLO EP05-2025	ČÍSLO VÝKRESU D144_b2
TENTO DOKUMENT JE MAJETKEM SPOLEČNOSTI CHVÁLEK ATELIER s.r.o., BEZ PŘEMÉNOHÉHO SVOLENÍ ODPOVĚDNÉHO ZÁSTUPCE FIRMY CHVÁLEK ATELIER s.r.o. NESMÍ BÝT DOKUMENT KOPÍROVÁN, POUŽIT NEBO PŘEDÁN TŘETÍ OSOBOU K DALŠÍMU POUŽITÍ		REVIZE 00	