


Popis změn:

- doplnění nové rozvodnice R215 pro m.č. 215,
- doplnění vývodu pro digestoř,
- napojení všech okruhů v učebně z rozvodnice R215.

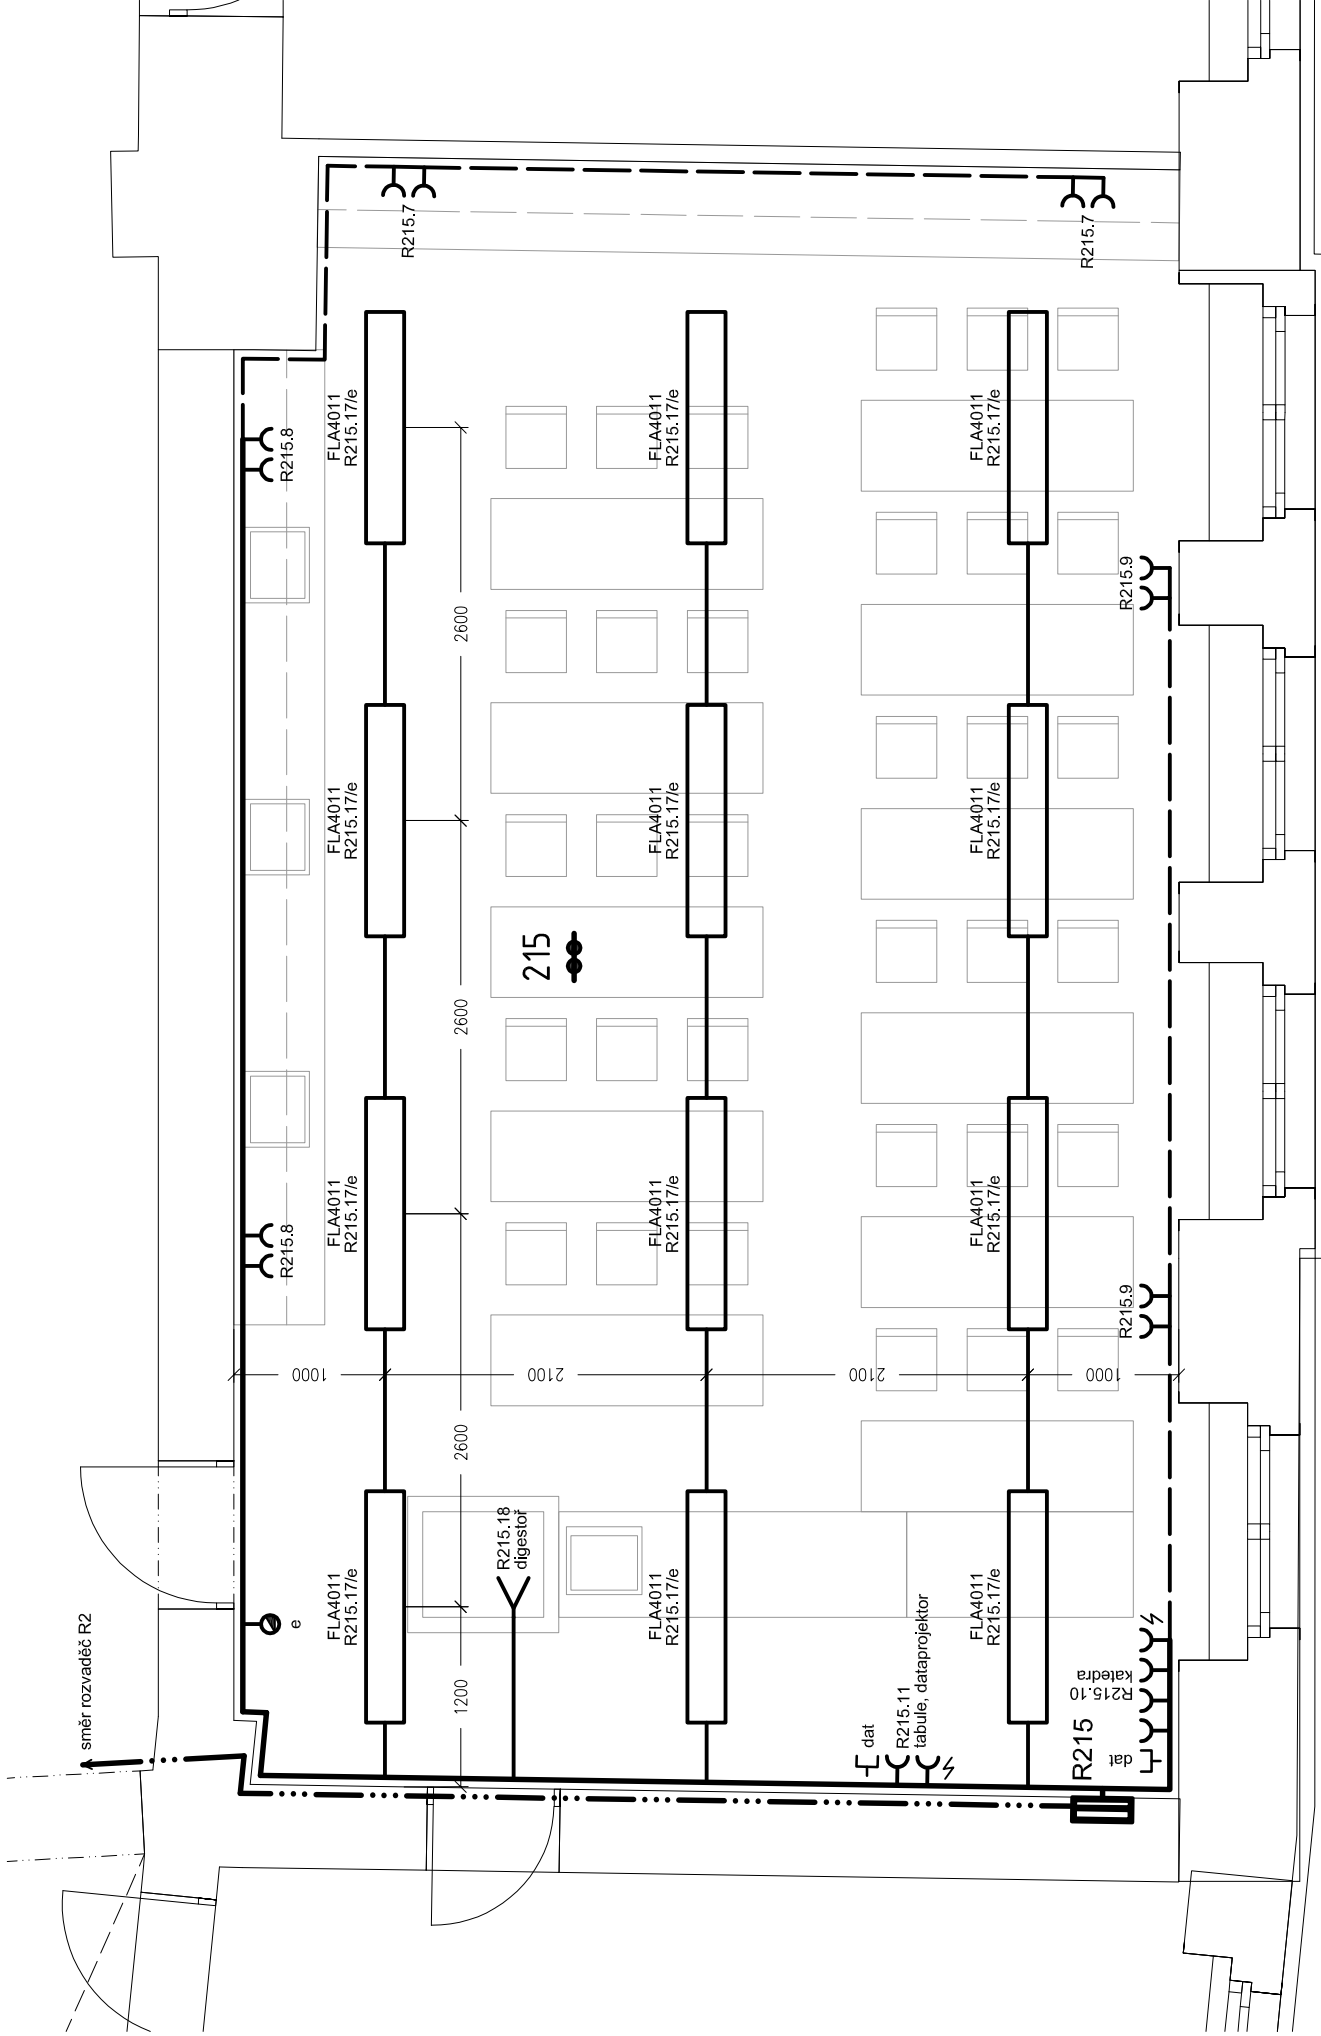

rozvodná soustava:

- síť TN-C, 3/PEN, AC, 230/400V, 50 Hz
- síť TN-S, 3/N/PE, AC, 230/400V, 50 Hz

ochranná opatření:

automatickým odpojením od zdroje dle ČSN EN 61140 ed. 3

ostatní potřebné údaje:

viz Technická zpráva

ELVOST				projekty elektro návrhy a dodávky osvětlení		nám Krále Jiřího 8, Cheb www.elvost.cz IČO:46862579 e-mail: elvost@seznam.cz	Paré:
Zodpovědný projektant: Ing. Jiří Stehlík		Kontroloval: Ing. Jiří Voráč		Kreslil: Josef Dryk		Číslo zakázky: 250503 Datum: 07/2025 Měřítko: 1:50 Stupeň: ZSPD	
Stavěbník: Střední zdravotnická škola a vyšší odborná škola Cheb, p.o.				Obec: Cheb			Číslo výkresu: D.1.e.5
Kraj: Karlovarský		Akce: Nové učebny a vstup Střední zdravotnické školy a VOŠ Cheb		Část: D.1.e Silnoproudá a slaboproudá elektrotechnika			
Půdorys silnoproudých rozvodů - m.č. 215						Obsah:	