

Popis změn:

- kompletní přepracování prostoru dle nových dispozic,
- doplnění nové rozvodnice RBU pro část bufetu.

Přesné pozice a výšky zásuvek a vypínačů upřesní před zahájením prací zástupce investora nebo HIP.

rozvodná soustava:


- síť TN-C, 3/PEN, AC, 230/400V, 50 Hz
- síť TN-S, 3/N/PE, AC, 230/400V, 50 Hz

ochranná opatření:

automatickým odpojením od zdroje dle ČSN EN 61140 ed. 3

ostatní potřebné údaje:

viz Technická zpráva

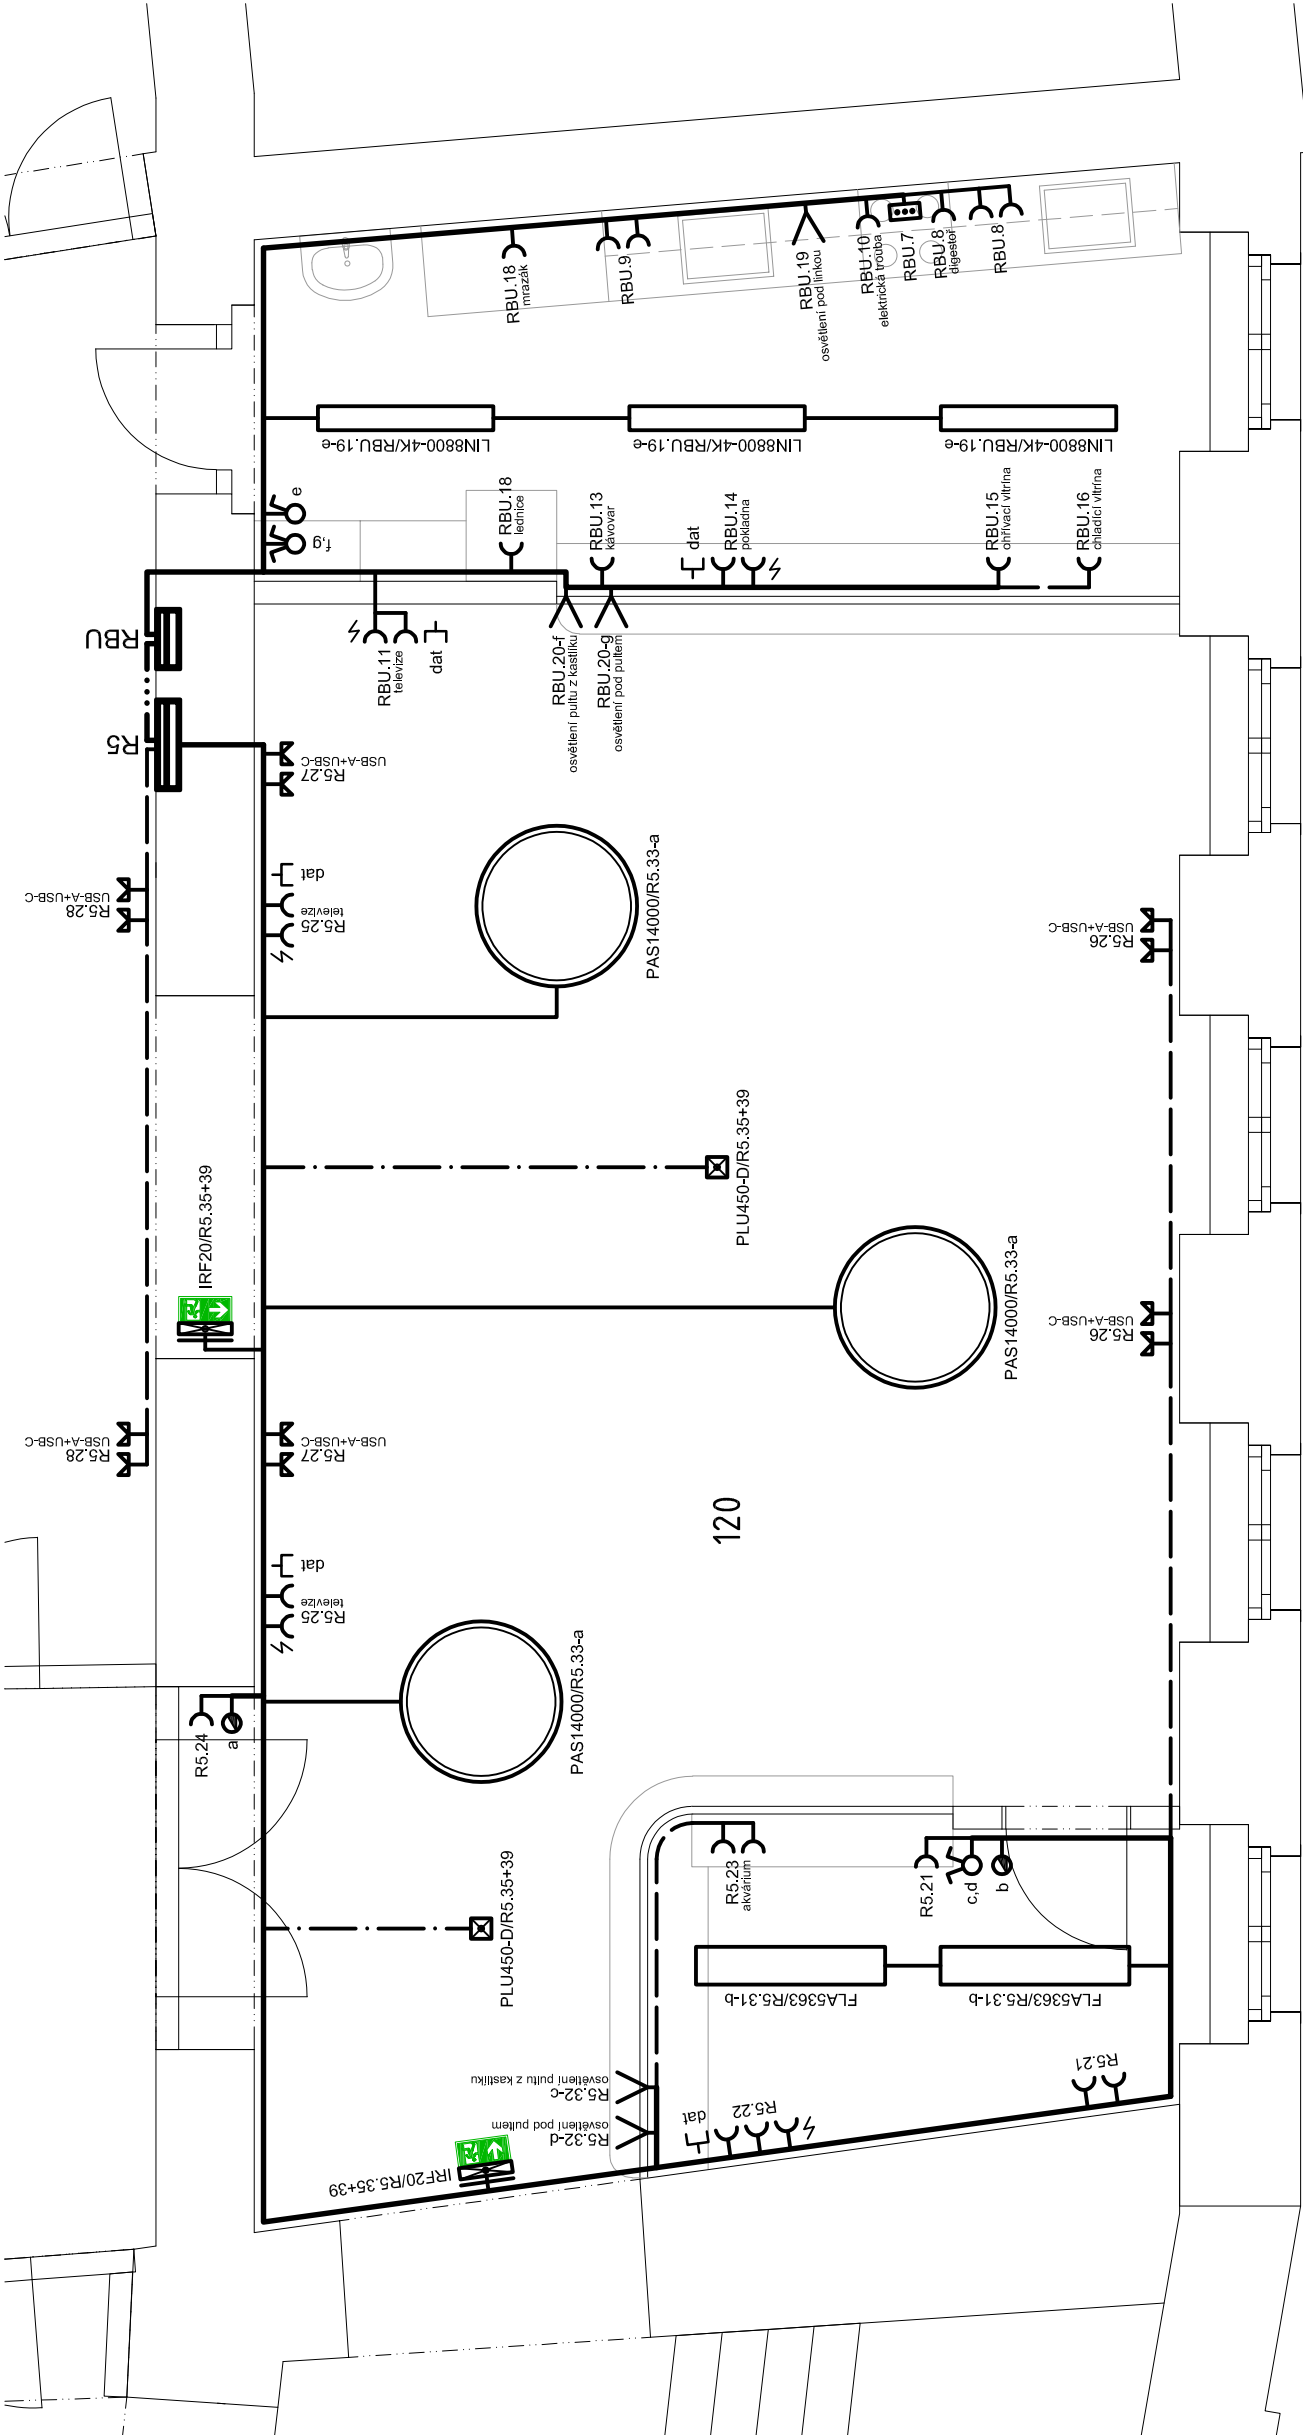

ELVOST				projekty elektro návrhy a dodávky osvětlení		nám Krále Jiřího 8, Cheb www.elvost.cz IČO:46862579 e-mail: elvost@seznam.cz		Paré:	
Zodpovědný projektant: Ing. Jiří Stehlík		Kontroloval: Ing. Jiří Voráč		Kreslil: Josef Dryk		Číslo zakázky: 250503			
Stavebník: Střední zdravotnická škola a vyšší odborná škola Cheb, p.o.		Obec: Cheb		Datum: 07/2025					
Kraj: Karlovarský		Akce: Nové učebny a vstup Střední zdravotnické školy a VOŠ Cheb		Měřítko: 1:50					
				Stupeň: ZSPD					
Část: D.1.e Silnoproudá a slaboproudá elektrotechnika				Číslo výkresu: D.1.e.4					
Obsah: Půdorys silnoproudých rozvodů - m.č. 120									