


SITUACE SO 301 - Odvodnění komunikace
M 1:250

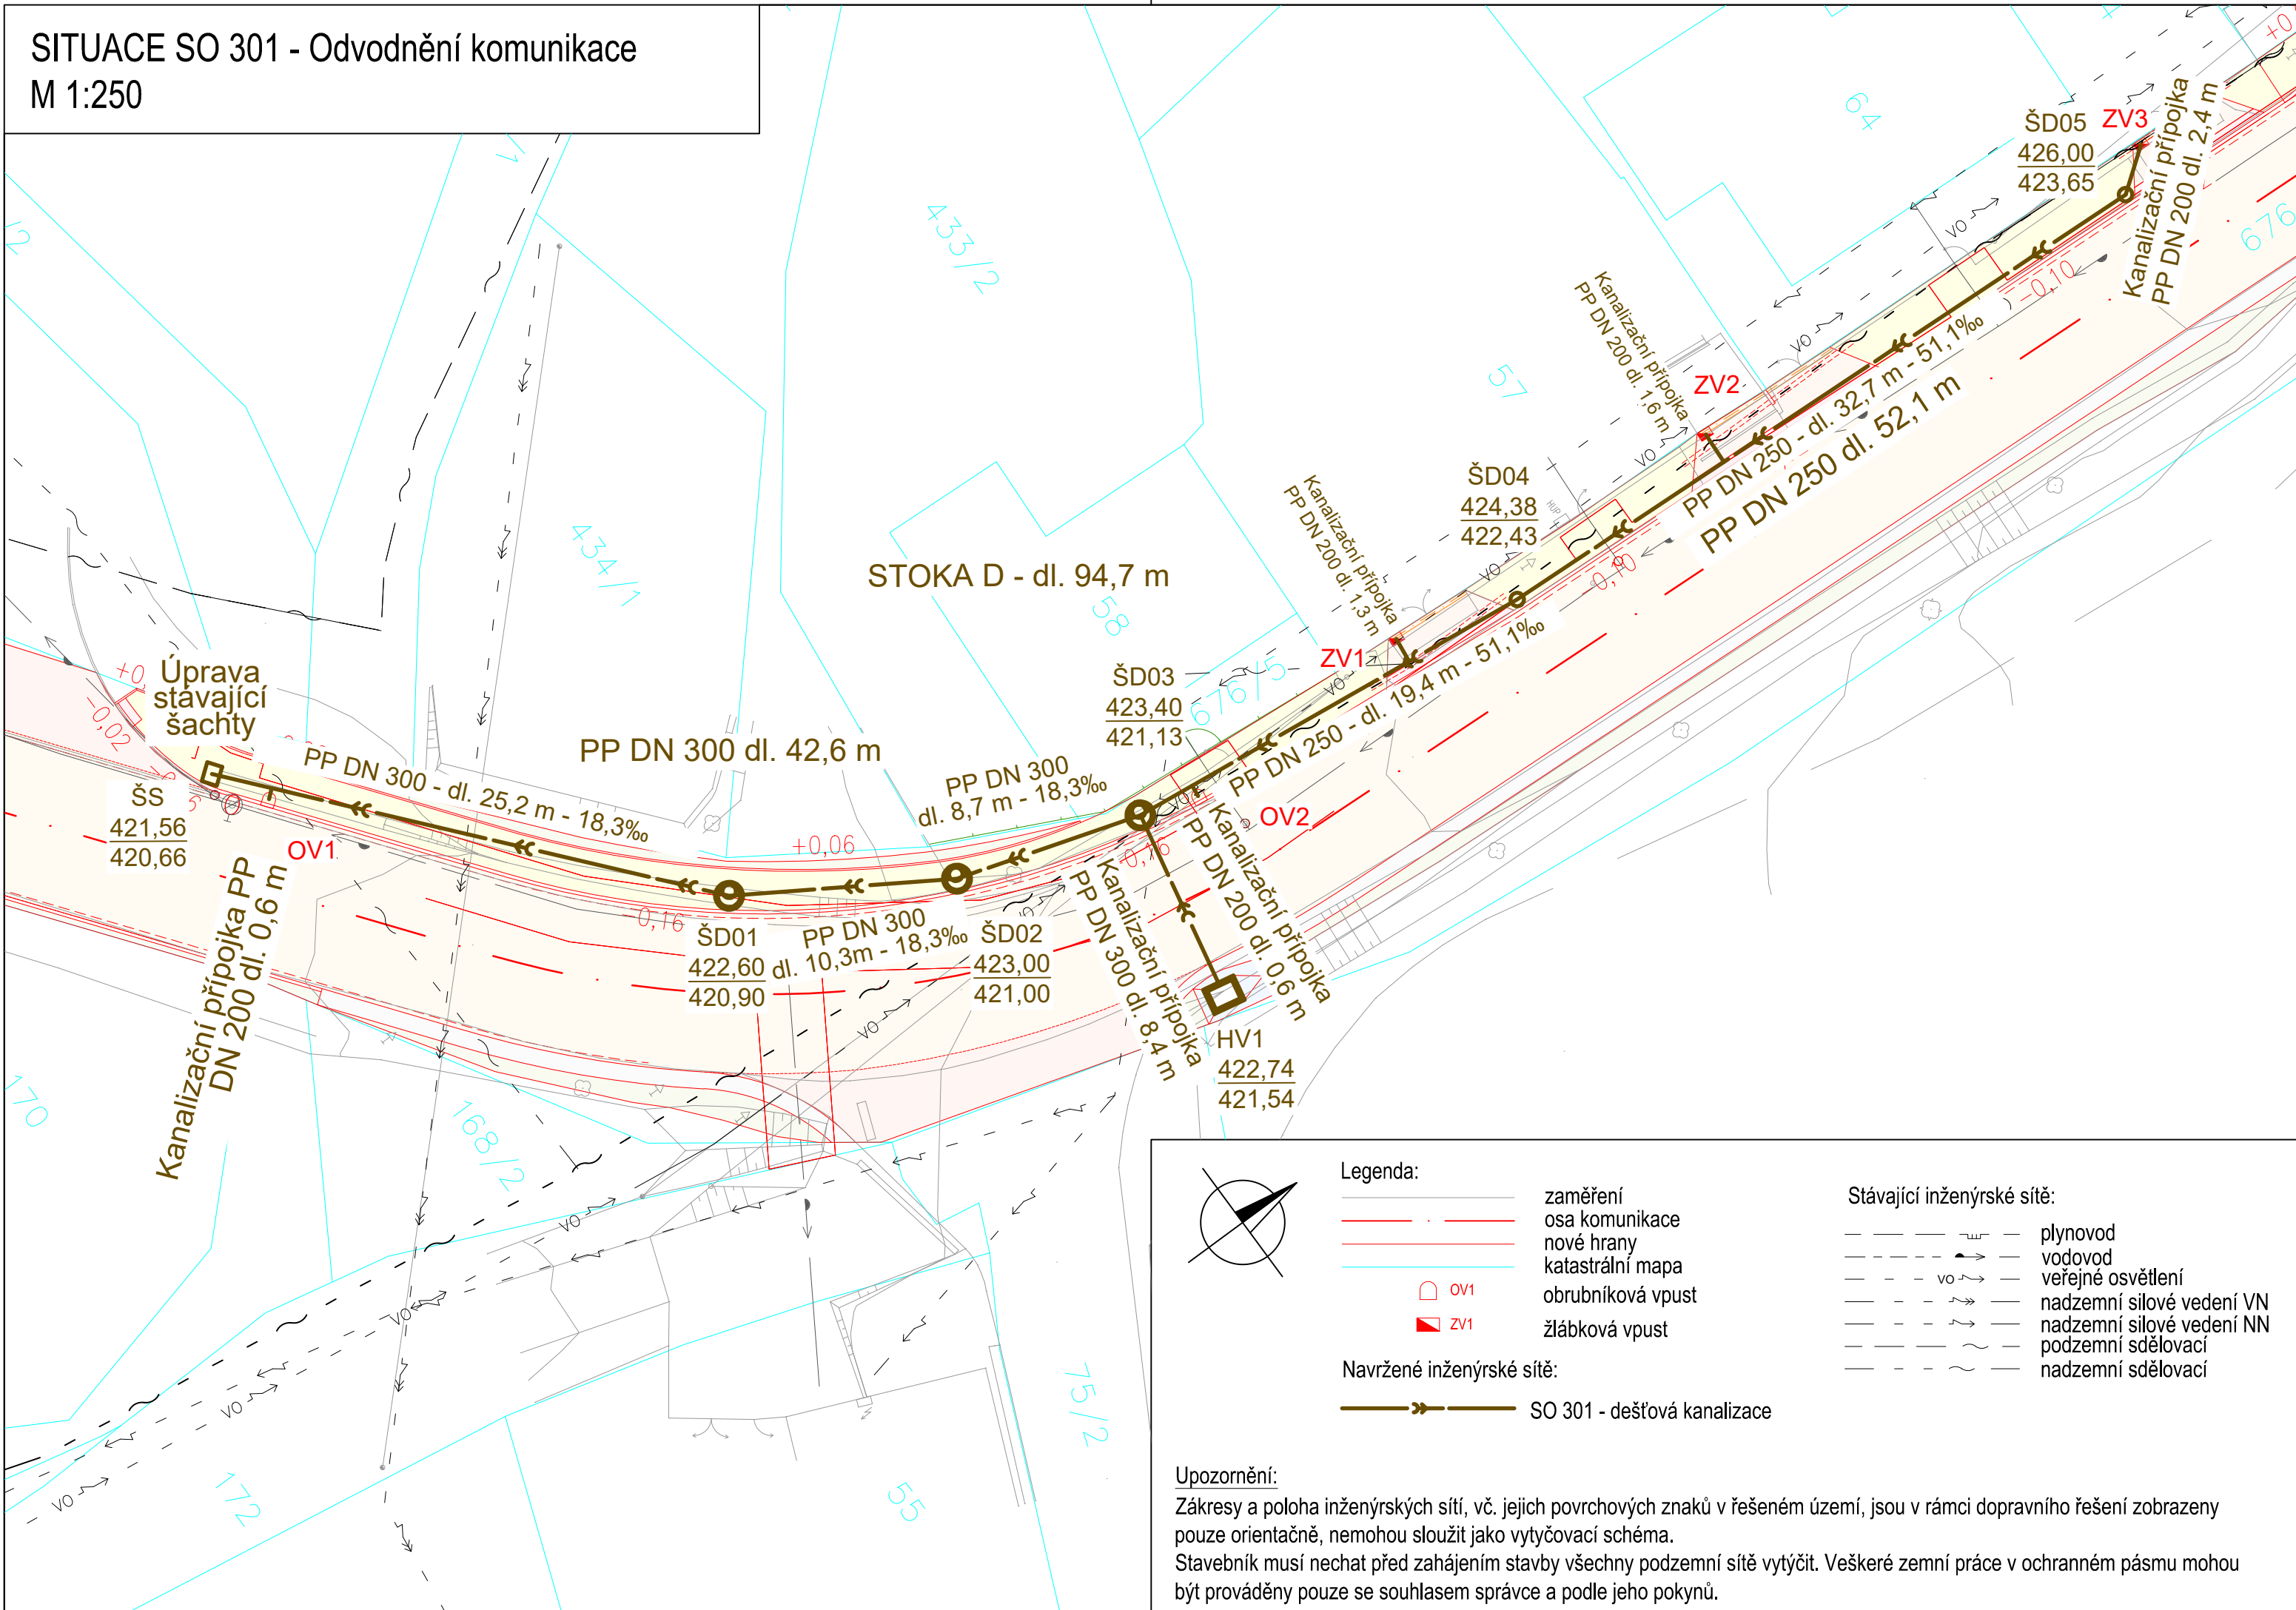

| | | | | |
|--------|-------|-------|------------|----------|
| | | | | |
| Č. | Datum | Popis | Vypracoval | Schválil |
| REVIZE | | | | |

Souřadnicový systém S-JTSK, Výškový systém Bpv

| | |
|-------------|--|
| Objednatel: | Krajská správa a údržba silnic Karlovarského kraje, příspěvková organizace Sokolov, Chebská 282, 356 01 |
|-------------|--|

| | | | |
|-------------------------|--------------------------|--|--|
| Navrhl/vypracoval: | Zodpovědný projektant: | Zhotovitel: | Podzhotovitel: |
| Dominik Hejhal | Ing. František Kos | PRAGOPROJEKT, a.s. K Ryšánce 1668/16, 147 54 Praha 4 | 4roads s.r.o. Slunná 541/27 162 00 Praha 6 +420 724 583 470 |
| Technická kontrola: | Hlavní inženýr projektu: | | |
| Ing. Nikola Rechciglová | Ing. Pavel Paška | | |

| | | | |
|--------------------|---------------------------------------|----------------|------------|
| Kraj: | Karlovarský kraj | Čís.sm.obj.: | 3/ODO/2019 |
| Katastrální území: | Podleší u Sadova | Čís.akce: | 19013 |
| Akce: | III/22129 Modernizace silnice Podleší | Datum: | 11/2020 |
| | | Formát: | 3xA4 |
| | | Měřítko: | 1:250 |
| Část: | SO 301 - Odvodnění komunikace | Stupeň: | DUSP/PDPS |
| Příloha: | Situace | Číslo přílohy: | D.1.3.1.2 |