



Vybavení:

- ① Umyvadlo š. min. 500 mm, bílé
Stojánková umyvadlová páková baterie s prodlouženým ramínkem
Nerez umyvadlový sifon
- ② Sprchový podlahový nerez žlab s mřížkou dl. 1200 mm, š. 70 mm
výška žlabu 67 mm, vývod DN 40
- ③ Ruční sprcha s pákovým ovládáním, délka hadice min. 1500 mm, ve výšce 950 mm
- ④ Zrcadlo 600x1000, osazené ve výšce 900 mm (pozice bude upřesněna na KD)
- ⑤ 3x odkládací police, dřevo alt. plast 200x600 mm (pozice bude upřesněna na KD)
- ⑥ Sklopné sedátko 450x450 mm ve výšce 460 mm, ergonomické, zaoblené hrany
- ⑦ Madla u sprchy ve výšce 800 mm,
u zdi pevné, Tvar L – délka vodorovně 600, svisle 600 mm
u nástupu – sklopné délky 700 mm
- ⑧ Závěs kolem sprchového koutu (bude upřesněno na KD)
- ⑨ Odpadkový koš do koupelny nerez, objem 3 litry
- ⑩ 1x háček na ručník ve výšce 1500 mm
- ⑪ 6x háček na oděvy ve výšce 1500 mm
- ⑫ Zásobník na mýdlo ve výšce 900 mm
- ⑬ 2x myčka podložních mís – osazení a zprovoznění stávajících zařízení

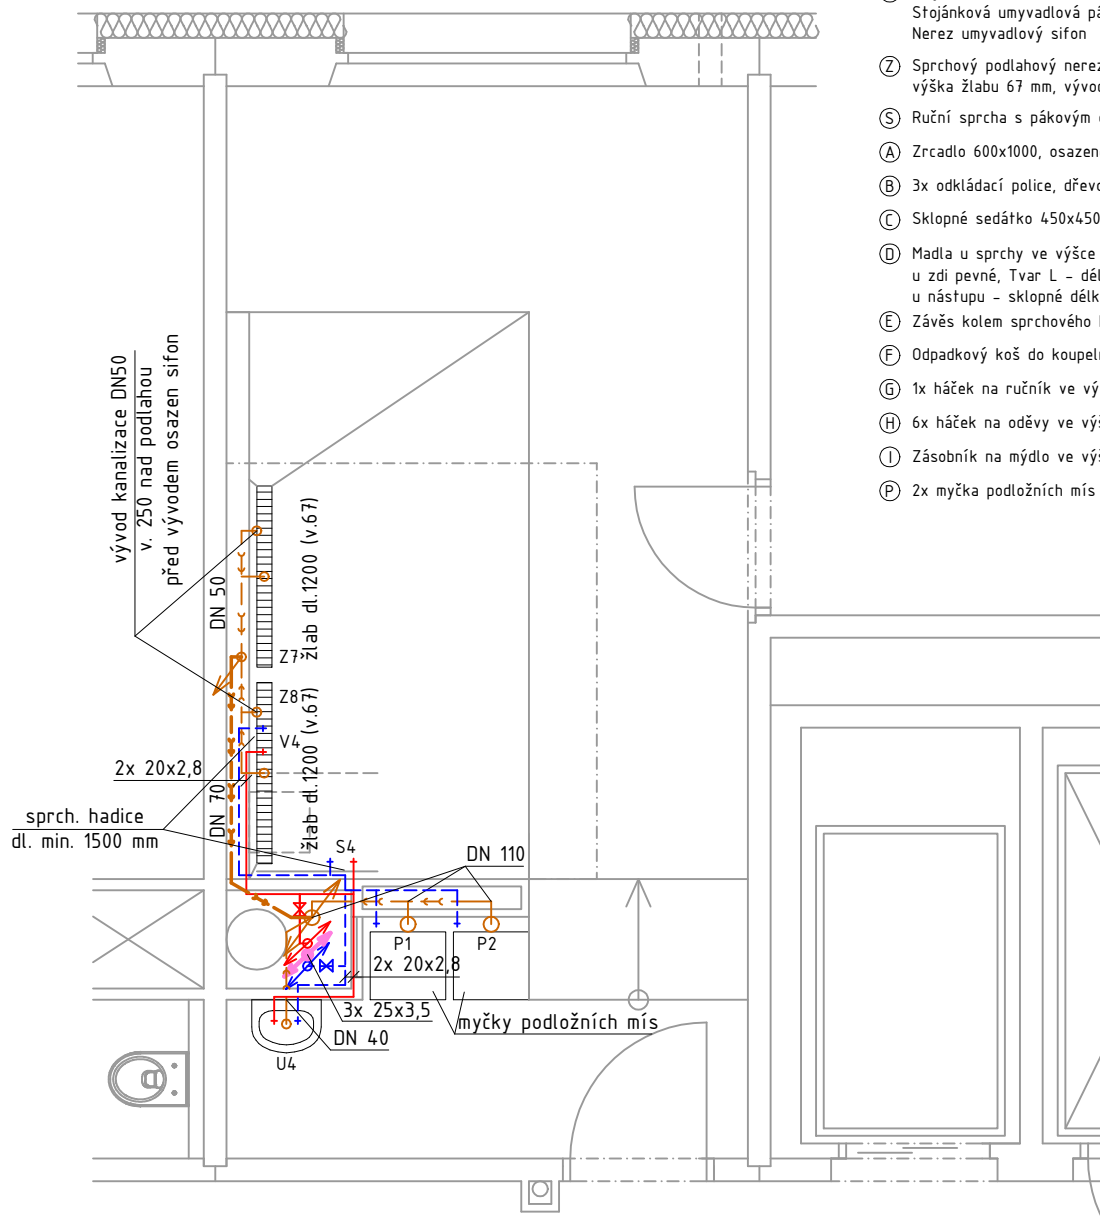

Legenda:

- Studená voda – PPR potrubí PN 20 + návleková izolace z pěnového PE
- Teplá voda – PPR potrubí PN 20 + návleková izolace z pěnového PE
- Cirkulační potrubí – PPR potrubí PN 20 + návleková izolace z pěnového PE
- Kanalizační potrubí – HT potrubí
- Kanalizační potrubí – HT potrubí – vedeno v podhledu

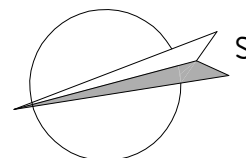

Hlavní projektant:	ing. Pavel Kodýtek		
Odpovědný projektant:	ing. Pavel Kodýtek		
Vypracoval:	ing. Jiří Ťupa		
Investor:	Domov pro seniory „SPÁLENIŠTĚ“ v Chebu, p. o.		
Akce:	REKONSTRUKCE VŠECH CENTRÁLNÍCH KOUPELEN V BYTOVÉ ČÁSTI DOMOVA		Datum: 08-2025
250807	parc. č. st. 6564, k. ú. Cheb, Karlovarský kraj		Stupeň PD: DPS
Příloha:	ZTI – PŮDORYS 5.NP		Měřítko: 1:50
			Označení přílohy: D.1.2.2.06