


1.PP – suterén

stávající plynovod do kuchyně:
velkokuchyňský kombinovaný sporák
(19,0 kW – 2,1 m3.h-1)
velkokuchyňský kombinovaný sporák
(26,0 kW – 2,9 m3.h-1)

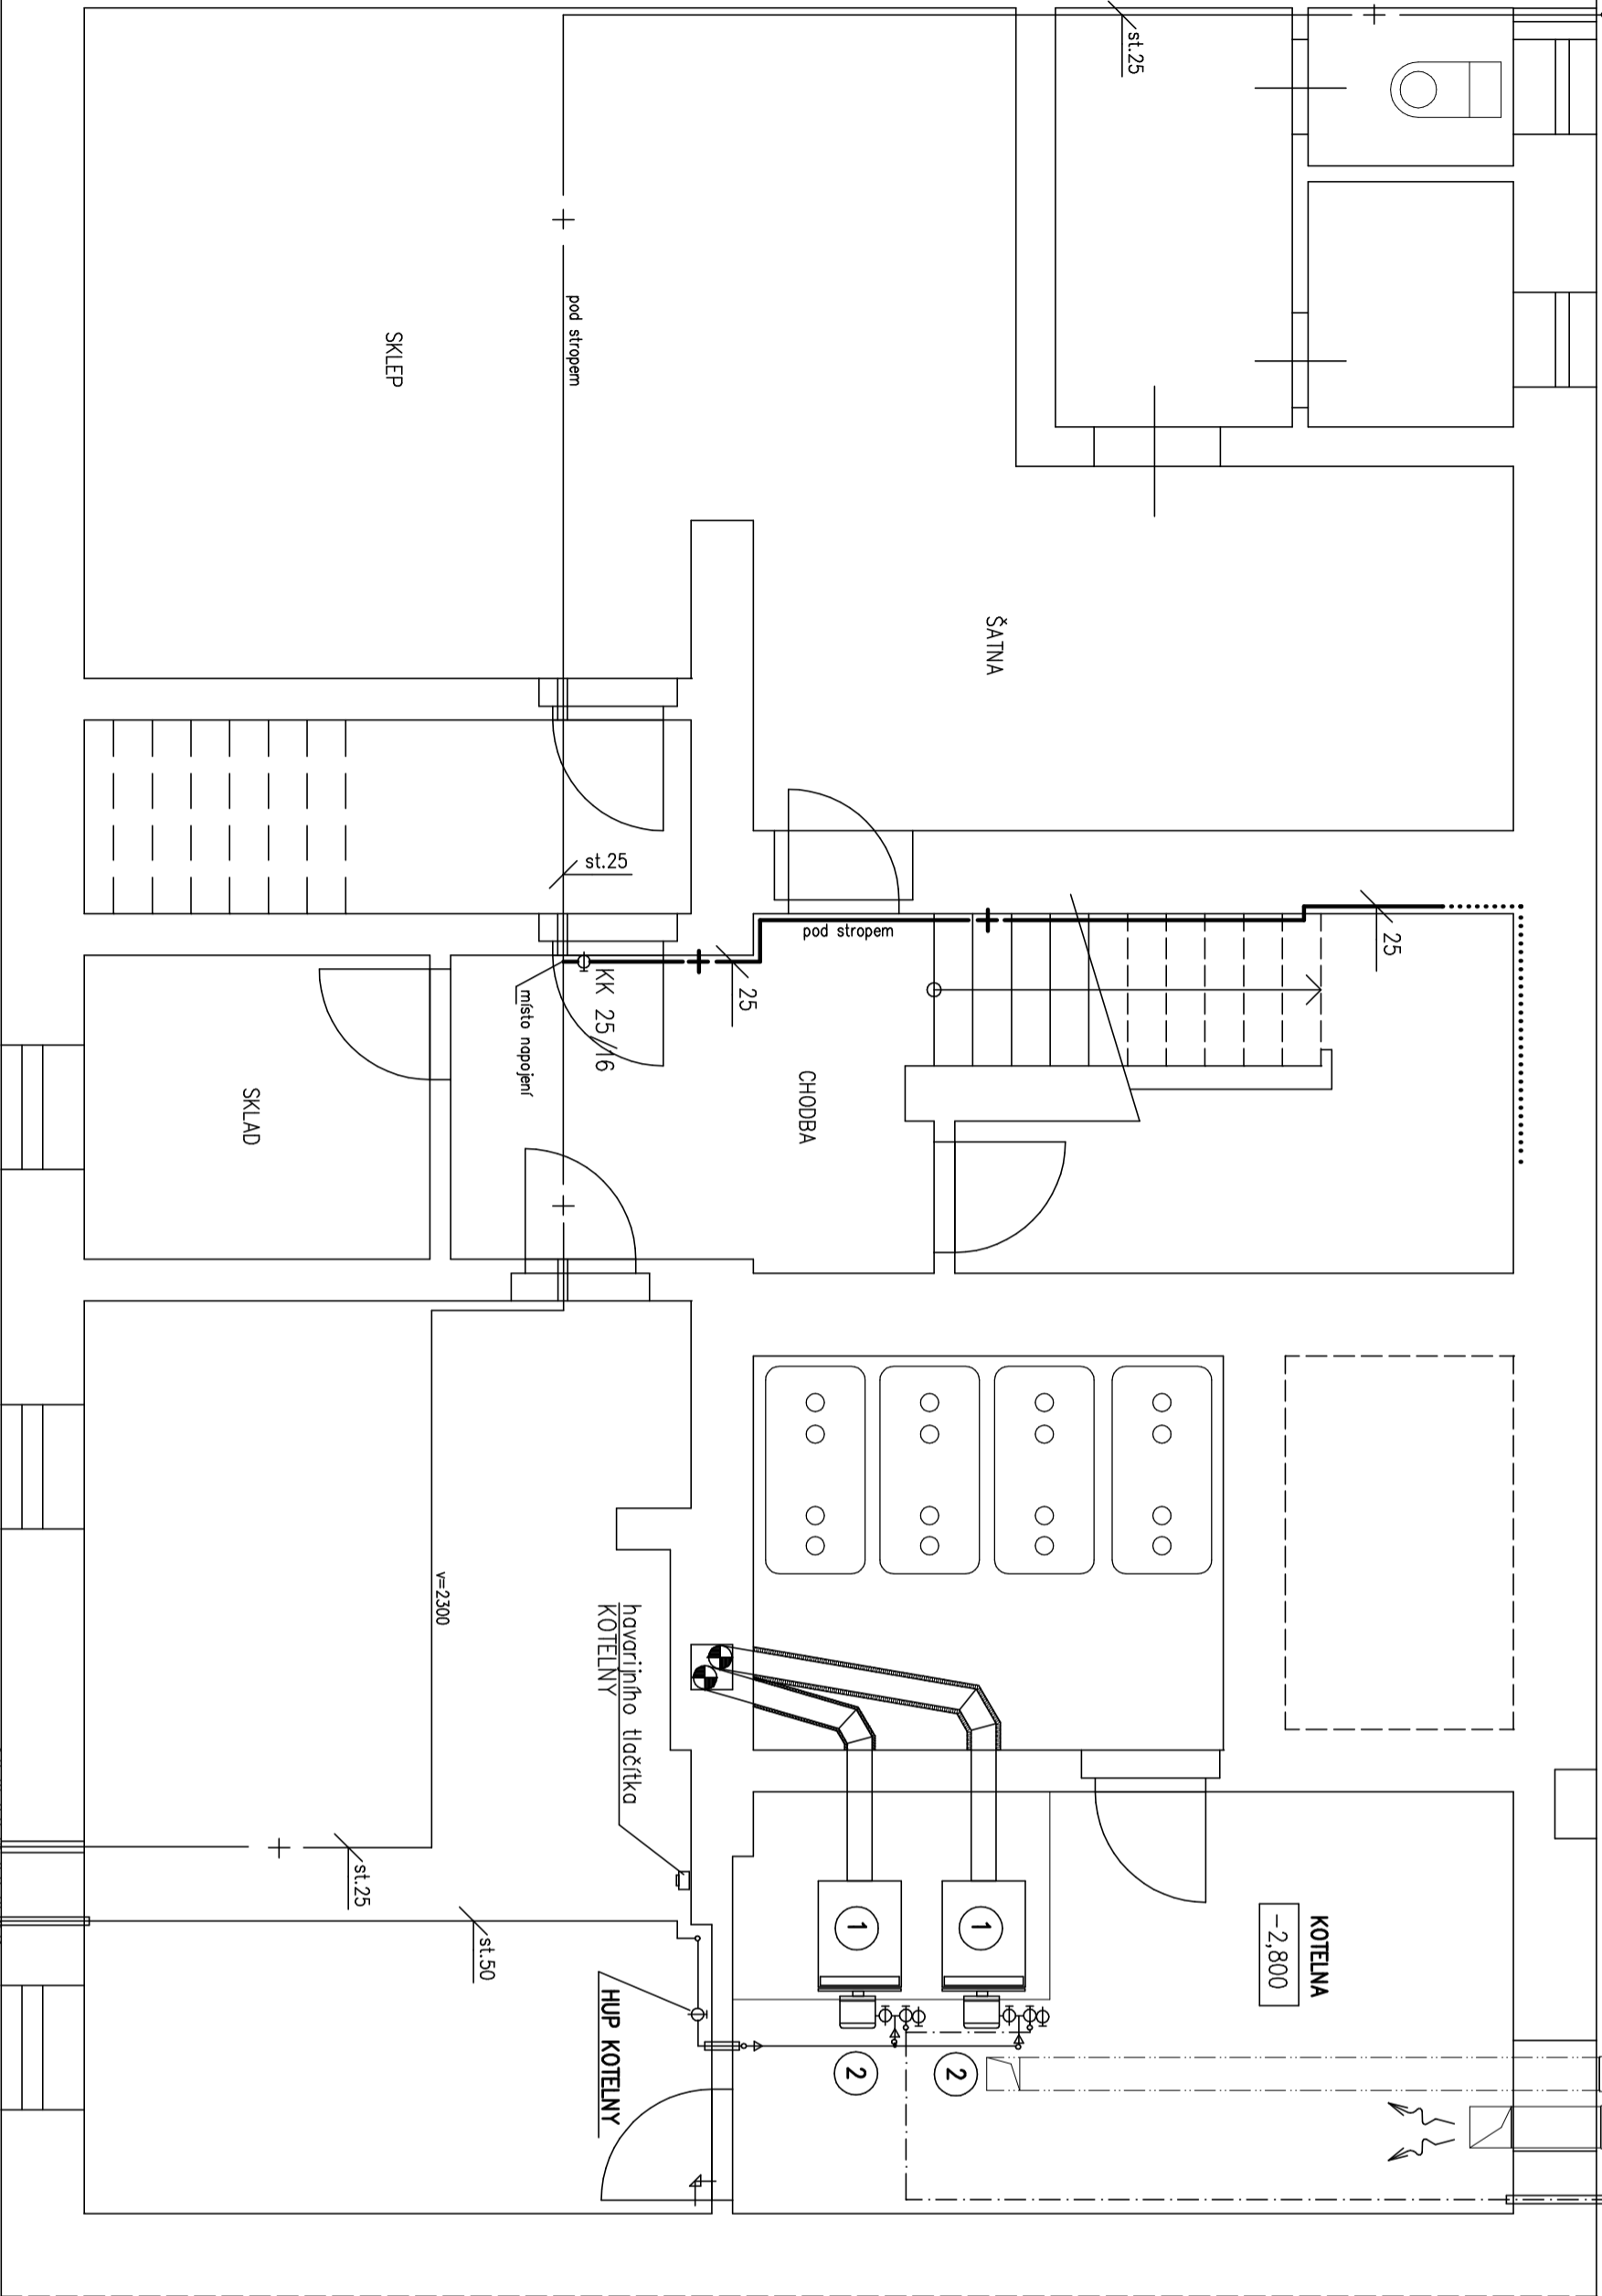

Legenda:

- Plynovod koteleny dle ČSN 38 6420
- - - Odvzdušňovací potrubí dle ČSN 38 6420
- + - Domovní plynovod dle ČSN EN 1775, TPc 704 01
- STL přípojka plynu PE d32, ukončena KK 25/16
- ① Plynový nízkoteplotní litinový kotl FERROMAT GN2 95 (90–101 kW)
- ② Dvousměrný přetlakový plynový hořák WEISHAUPT WG 10/1 C – 12,5 m3.h-1 (25–110 kW)


Přístavek HUP k obvodovému zdívu (viz detail)
níka 1200/1200/450, potopet 300, HUP OPZ – KK 25/16
odbočka pro kotelnu 1.PP – KK 20/16, EVH 1020.02
RTP koteleny – FRANCEL B 25, vstup 300 kPa, výstup 2,0 kPa
Plynové koteleny – ROMBACH G 25/50 Z, rozteč 335 mm
odbočka pro rozvod plynu 1. a 3.NP – KK 20/16
úprava stávajícího měření, RTP – nový
RTP – FRANCEL B 10, vstup 300 kPa, výstup 2,0 kPa
Plynové koteleny – G6, rozteč 250 mm

HUP OPZ – KK DN 25/16
přechod, spojka (PE–oceř), vývod signal, vodíče

STL přípojka PE d32, SDR 11

Membránový plynoměr – KOTELNA
ROMBACH G 25/50 Z, KK 50/16
rozsah měření 0,06–10,0 m3, rozteč 250 mm
rozteč 250 mm , za plynoměr KK 25/16.
stávající plynoměr G4 BK demontovat
Regulátor tlaku plynu B 10 – nový
vstupní tlak STL–300 kPa, výstupní tlak NTL–2,0 kPa
vstup 3/4", výstup 3/4"

1.NP – přízemí

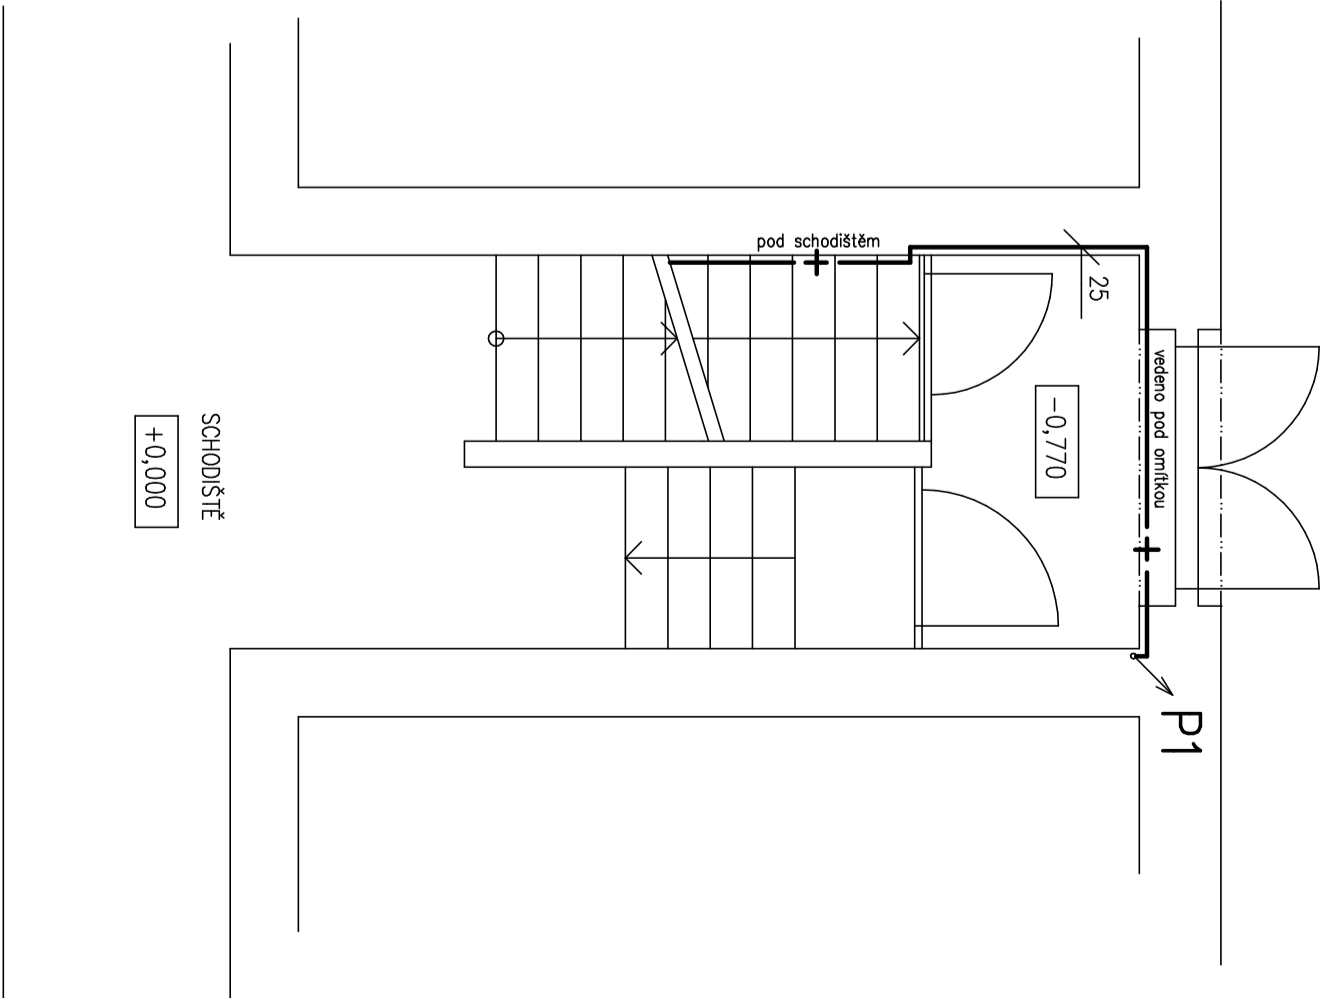

Zádp. proj. (ČKAIT–0300585)		Výprac. (ČKAIT–0301342)	
Ing. Pavel Sobotka		M. Zoufalý	
Kraj: Karlovarský		St.Ú: AŠ	
Investor : Domov pro seniory v Hranicích, Křesňany 776		Mí: HRANICE	
Rekonstrukce objektu domova pro seniory včetně půdní vestavby a solárních panelů Hranice, Křesňany č.p.766 (st.p.č. 852, 928)		Formát: A 3	
Měřítko : 1:50 Půdorys – plynoinstalace		Č. zák. 9/10/14 Z/PD	
		Účel: PD–stov.povolení	
		Číslo: 46865306	
		Č. výkresu : P.1	

DRUH PLYNU, PROVOZVNÍ PŘETLAK: ZEMNÍ PLYN, STL–300 kPa, NTL–2,0 kPa
VEŠKERÉ PROSTUPY NOSNÝMI ZDMÍ A STROPEM OPATŘIT CHRANÍČKOU

Michal Zoufalý-TZB, projektování staveb
Heslov 476, kont. Moravská 5 AŠ
tel/fax 354626039, mobil 729-922981

topel
Číslo: 46865306