



Pavilon A1 – změna v 6. N.P.

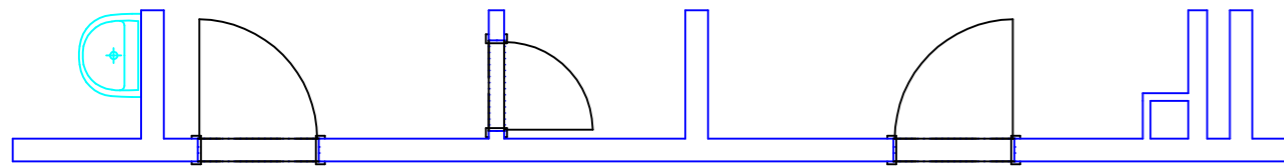

LEGENDA

- U Umyvadlo diturvitové JIKA OLYMP– baterie stojánková G 1/2”
podomítková ZU HL 134.0
- UI Umyvadlo pro imobilní diturvitové JIKA MIA – baterie stojánková G 1/2”
podomítková ZU HL 134.0
- KI Kloset pro imobilní JIKA OLYMP v=450 mm vč. spl.nádržky a sedátka
- SI Sprchová vanička pro imobilní KOLO–TERA 900x900 mm
ZU HL 511 – baterie sprchová nástěnná s pevnou sprchou G 1/2”

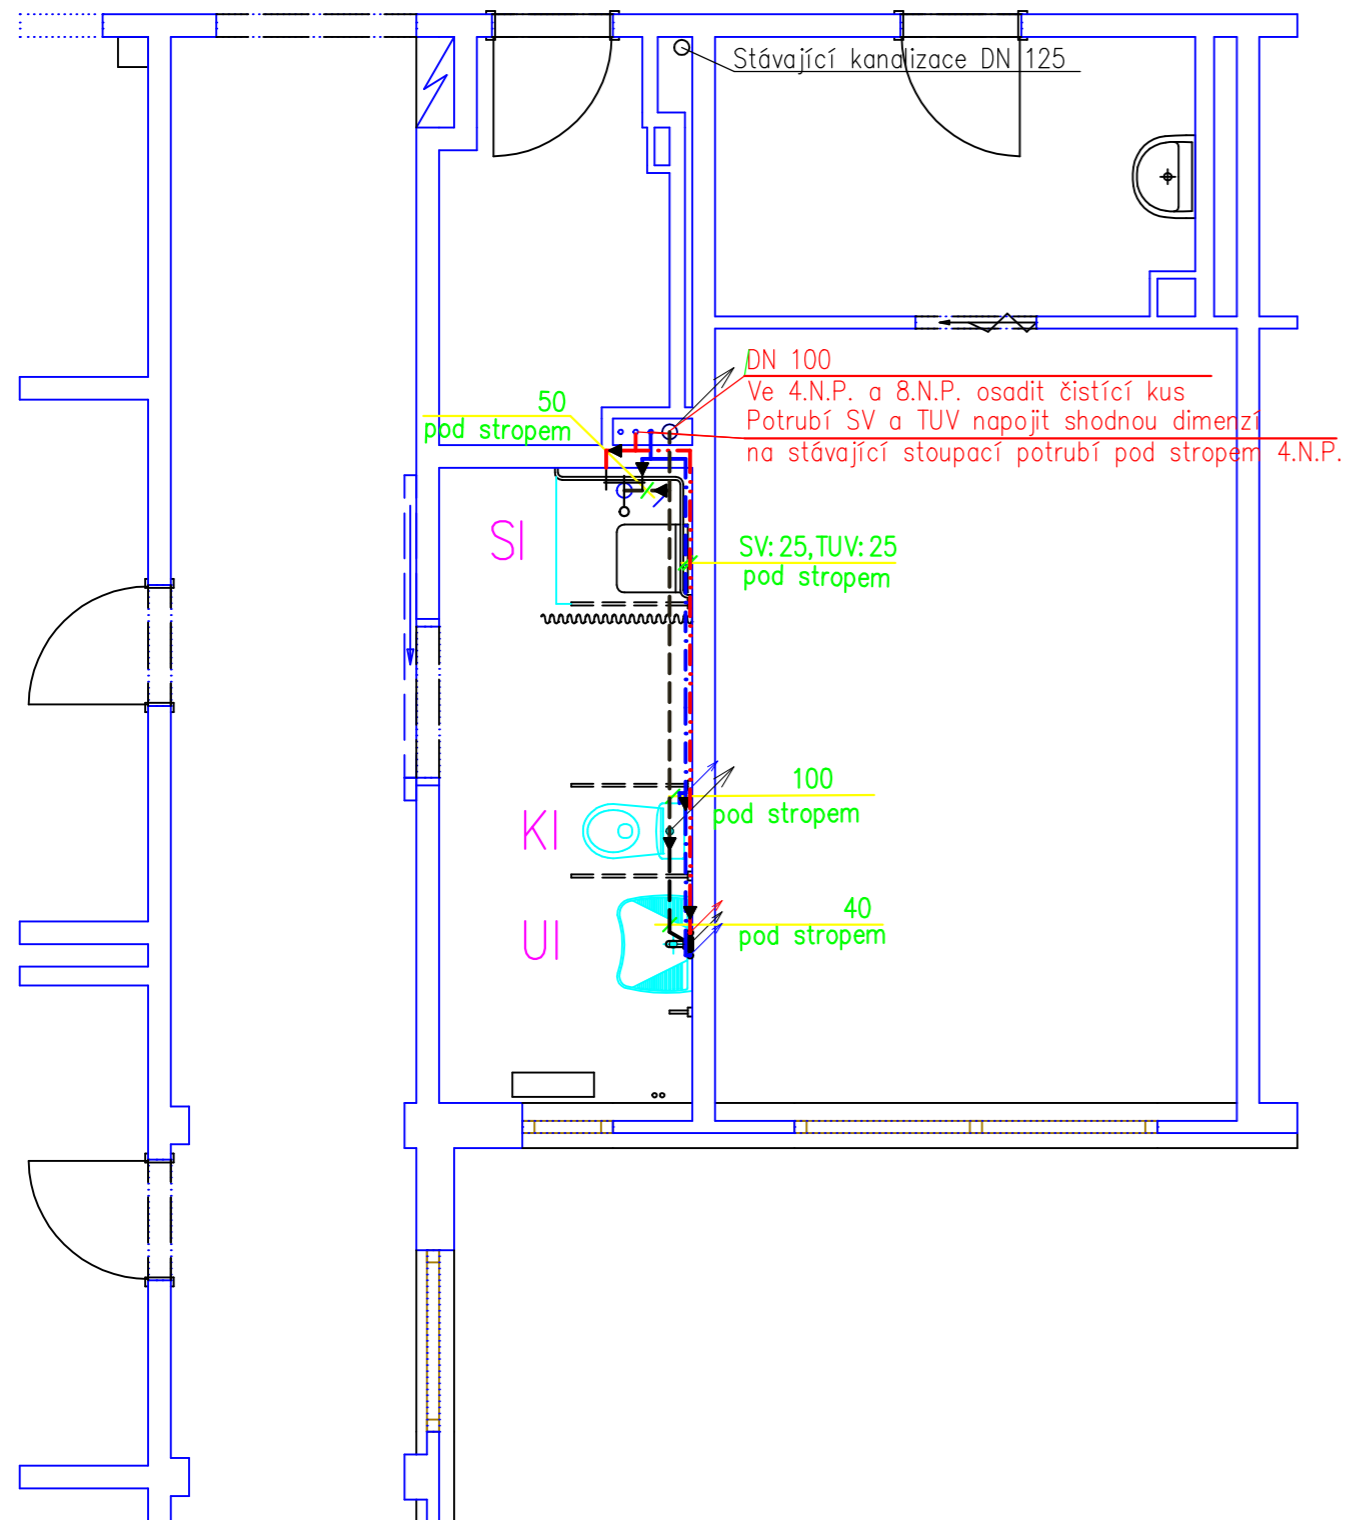

Vypracoval Rudolf Bárta	Zodp. projektant Ivan Křesina	Vedoucí projektu Rudolf Bárta – KPK Na Průhoně 11 Karlovy Vary
Stavebník Domov mládeže a školní jídelna K.Vary Lidická 598/38		formát 2A4
Stavba Domov mládeže a školní jídelna Lidická 590/38 K.Vary Úprava soc.zař. v ubytovnách žáků – ČÁST ZTI –A1”		datum 01.2018
Obsah výkresu Půdorys kanalizace a rozvodu vody v 6 .N.P.		účel DSP
		č. zakázky 1.2018
		archivní č. 180101
		Měřítko 1:50
		Č. výkresu 3