










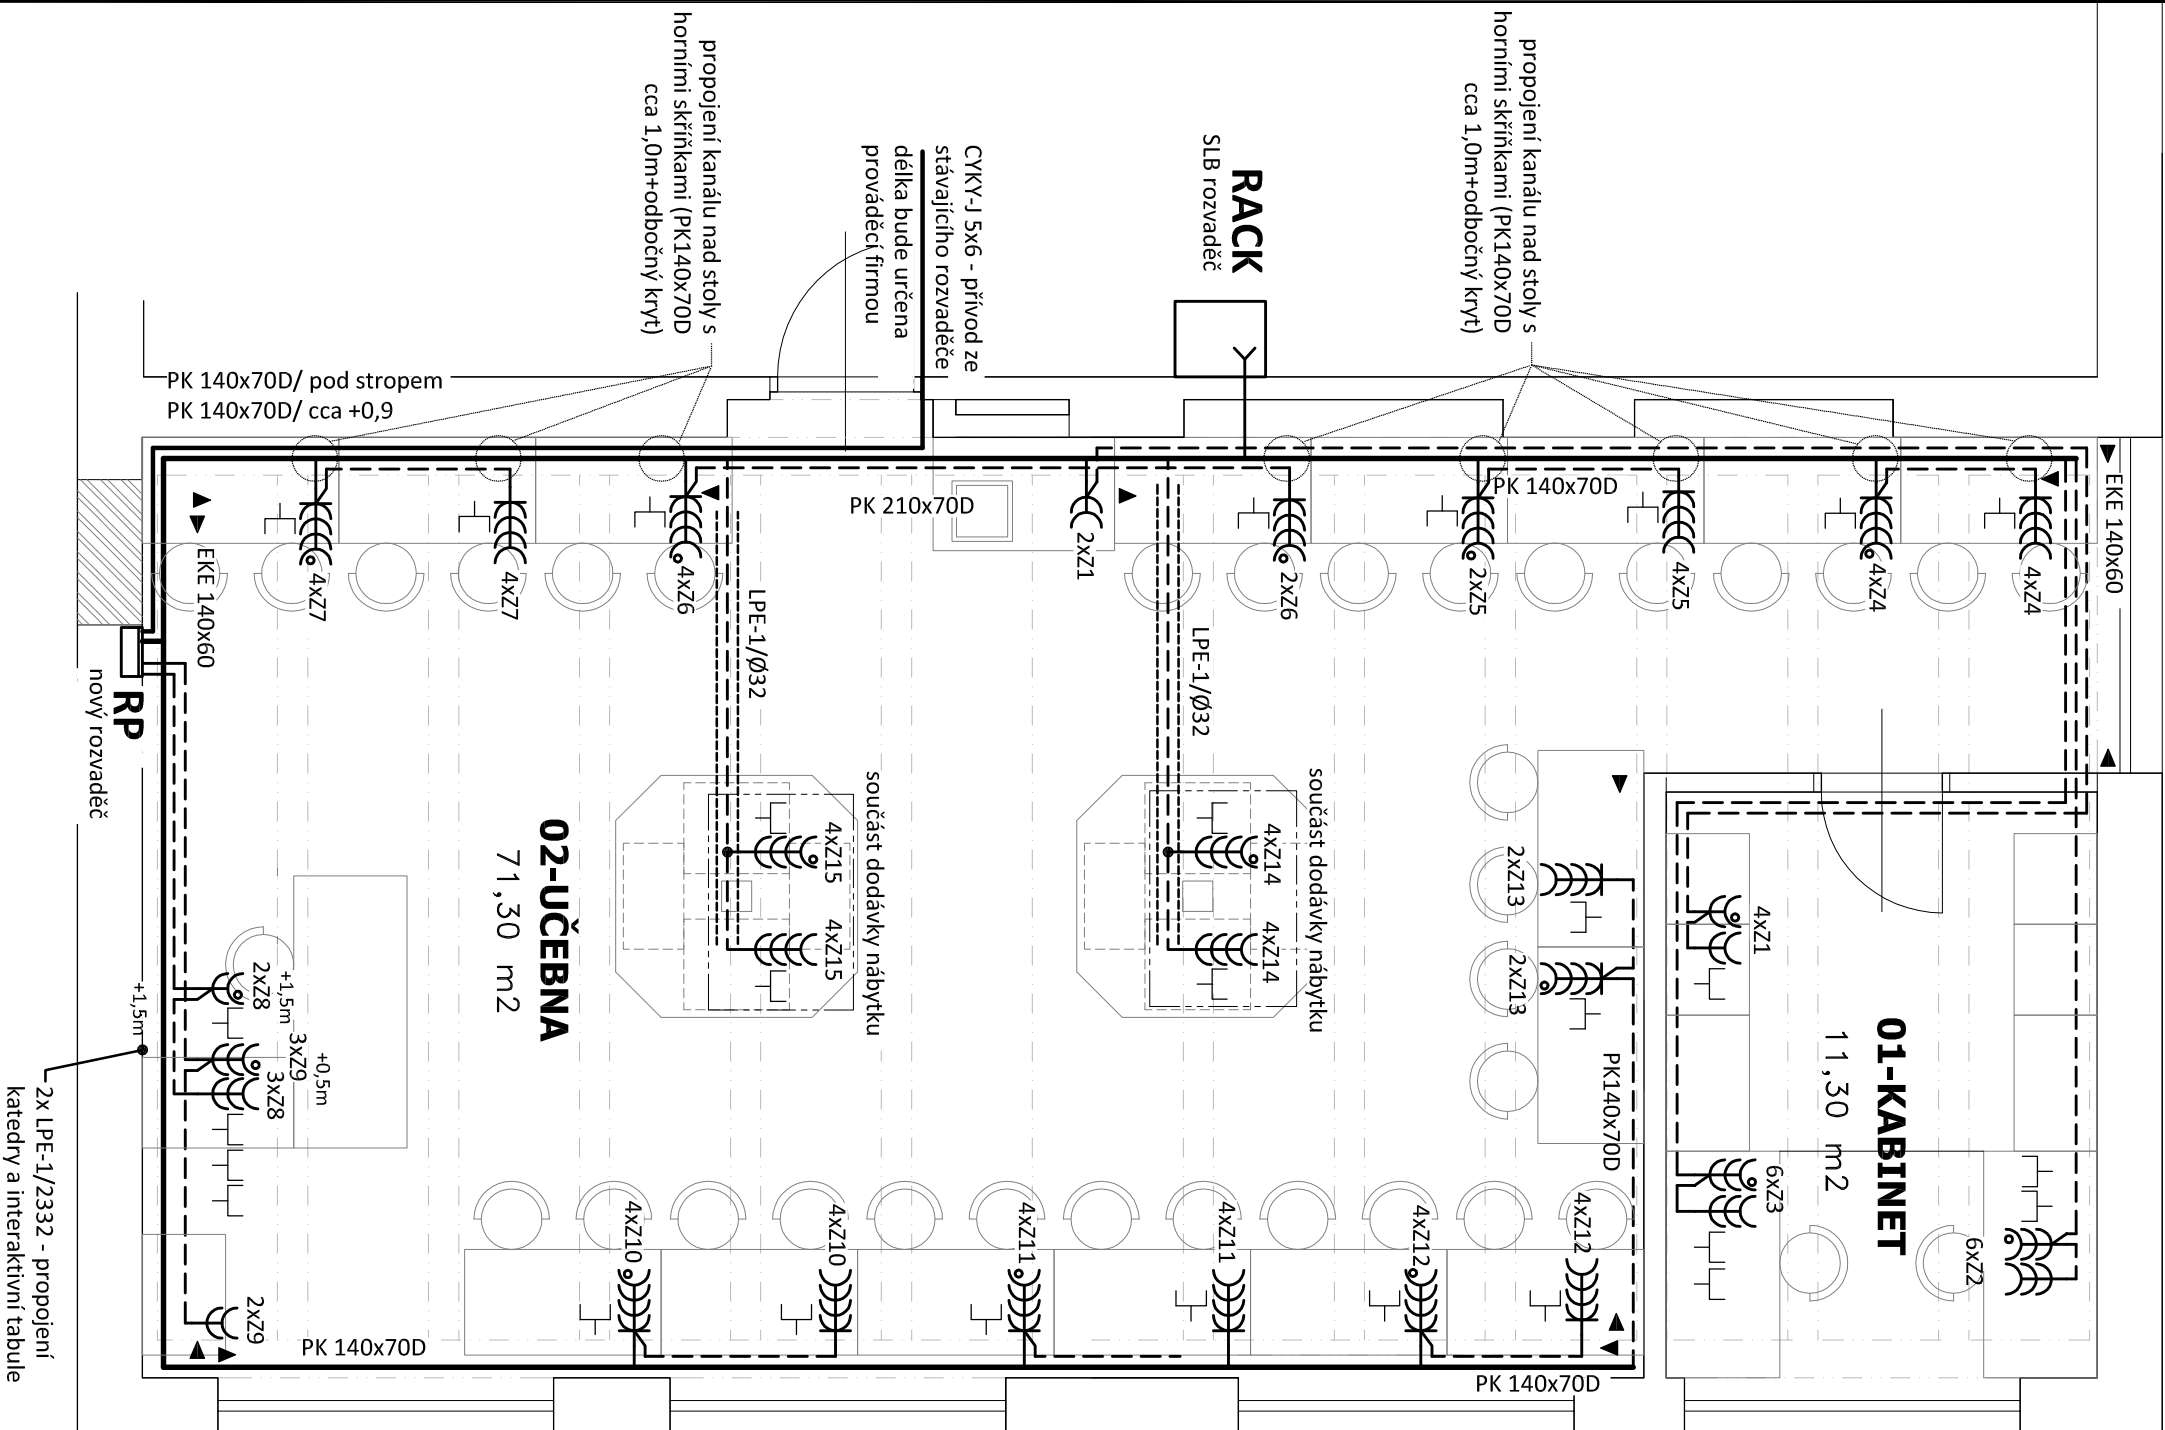

PŮDORYS - ZÁSUVKOVÉ ROZVODY

měřítko 1:50




LEGENDA:

- | | |
|---|--|
|  | Přívodní vedení (ČKRY-J 5x6) |
|  | Společná trasa vedení |
|  | Zásuvkové rozvody |
|  | Vedení uloženo v trubce v podlaže |
|  | Vedení uloženo v podparapetním kanále |
|  | Jednoduchá zásuvka pod omítku, 16A/250V, IP20 |
|  | Jednoduchá zásuvka podparapetním kanále, 16A/250V, IP20 |
|  | Jednoduché zásuvky ve společném rámečku, 16A/250V, IP20 |
|  | Jednoduchá zásuvka s přepět. ochranou - akustickou, 16A/250V, IP20 |
|  | Komunikační zásuvka RJ45 - viz.samostatný výkres |

POZNÁMKA:

Napěťová soustava:
3+NPE stř. 50Hz, 230/400V, TN-C-S (Rstávající)
3+NPE stř. 50Hz, 230/400V, TN-S (RP)
Ochrana před nebezpečným dotykem neživých částí
dle ČSN 33 20000-4-41 ed. 3:
při poruše - automatickým odpojením
doplňková ochrana - proudovými chrániči

Zodpovědný projektant:		Výpracoval	
Klimešová Miroslava		Klimešová Miroslava	
Kraj:	Karlovarský	SÚ:	Ostrov
Investor:	GYMNÁZIUM Ostrov, Studentská 1205, 363 01 Ostrov		
Akce:	ZŘÍZENÍ UČEBNÝ MIKROBIOLOGIE GYMNÁZIUM OSTROV		
Objekt:	D.1.4.d - Elektroinstalace		
Název:	PŮDORYS - ZÁSUVKOVÉ ROZVODY		
		PROJEKTANT AKCE:	
M. Klimešová - 3D PROJEKT		Úvalská 604/2, 360 09 K. Vary	
IČO: 722 70 179, Tel. 731 409 028			
Formát: A3	Číslo paré: 1		
Stupeň: DSP			
Č. zak.: E-190132			
Datum: 04/2019			
Měřítko: 1:50			
Číslo výkresu:	D.1.4.d / 4		