


LEGENDA:

- STÁVAJÍCÍ SÍTĚ
- >--- KANALIZACE
  - >--- VODOVOD
  - >--- MINERÁLNÍ VODOVOD
  - === MINERÁLNÍ VODOVOD V KANÁLE
  - +--- TEPLOVOD
  - +--- SDĚLOVACÍ KABELY
  - +--- ELEKTRO NN
  - +--- PLYNOVOD NTL
- RUŠENÉ
- X X X
- NOVÉ
- >--- KANALIZACE JEDNOTNÁ
  - >--- KANALIZACE DEŠŤOVÁ
  - >--- KANALIZACE SPLAŠKOVÁ
  - >--- VODOVOD
  - >--- ELEKTRO VN
  - +--- TEPLOVOD
- RŠ
- DŠ
- REVIZNÍ ŠACHTA JEDNOTNÉ KANALIZACE
  - REVIZNÍ ŠACHTA DEŠŤOVÉ KANALIZACE
- HRANICE POZEMKU
- PODZEMNÍ ČÁST OBJEKTU SO 102

POZNÁMKA:

PŘED ZAHÁJENÍM VÝKOPOVÝCH PRACÍ ZABEZPEČÍ ZHOTOVITEL STAVBY VE SPOLUPRÁCI SE SPRÁVCÍ JEDNOTLIVÝCH SÍTÍ VYTÝČENÍ A OVĚŘENÍ VŠECH STÁVAJÍCÍCH ZAŘÍZENÍ A INŽENÝRSKÝCH SÍTÍ, ABY NEDOŠLO PŘI REALIZACI STAVBY K JEJICH POŠKOZENÍ. VŠEKERÉ ZEMNÍ PRÁCE V OCHRANNÉM PÁSMU PODZEMNÍCH SÍTÍ JE NUTNO PROVÁDĚT RUČNĚ, PŘI DODRŽENÍ ZÁSAD BEZPEČNOSTI PRÁCE A STANOVISKA PŘÍSLUŠNÝCH SPRÁVCŮ.

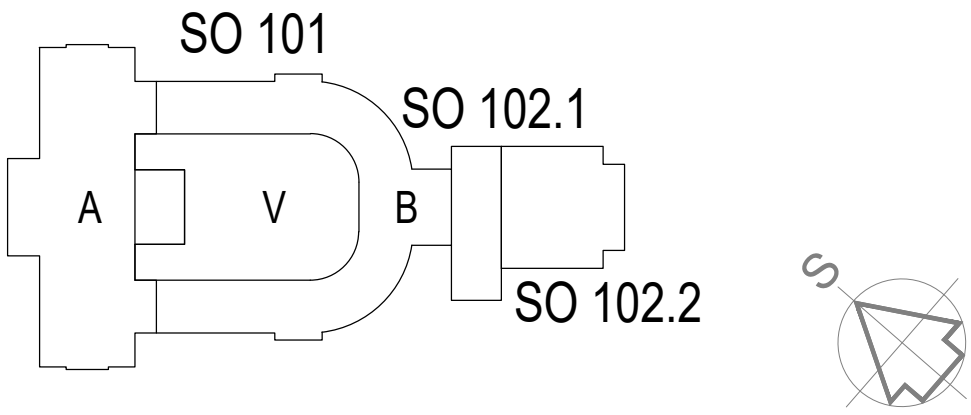

REVIZE:	POPIS ZMĚNY:	DATUM:	VYPRACOVAL:
XXX	XXX	XXX	XXX
XXX	XXX	XXX	XXX
XXX	XXX	XXX	XXX

VÝŠKOVÝ SYSTÉM BpV ±0,000 = 385,29 m n. m.

AKCE:	KARLOVY VARY - REVITALIZACE OBJEKTU CÍSAŘSKÝCH LÁZNÍ ZMĚNA 2		STUPEŇ PD: DPS-DOKUMENTACE PRO PROVEDENÍ STAVBY	
	INVESTOR A OBJEDNATEL: KARLOVARSKÝ KRAJ Závodní 353/88, 360 21 Karlovy Vary - Dvory		OBJEKT: IO 106 ZRUŠENÍ NTL PŘÍPOJKY PLYNU	
MÍSTO STAVBY: Mariánskolázeňská 302, KARLOVY VARY pozemky parc. č. 902, 903/2, k.ú. Karlovy Vary	PROFESE: D.1.4.1 ZDRAVOTNĚ TECHNICKÉ INSTALACE		ZAKÁZKOVÉ ČÍSLO: 30080111-4	
	MÍSTO STAVBY: Mariánskolázeňská 302, KARLOVY VARY pozemky parc. č. 902, 903/2, k.ú. Karlovy Vary		AUTORIZACE:	
GENERÁLNÍ PROJEKTANT: INTAR a.s. Bezručova 81/17a, 602 00 Brno tel.: +420 543 422 211 www.intar.cz, info@intar.cz	DATUM: 12/2018		FORMÁT: 5 x A4	
	VEDOUcí PROJEKTU: JAROSLAV KUPR, jkupr@intar.cz		MĚŘÍTKO: 1:200	
HLAVNÍ ING. PROJEKTU: ING. MARTIN STRNAD, mstrnad@intar.cz	ZHOTOVITEL ČÁSTI: Martin Jokl Višňová 573/C, 289 24 Milovice tel.: +420 606 762 662 martinjokl@seznam.cz		VÝKRES: SITUACE	
	ODPOVĚDNÝ PROJEKTANT: Martin Jokl		EVIDENČNÍ ČÍSLO: 30080111-4/IO 106/D.1.4.1	
VYPRACOVAL: MARTIN JOKL, martinjokl@seznam.cz		ČÍSLO VÝKRESU: 100		REVIZE: -