 


LEGENDA :

== Měděné předizolované potrubí přímého chlazení



Vnitřní nástěnná klimatizační jednotka





8°C
25°C

Zimní výpočtová teplota v místnosti
Letní výpočtová teplota v místnosti



-15°C
32°C

Zimní venkovní výpočtová teplota
Letní venkovní výpočtová teplota

Chladicí potrubí izolováno nenasákovou kaučukovou izolací.
Polohy tras doplňují/upřesňují koordinační výkresy a výkresy interiéru, které jsou nadřazené profesním dílům.

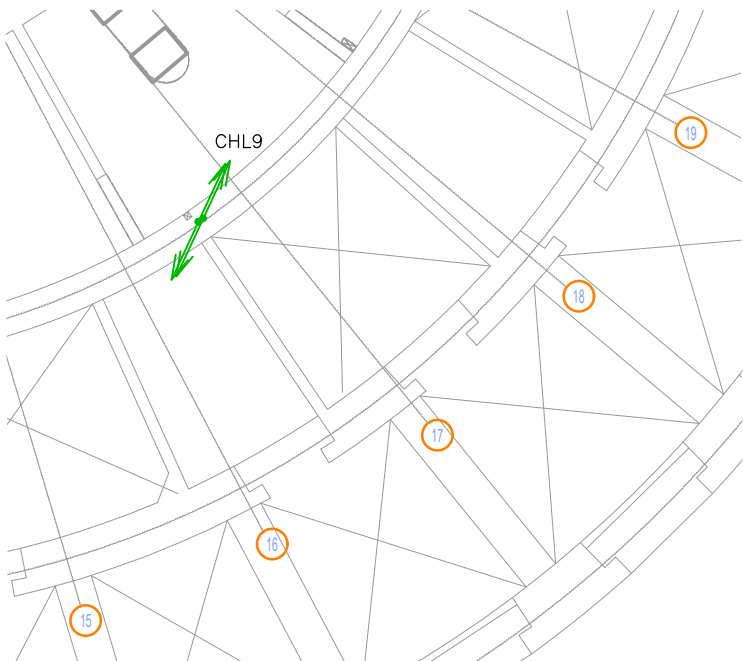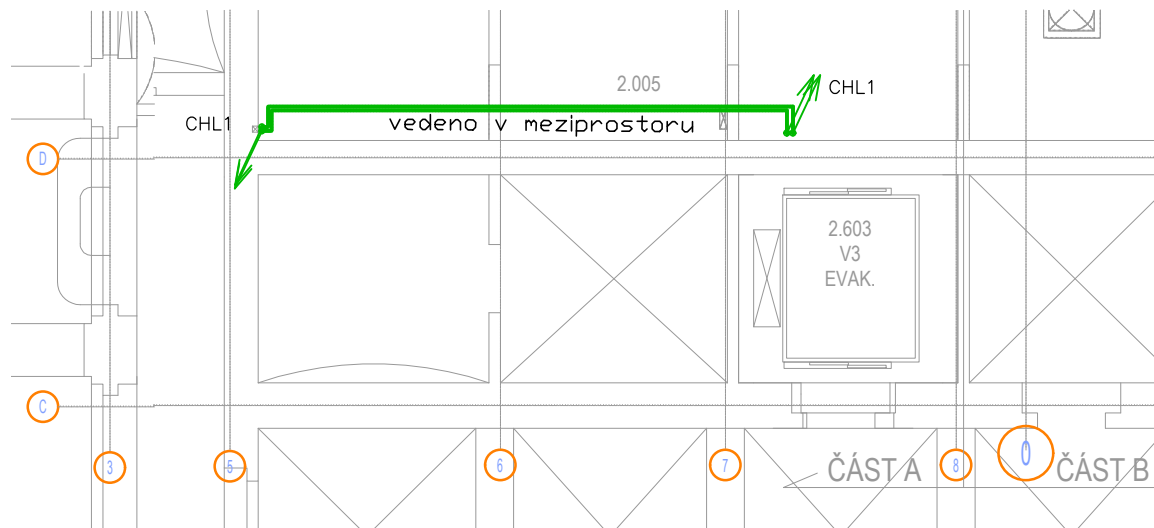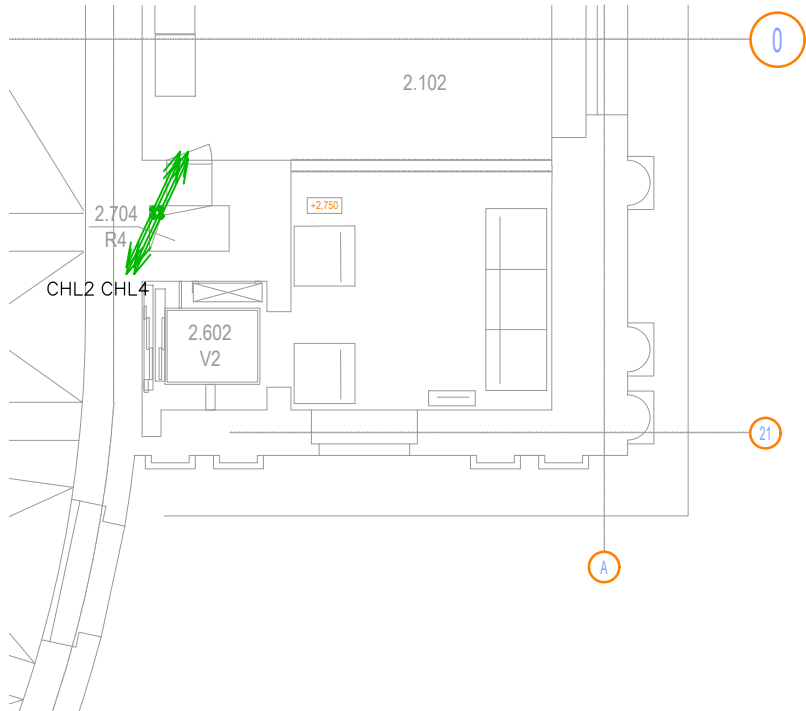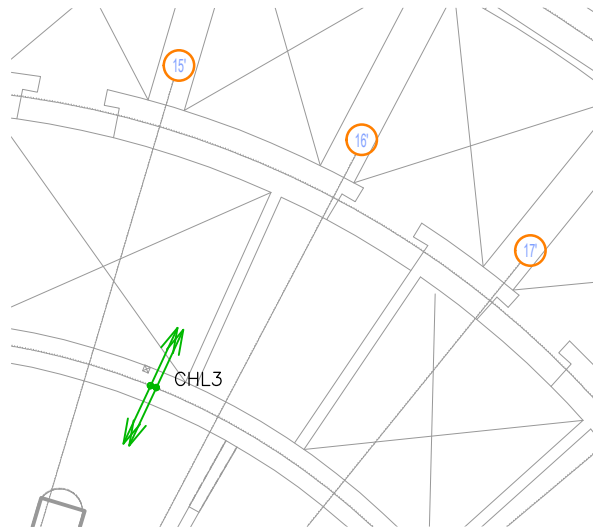

SO 101 CLKV - 1. MEZIPATRO		
ozn. míst.	účel místnosti	plocha (m2)
2.001	technický prostor (strojovna)	27,8
2.002	instalační prostor	11,6
2.003	technický prostor (strojovna)	27,8
2.004	instalační prostor	5,3
2.005	instalační prostor	96,1
2.006	instalační prostor (oblouk)	92,0
2.007	instalační prostor	96,1
2.101	hygienické zázemí, WC	2,8
2.102	technická místnost silnoprůd	28,6
SCHODIŠTĚ		
2.504	S4 - provozní schodiště	9,9
VÝTAHY		
2.602	V2 - výtah osobonákladní	2,8
2.603	V3 - výtah evakuační	6,9
2.604	V4 - výtah osobonákladní	6,9
INSTALAČNÍ ŠACHTY		
2.703	R3 - šachta 1PP-krov	0,63
2.704	R4 - šachta 1PP-krov	0,63

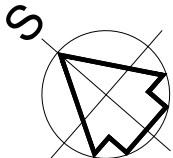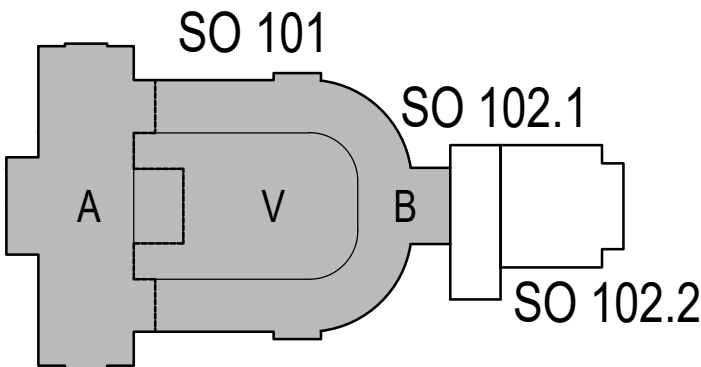

REVIZE:	POPIS ZMĚNY:	DATUM:	VYPRACOVAL:
XXX	XXX	XXX	XXX
XXX	XXX	XXX	XXX
XXX	XXX	XXX	XXX

VÝŠKOVÝ SYSTÉM Bpv ±0,000 = 385,29 m n. m.

AKCE: KARLOVY VARY - REVITALIZACE OBJEKTU CÍSAŘSKÝCH LÁZNÍ		STUPEŇ PD: DPS-DOKUMENTACE PRO PROVEDENÍ STAVBY	
INVESTOR A OBJEDNATEL: KARLOVARSKÝ KRAJ Závodní 353/88, 360 21 Karlovy Vary - Dvory		OBJEKT: SO 101 - HISTORICKÁ BUDOVA	
MÍSTO STAVBY: Mariánskolázeňská 302, KARLOVY VARY pozemky parc. č. 902, 903/2, k.ú. Karlovy Vary		PROFESE: D.1.4.4 - CHLAZENÍ	
GENERÁLNÍ PROJEKTANT: INTAR INTAR a.s. Bezručova 81/17a, 602 00 Brno tel.: +420 543 422 211 www.intar.cz, info@intar.cz		ZAKÁZKOVÉ ČÍSLO: 30080111-4	
VEDOUČÍ PROJEKTU: JAROSLAV KUPR, jkupa@intar.cz		AUTORIZACE:	
HLAVNÍ ING. PROJEKTU: ING. MARTIN STRNAD, mstrnad@intar.cz		DATUM: 12/2018	
ZHOTOVITEL ČÁSTI: SUBITECH Subitech s.r.o. Na Rejdišti 435, 250 64 Měšice tel.: +420 605 907 491 www.subitech.cz, subrt@subitech.cz		FORMÁT: 3 x A4	
ODPOVĚDNÝ PROJEKTANT: Ing. Tomáš Marek,		KOPIE:	
VYPRACOVAL: Ing. Petr ŠUBRT, subrt@subitech.cz		MĚŘÍTKO: 1:100	
		VÝKRES: PŮDORYS 1.MEZIPATRO	
		EVIDENČNÍ ČÍSLO: 30080111-4/SO 101/D.1.4.4	
		ČÍSLO VÝKRESU: 102	
		REVIZE: -	