



# PŘEHLEDNÁ SITUACE STAVBY

## M=1:25000

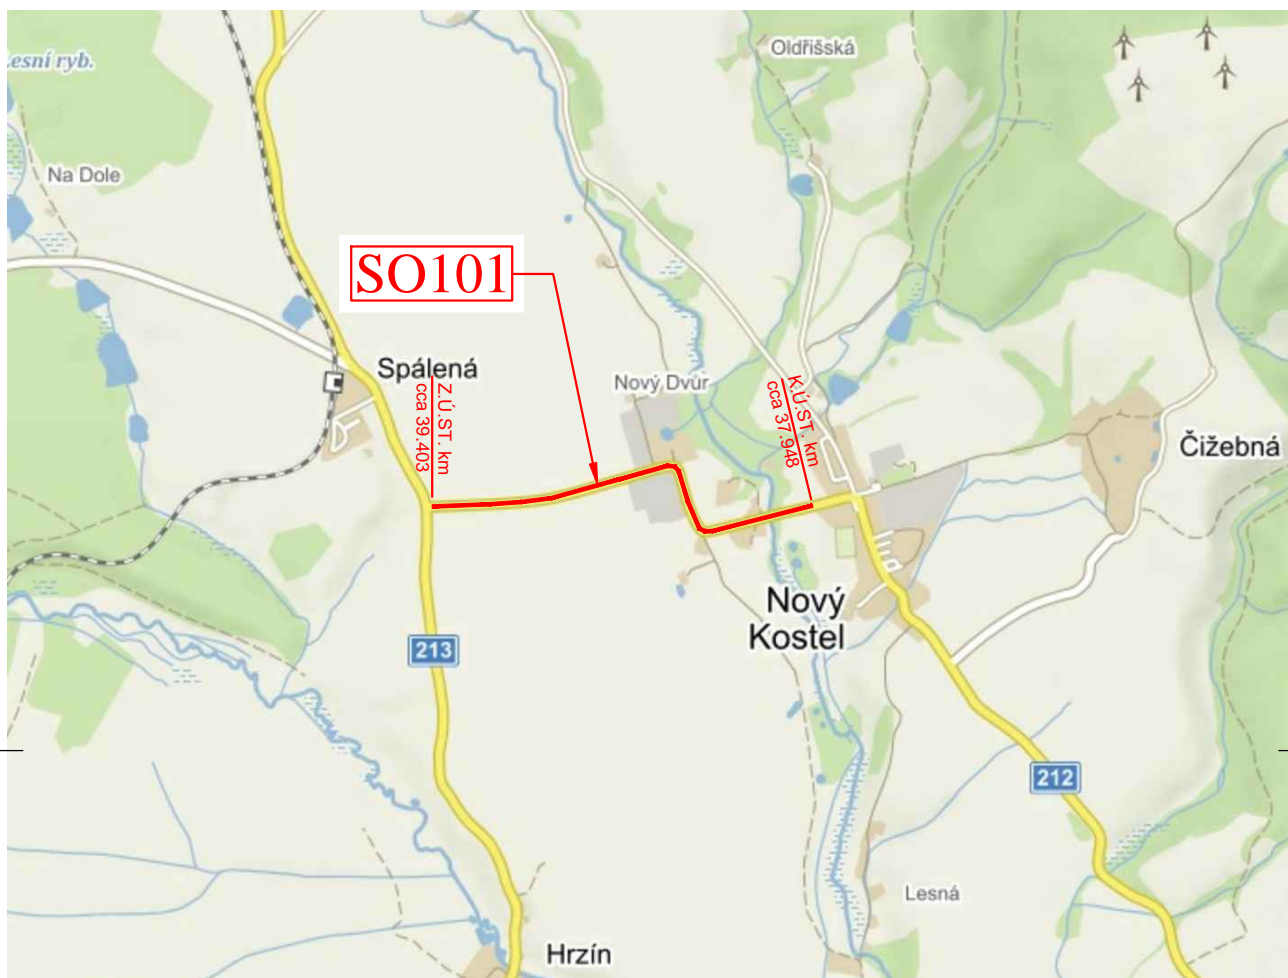

SOUŘADNICOVÝ SYSTÉM : JTSK  
VÝŠKOVÝ SYSTÉM : BpV

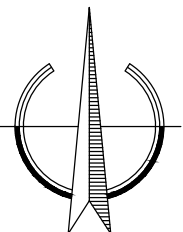

<div><div><div><div></div><div>ALGON</div><div>a.s.</div></div></div><div><div>DIVIZE GABIONOVÝCH A PROTIHLUKOVÝCH STAVEB</div><div>Joštova 1, 35002 Cheb Dopravní a inženýrské stavby</div></div></div>		
Projektant :	Zodp. projektant :	Paré č. :
Michal ŠNAIDLER	Ing. Michael NOHEJL	
Vypracoval :	Kontroloval :	
Michal ŠNAIDLER	Michal ŠNAIDLER	
Stavebník : KSÚS Karlovarského kraje, Chebská 282, Sokolov 356 04		Stupeň :  PDPS
Akce :	Oprava silnic v okrese Cheb - SFDI II/212 Nový Kostel, km cca 37,948- 39,403	
Objekt :	SO 101 - Pozemní komunikace	Datum : 07/2018
Výkres :	Přehledná situace stavby	Měřítko : 1:25000
		Příloha č. : A.2