
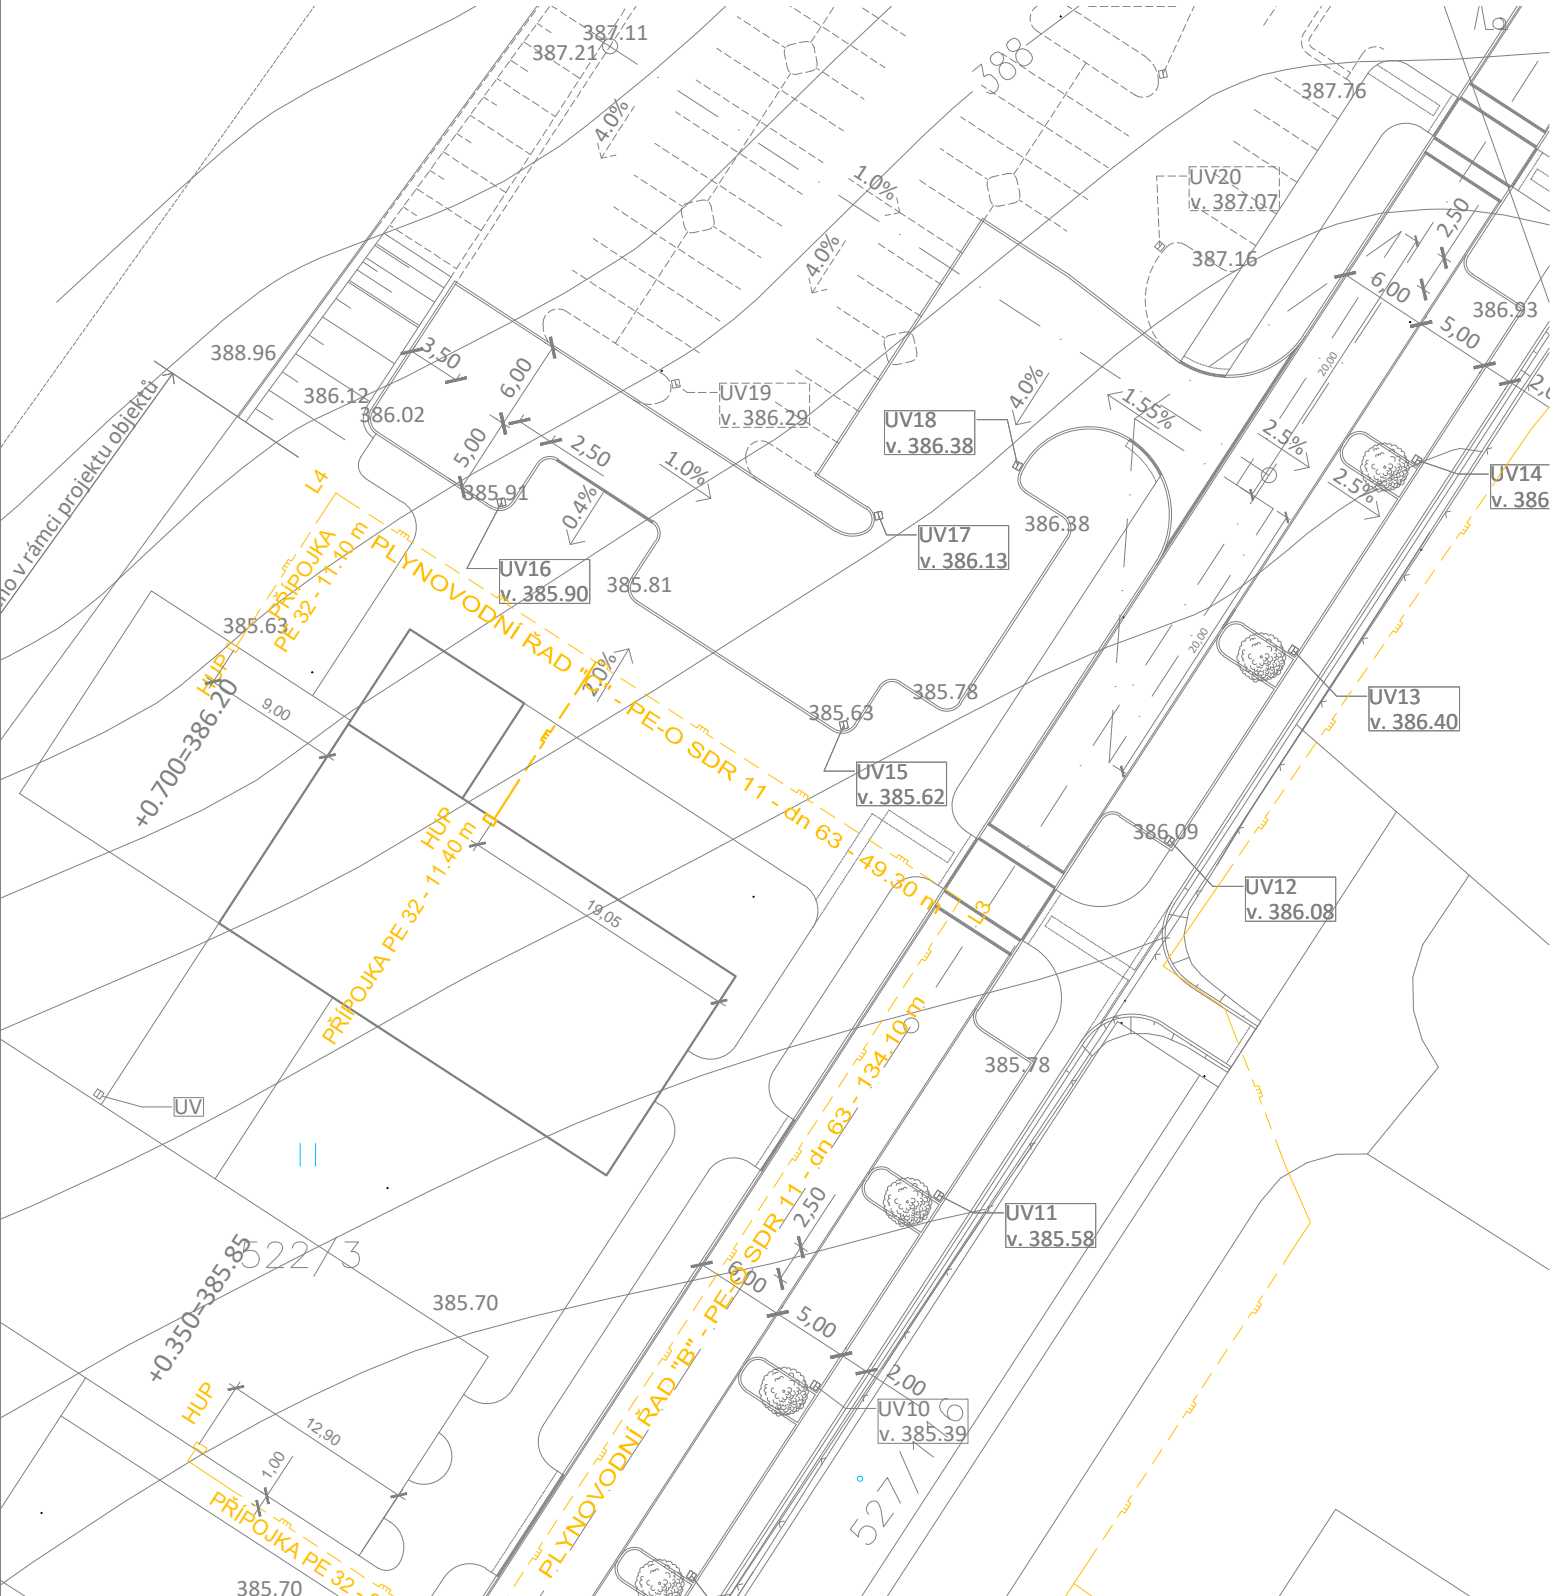


LEGENDA


STÁVAJÍCÍ INŽENÝRSKÉ SÍTĚ  
KANALIZACE SPLAŠKOVÁ  
KANALIZACE DEŠŤOVÁ  
VODOVOD  
STL PLYNOVOD

NOVÉ INŽENÝRSKÉ SÍTĚ  
STL PLYNOVOD

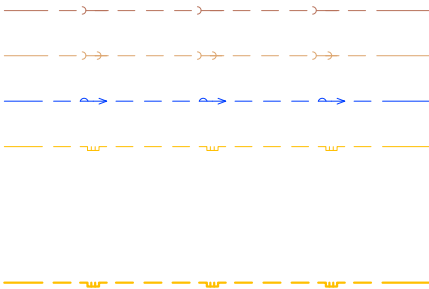

POZNÁMKY / NOTES:

REVISION	POPIS / DESCRIPTION	DATUM / DATE
R01	..	..
R02		
R03		
R04		
R05		
R06		
R07		
R08		
R09		

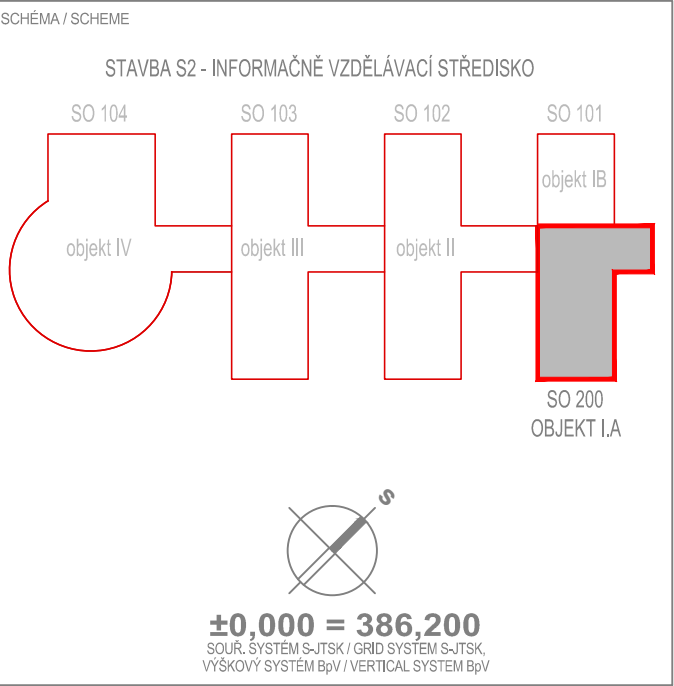

NÁZEV AKCE/BUILDING

Informačně vzdělávací středisko  
Karlovarského kraje

Karlovy Vary - areál Dvory, Závodní ulice

STAVBA/PART OF BUILDING

S2 - INFORMAČNĚ VZDĚLÁVACÍ STŘEDISKO (IVS)

INVESTOR / DEVELOPER

KARLOVARSKÝ KRAJ  
Krajský úřad - Odbor regionálního rozvoje  
Závodní 353/88, Karlovy Vary-Dvory



DODAVATEL / PROVIDER

GENERÁLNÍ PROJEKTANT / EXECUTIVE ARCHITECT	HLAVNÍ INŽENÝR PROJEKTU / CHIEF ENGINEER
 HELIKA a.s. Beranových 65, P.O. BOX 4, 199 21 Praha 9 - Letňany, Tel.: +420 281 097 222 Fax: +420 281 097 200 IČO: 60194294, DIČ: 009-60194294	Ing. Jiří Kovařík ARCHITEKT PROJEKTU / LOCAL ARCHITECT
	Ing.arch. Miroslav Míka HLAVNÍ STATIK PROJEKTU / STRUCTURAL ENGINEER
Číslo zakázky / Project ref.	01189 - 02
ZPRACOVATEL / SUBCONTRACTOR	Ing. Martin Šafařík ODPOVĚDNÝ PROJEKTANT / RESPONSIBLE DESIGNER
	VYPRACOVAL / DRAWN BY
	Pavel Chalupský KONTROLOVAL / CHECKED BY
Číslo zakázky / Project ref.	01189 - 02

STUPEŇ / DESIGN STAGE	OZNAČENÍ / CODE
DOKUMENTACE PRO PROVEDENÍ STAVBY	DPS
ČÁST / SECTION	
F2	INŽENÝRSKÉ OBJEKTY
SO, PS / BUILDING OBJECT	
250	PLYNOVOD
VLP	
FUNKČNÍ ČÁST / PART OF BUILDING	
251	PŘÍPOJKA PLYNOVODU
PPL	
PROFESNÍ DÍL / PROF. PART	KOD PROF./PROFF. CODE
DĚLENÍ / DIVISION	
ČLENĚNÍ / STRUCTURE	
NÁZEV VÝKRESU / DRAWING DESCRIPTION	
Situace	

DATUM / DATE	REVIZE / REVISION	MĚŘÍTKO / SCALE	POČET / NUMBER A4	PARÉ / COPY
07/2013	00	1 : 500	2	
ČÍSLO DOKUMENTU:				
F2	250	251	0003	00
ČÁST / SECTION	SO, PS / OBJECT	FUNKČNÍ / PART OF B.	PROF. DÍL / P. PART	DĚLENÍ / DIVISION
ČLENĚNÍ / STRUCT.	Č. VÝKRESU / DRAWING NO.	Č. REVIZE / REVIZION		
NÁZEV SOUBORU / FILE NAME:				
250_VLP_0003_situace				