






LEGENDA PŘÍSTROJŮ A ZAŘÍZENÍ


-  **CAM** Kamera stropní v DOME krytu
-  **CAM** Kamera venkovní v antivaldal krytu
-  Kabelová trasa CCTV - UTP CAT6
-  Stoupací vedení

POZNÁMKY / NOTES:

REVISION	POPIS / DESCRIPTION	DATUM / DATE
R01
R02		
R03		
R04		
R05		
R06		
R07		
R08		
R09		

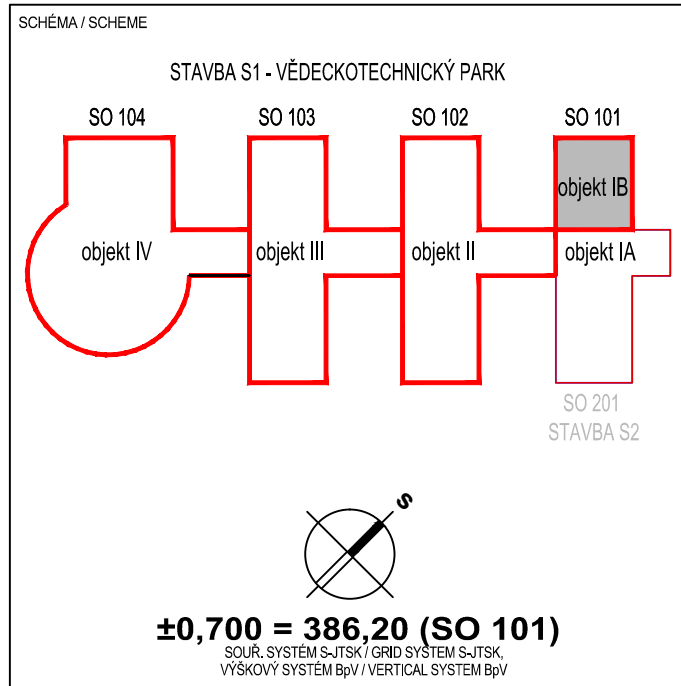

NÁZEV AKCE/BUILDING Vědeckotechnický park Karlovarského kraje	
Karlovy Vary - areál Dvory, Závodní ulice	
STAVBA/PART OF BUILDING S1 - VĚDECKOTECHNICKÝ PARK (VTP)	
INVESTOR / DEVELOPER KARLOVARSKÝ KRAJ Krajský úřad - Odbor regionálního rozvoje Závodní 353/88, Karlovy Vary-Dvory	
DODAVATEL / PROVIDER	

GENERÁLNÍ PROJEKTANT / EXECUTIVE ARCHITECT  OBERMEYER CORPORATE GROUP HELIKA a.s. Beranových 65, P.O. BOX 4, 199 21 Praha 9 - Letňany, Tel.: +420 281 097 222 Fax: +420 281 097 200 IČO: 60194294, DIČ: 009-60194294	HLAVNÍ INŽENÝR PROJEKTU / CHIEF ENGINEER Ing. Jiří Kovařík ARCHITEKT PROJEKTU / LOCAL ARCHITECT Ing.arch. Miroslav Míka HLAVNÍ STATIK PROJEKTU / STRUCTURAL ENGINEER Ing. Martin Šafařík
ZPRACOVATEL / SUBCONTRACTOR Ing. JAN PECHMAN COM-TECH Plzeňská 32 354 71 Velká Hleďsebe IČO 14741342 DIČ 6007301696	ODPOVĚDNÝ PROJEKTANT / RESPONSIBLE DESIGNER Ing. Jan PECHMAN VYPRACOVAL / DRAWN BY Ing. Jan PECHMAN KONTOLOVAL / CHECKED BY Ing. Jan PECHMAN
Číslo zakázky / Project ref. 01189-02	Číslo zakázky / Project ref. 01189-02

STUPEŇ / DESIGN STAGE DOKUMENTACE PRO PROVEDENÍ STAVBY	OZNAČENÍ / CODE DPS
ČÁST / SECTION F1 DOKUMENTACE STAVBY - stavební objekty	
SO, PS / BUILDING OBJECT 100 VĚDECKOTECHNICKÝ PARK	VTP
FUNKČNÍ ČÁST / PART OF BUILDING F1.4 TECHNIKA PROSTŘEDÍ STAVEB	TZB
PROFESNÍ DÍL / PROF. PART 100 SLABOPROUDÉ ROZVODY	KOD PROF. /PROFF. CODE TSR
DĚLENÍ / DIVISION 103 Zabezpečovací, kamerové a přístupové systémy	TBS
ČLENĚNÍ / STRUCTURE Rozvody CCTV	

NÁZEV VÝKRESU / DRAWING DESCRIPTION Půdorys 1NP objekt IB (SO 101)					
DATUM / DATE 09/2013	REVIZE / REVISION 00	MĚŘÍTKO / SCALE 1 : 100	POČET / NUMBER A4 2	PARÉ / COPY	
ČÍSLO DOKUMENTU: F1 100 F1.4 100 103 1008 00					
ČÁST / SECTION	SO, PS / OBJECT	FUNKČNÍ / PART OF B.	PROF. DÍL / P. PART	DĚLENÍ / DIVISION	ČLENĚNÍ / STRUCT.
NÁZEV SOUBORU / FILE NAME: 100_TBS_1006_1np					