


PŮDORYS VSTUPU - ELEKTRO

měřítko 1:50

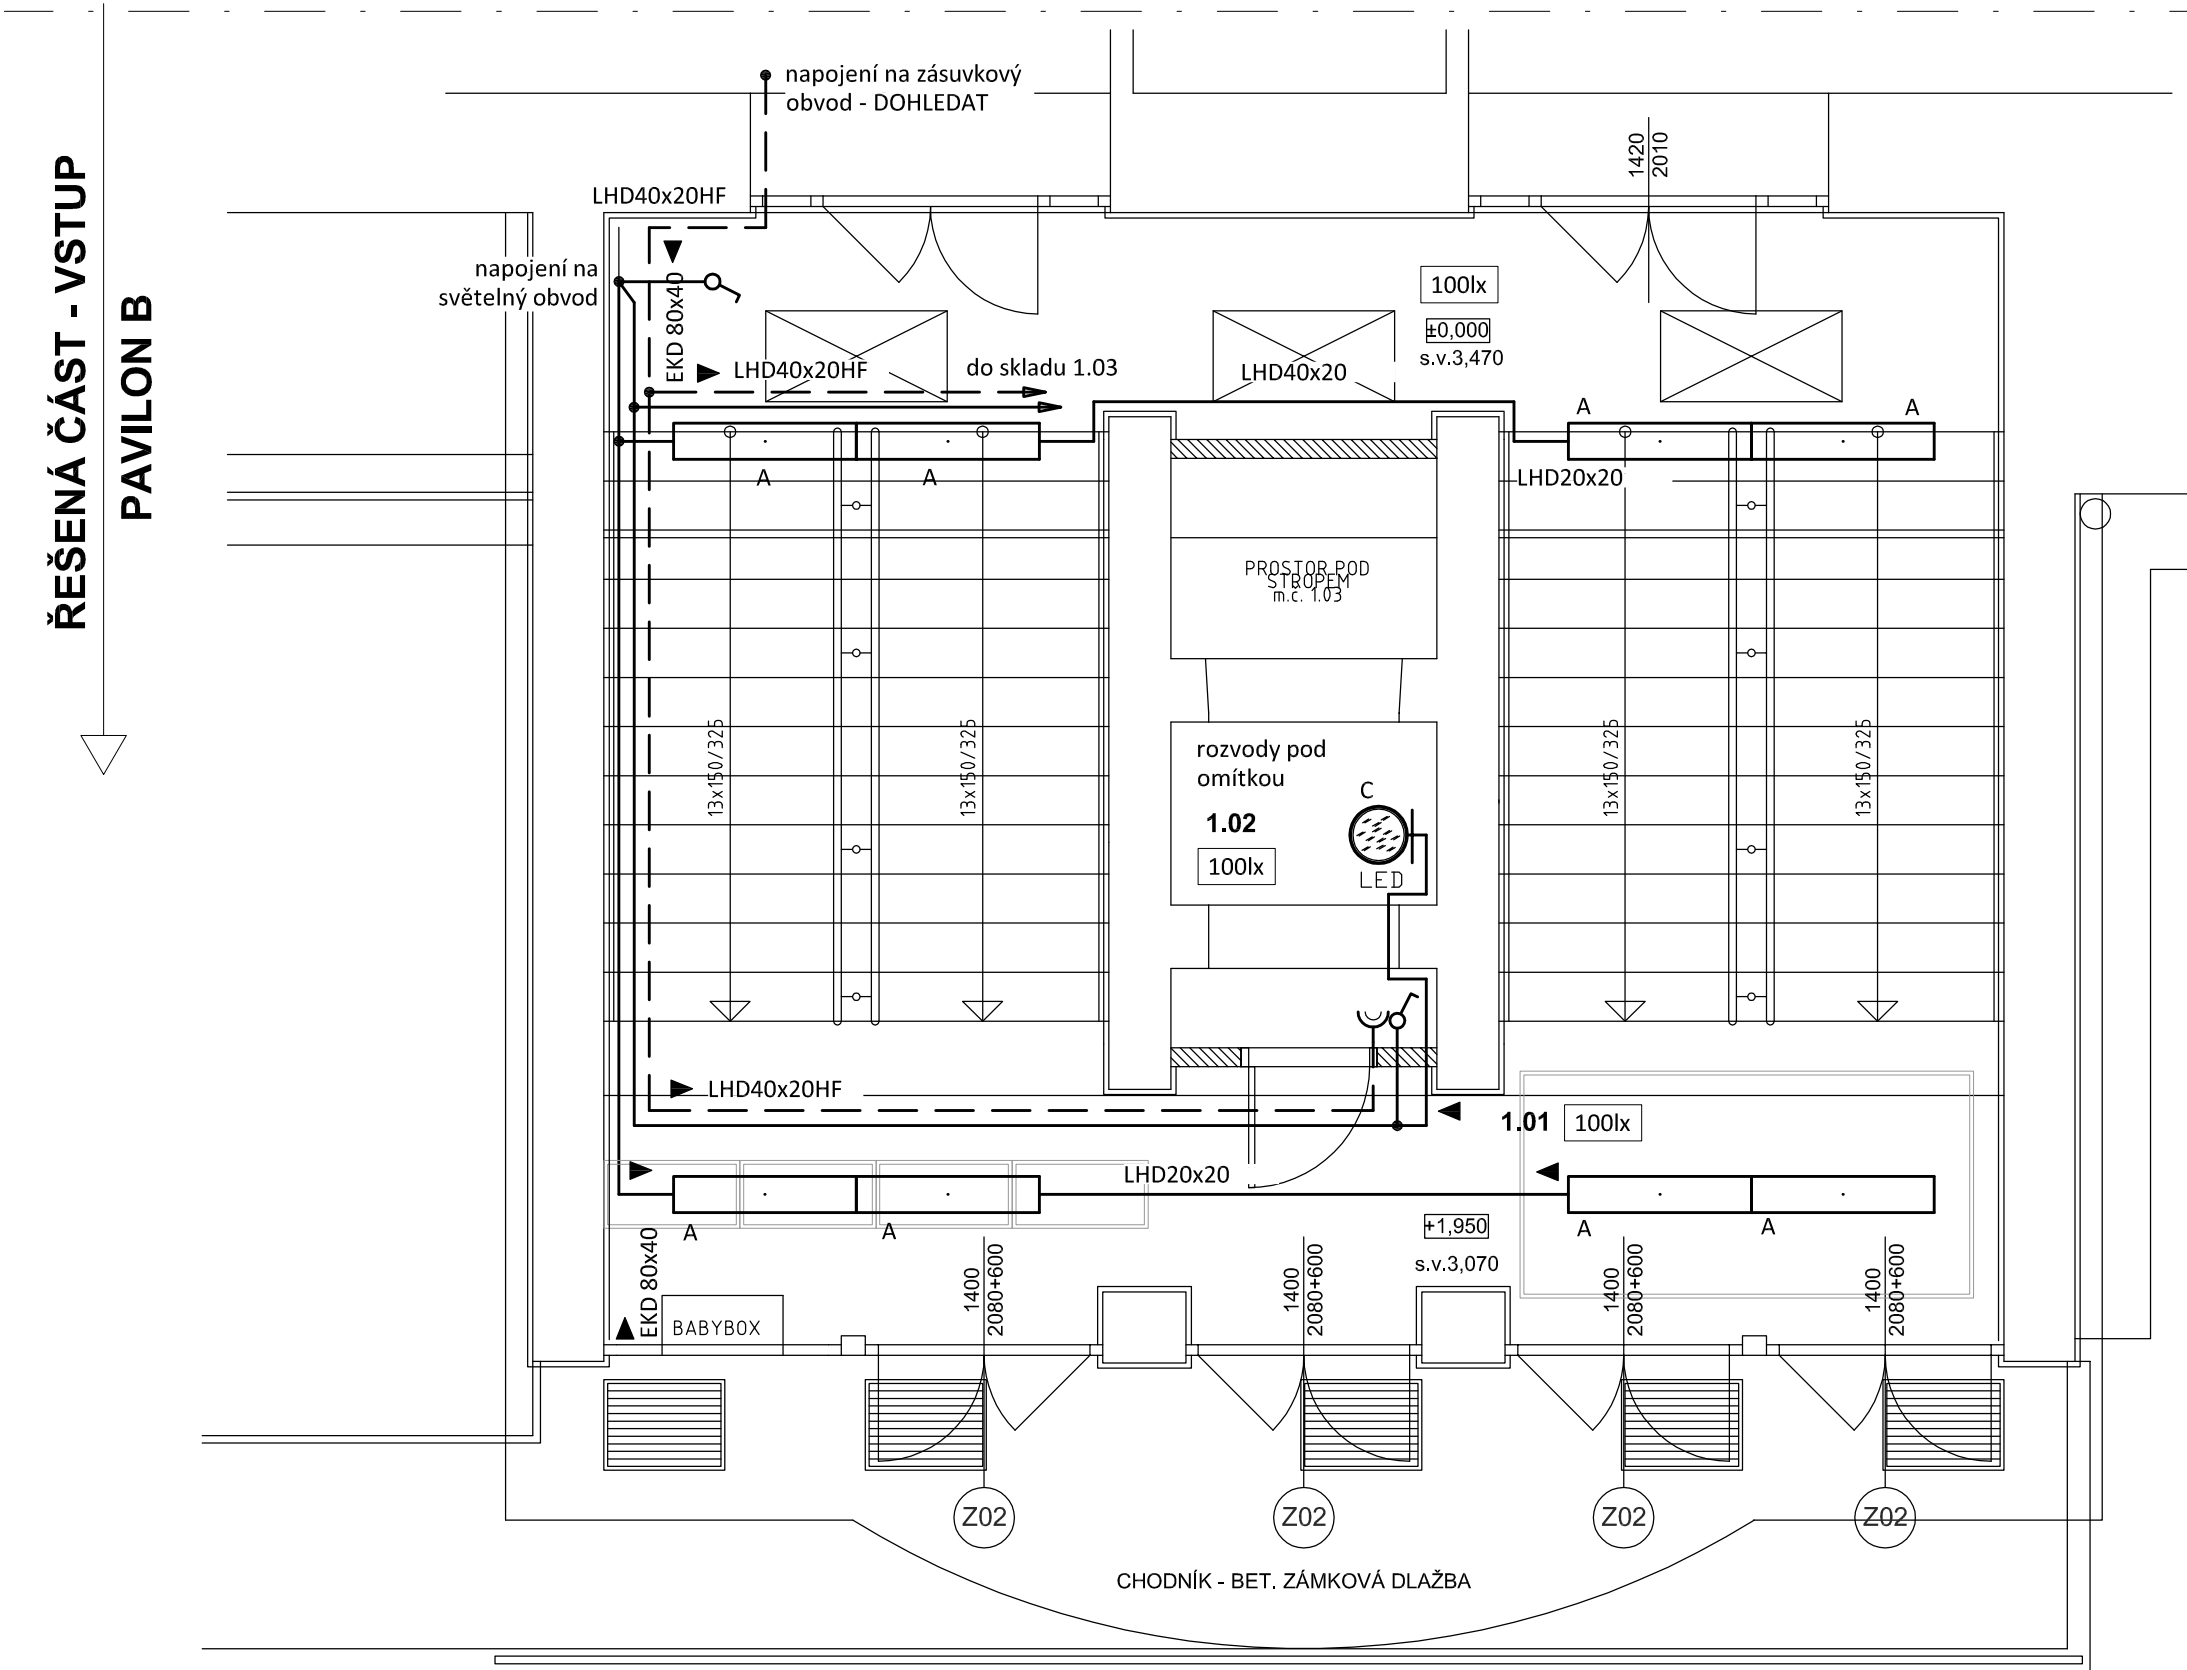


LEGENDA MÍSTNOSTÍ

Č.m.	Název místnosti	Plocha (m2)	Poznámka
1.01	Schodišťový prostor	58,19	
1.02	Sklad	3,58	
1.03	Sklad	5,00	
		66,77 m²	

Označení svítidla	Typ	Název	Světelné zdroje	Počet
A	MODUS ESO3000RMKO	Přisazené/závěsné, LED svítidlo, opálový kryt	1 x LED, 26W, 3300lm, Ra80, 4000K	8
B	MODUS SPMP_KN550V3/1050	Kruhové přisazené LED svítidlo, mikroprizmatický kryt, Ø 550mm	1 x LED, 40W, 3900lm, Ra80, 4000K	1
C	MODUS SPMP_KN370V2/700	Kruhové přisazené LED svítidlo, mikroprizmatický kryt, Ø 370mm	1 x LED, 28W, 2600lm, Ra80, 4000K	1

Půdorys skladu - úroveň ±0,000

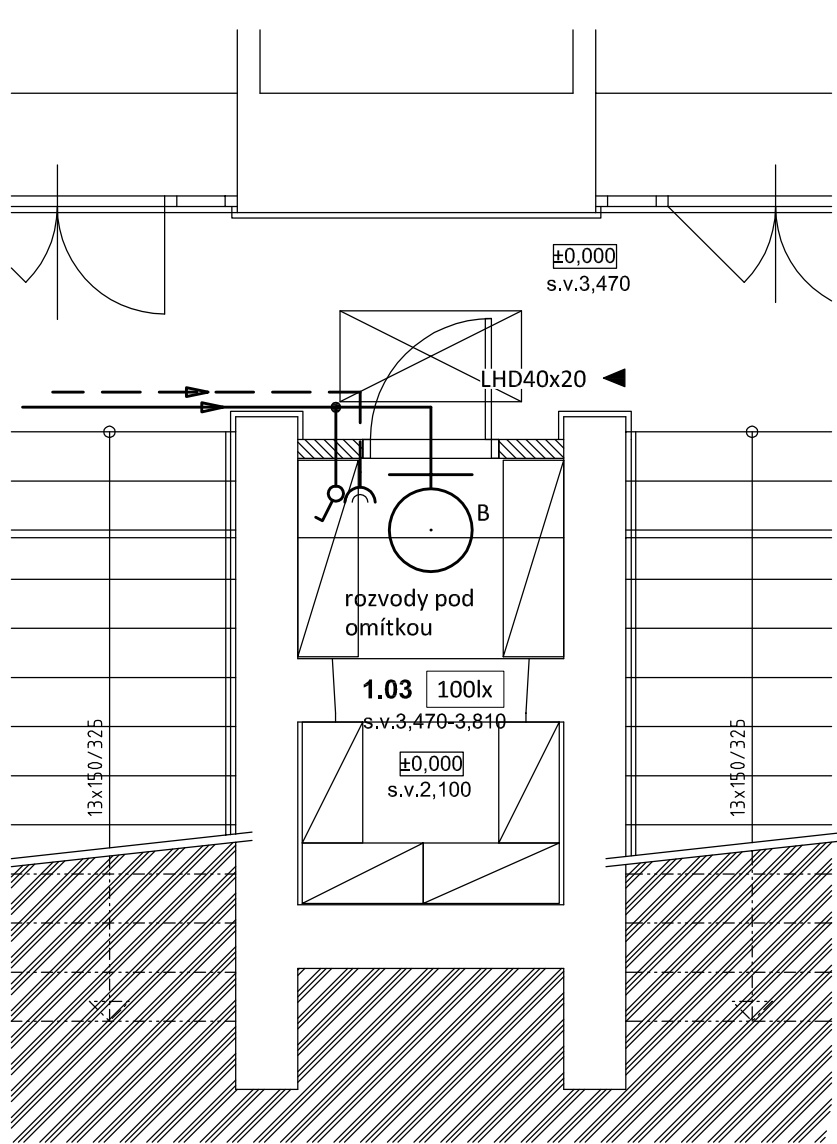

LEGENDA:

- Zásuvkový obvod (CXKH-R-J 3x2.5)
- Světelný obvod (CXKH-R-J/O 3x1.5)
- ⏏ Jednopolový spínač pod omítkou, řaz.1, 10A/250V, IP20
- ⏏ Dvojnásobná zásuvka pod omítkou, 16A/250V, IP20

POZNÁMKA:

Napěťová soustava:
3+NPE stř. 50Hz, 230/400V, TN-S

Ochrana před nebezpečným dotykem neživých částí
dle ČSN 33 20000-4-41 ed. 3:
při poruše - automatickým odpojením
doplňková ochrana - doplňujícím ochranným pospojováním
- proudovými chrániči

Zodpovědný projektant:		HIP			PROJEKTANT AKCE:	
Klmešová Miroslava		Ing. J. Handšuhová Smutná				
Kraj:	Karlovarský	SÚ:	Karlovy Vary	M. Klmešová - 3D PROJEKT		
Investor:	KKN a.s., nem. Karlovy Vary, Bezručova 19, 360 66 Karlovy Vary			Úvalská 604/2, 360 09 K. Vary IČO: 722 70 179, Tel. 731 409 028		
Akce:	Karlovarská krajská nemocnice a.s. - Pavilon B Stavební úpravy v prostoru vstupního schodiště a vnějšího parteru			Formát: 6A4		Číslo paré:
				Stupeň: DSP+DPS		
				Č. zak.: E-2206		
				Datum: 01/2022		
Objekt:	D1.4a - Zařízení silnoproudé elektrotechniky a EPS			Měřítko: 1:50		
Název:	PŮDORYS VSTUPU - ELEKTRO			Číslo výkresu:		
D1.4a / 03						